

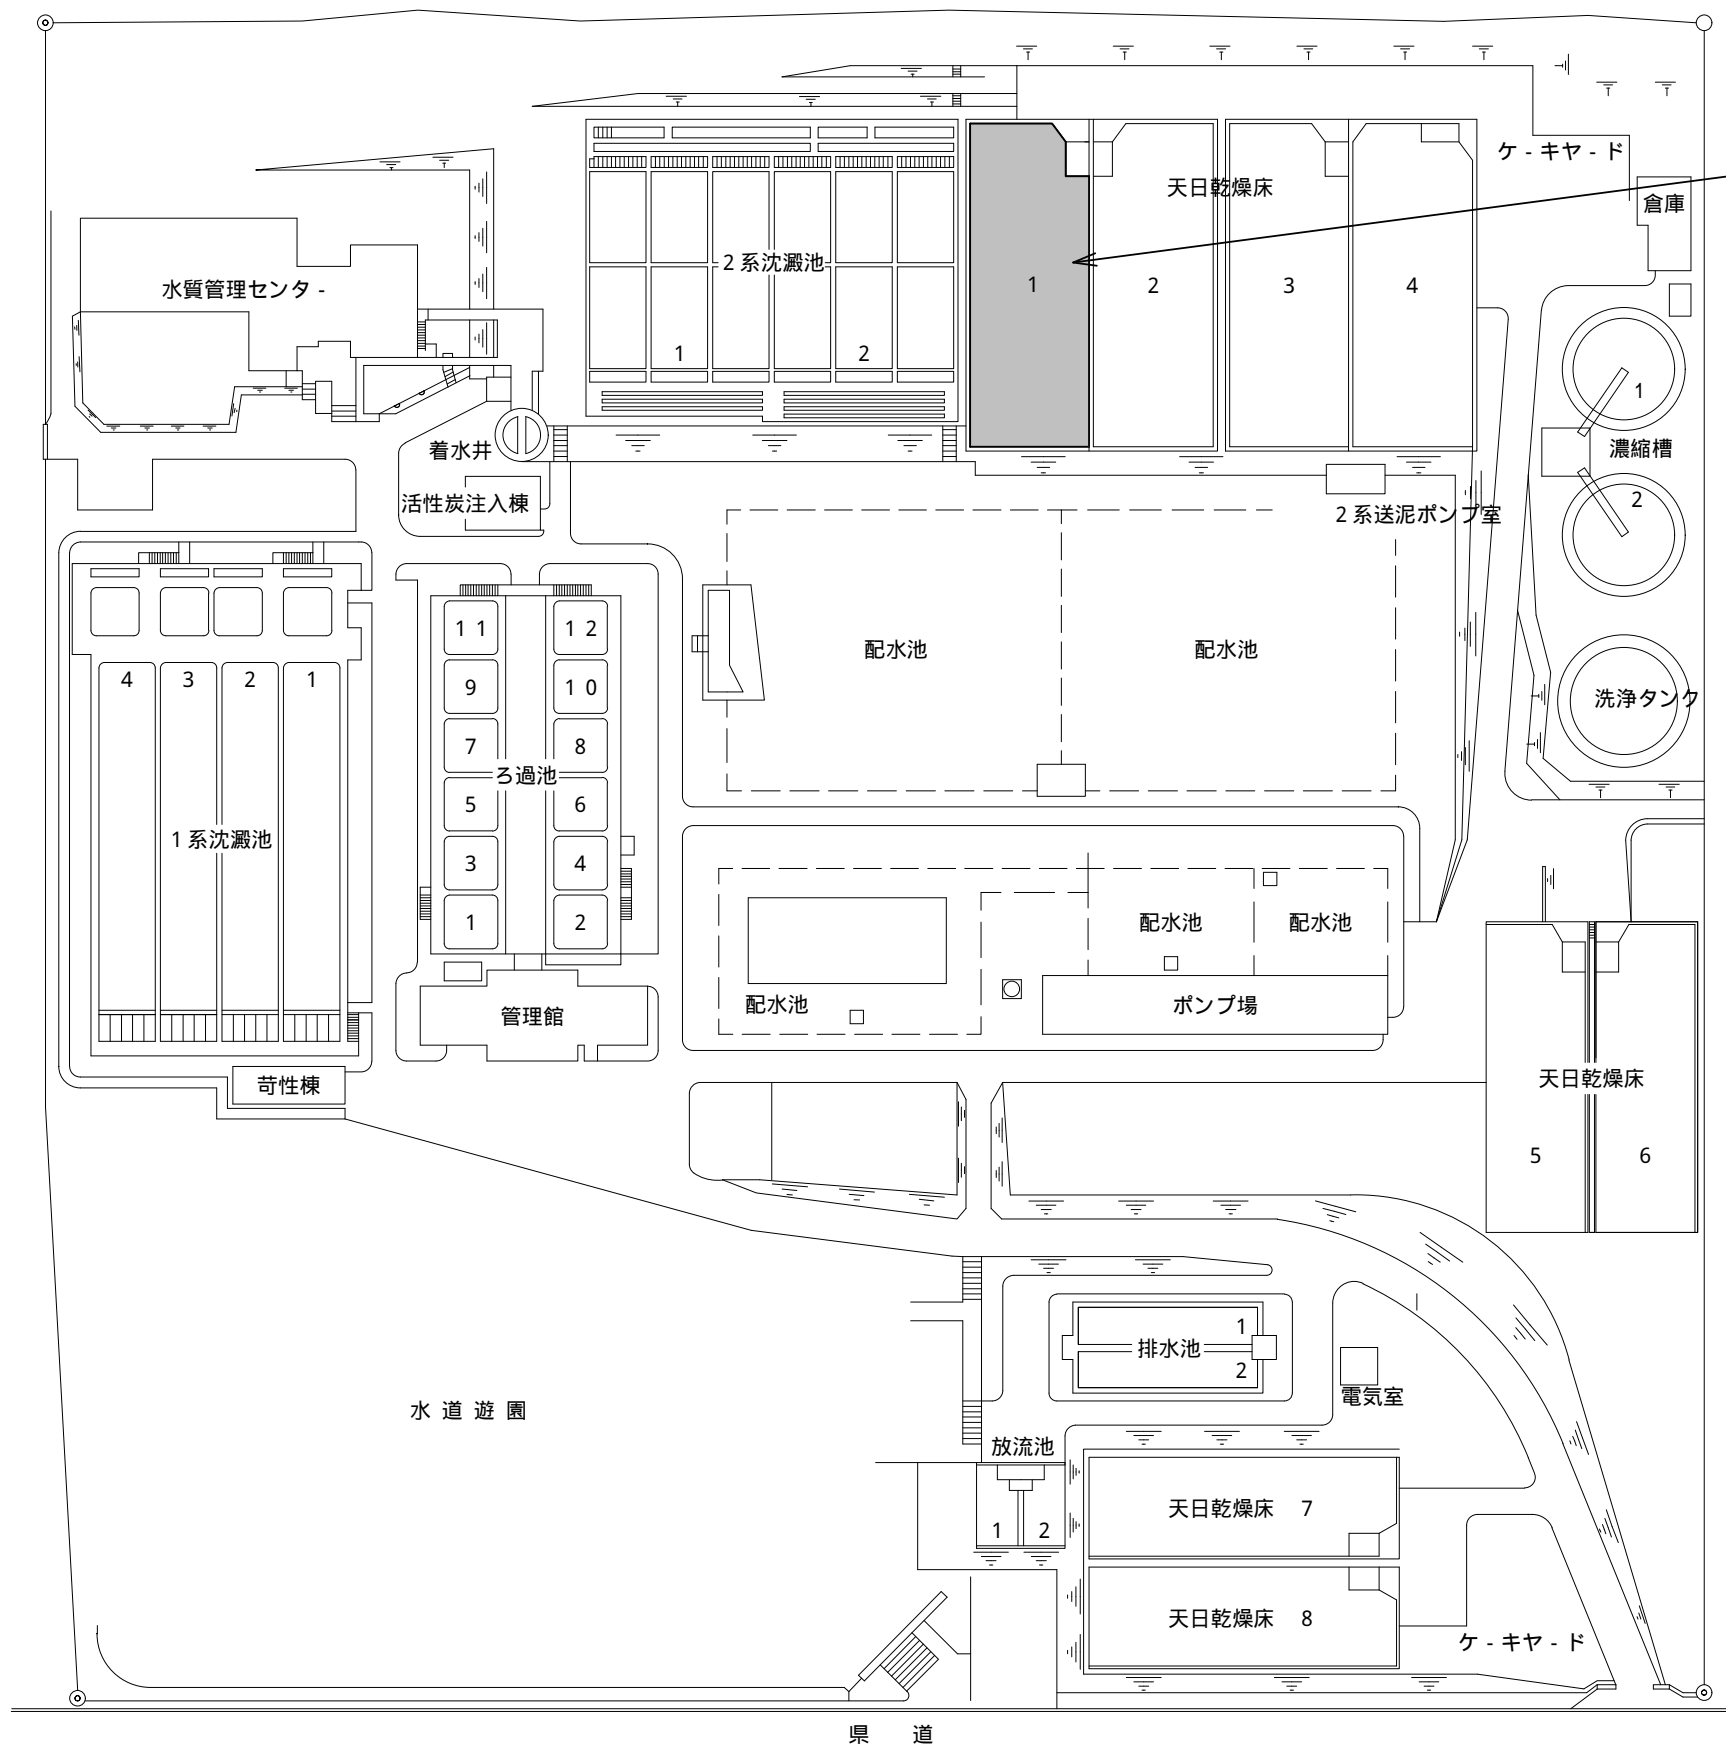


青山浄水場一般平面図 S=1/1000

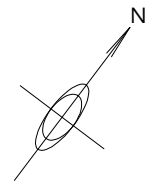

施工場所

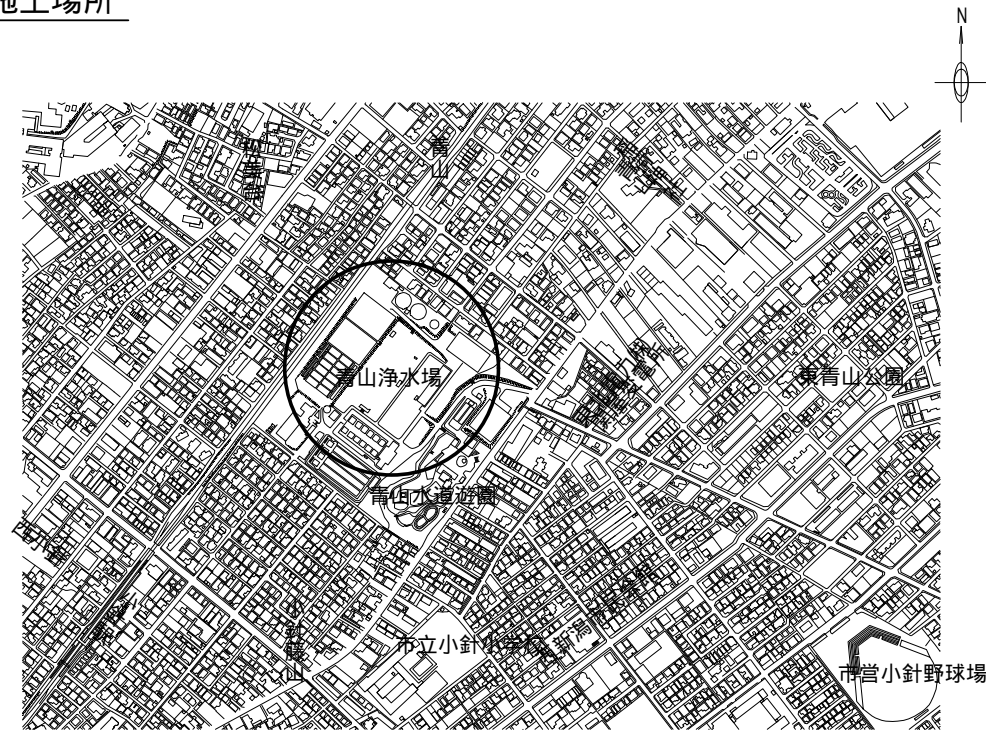


附近見取図・案内図 S=NON

施設名：新潟市水道局 青山浄水場
所在地：新潟市西区青山水道1番1号


工事場所	新潟市西区青山浄水場 構内	平成 24 年度 浄青営24第1号			
工事名	仮置収納庫設置工事				
図名	青山浄水場一般平面図 附近見取図・案内図				
縮尺	1/1000	1/NON			
図面番号	第 1 号 (全 5 葉)				
年月日	平成 24 年 3 月				
新潟市水道局 技術部浄水課	課長	補佐	室長	主幹	設計

収納庫平面図，断面図 S=1/200



A-A'断面図

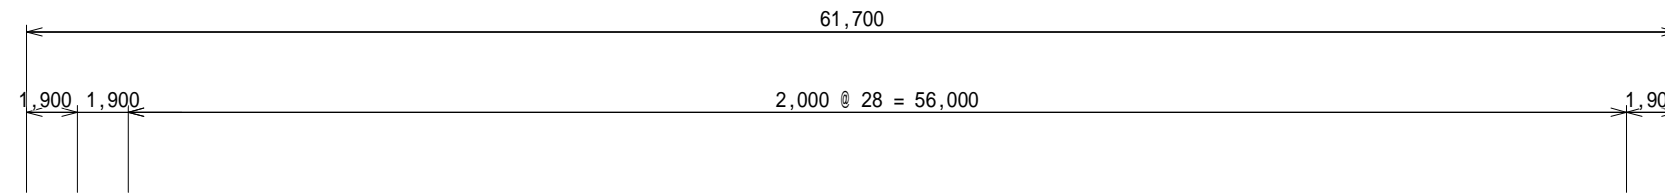

C-C'断面図

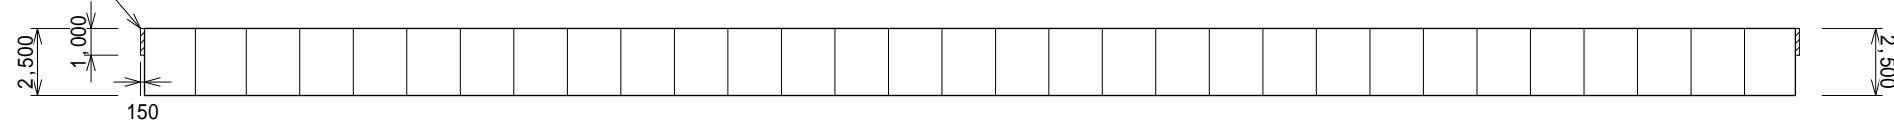


D-D'断面図

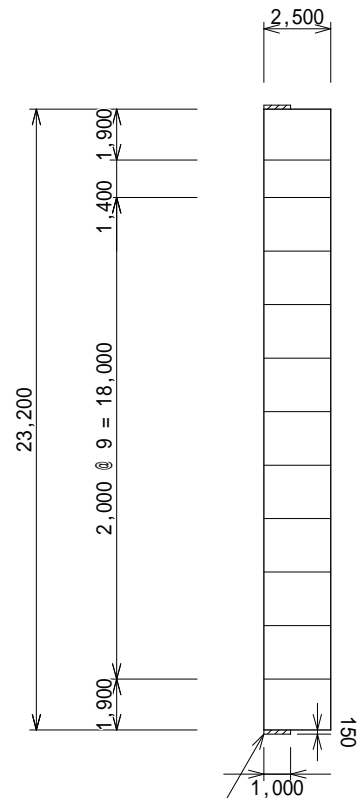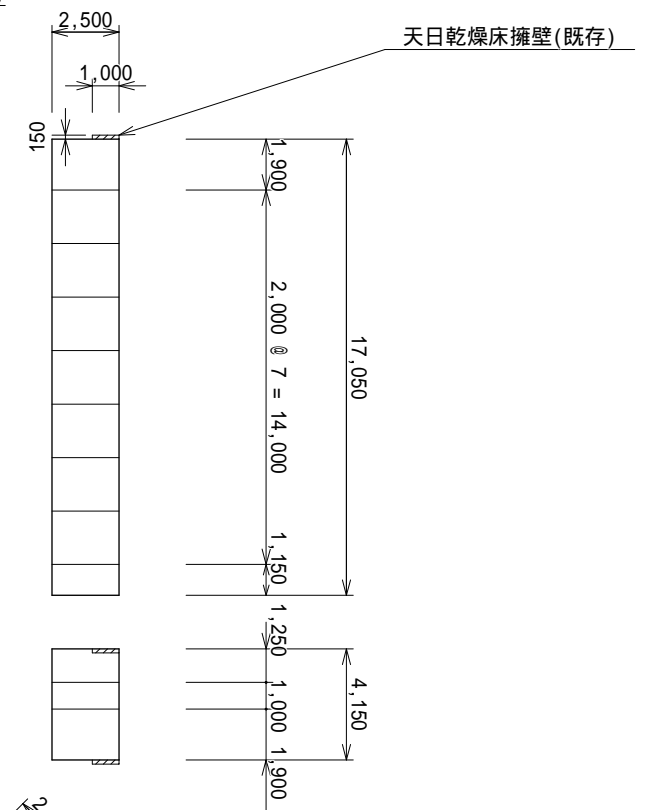


砂敷き

B-B'断面図

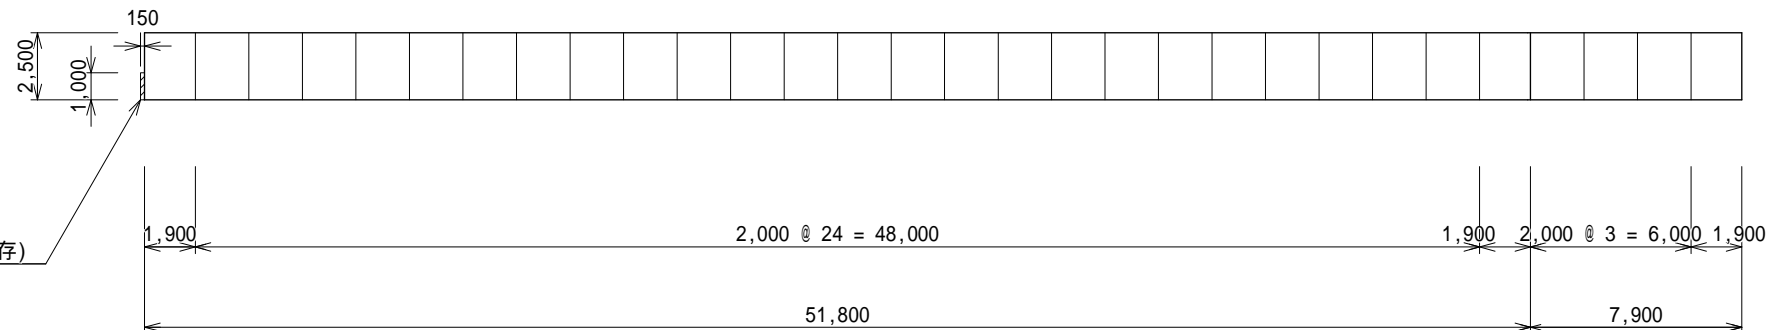


E-E'断面図

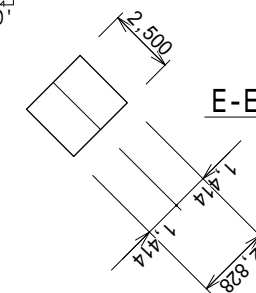


工事場所	新潟市西区青山浄水場 構内	平成24年度 浄青営24第1号
工事名	仮置収納庫設置工事	
図名	収納庫平面図，断面図	
縮尺	1/200	
図面番号	第2号(全5葉)	
年月日	平成24年3月	
新潟市水道局 技術部浄水課	課長	補佐
	室長	主幹
	設計	

L型擁壁平面図 S=1/NON


標準

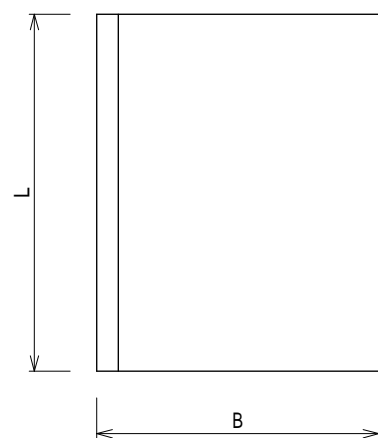


L型擁壁標準断面図 S=1/NON

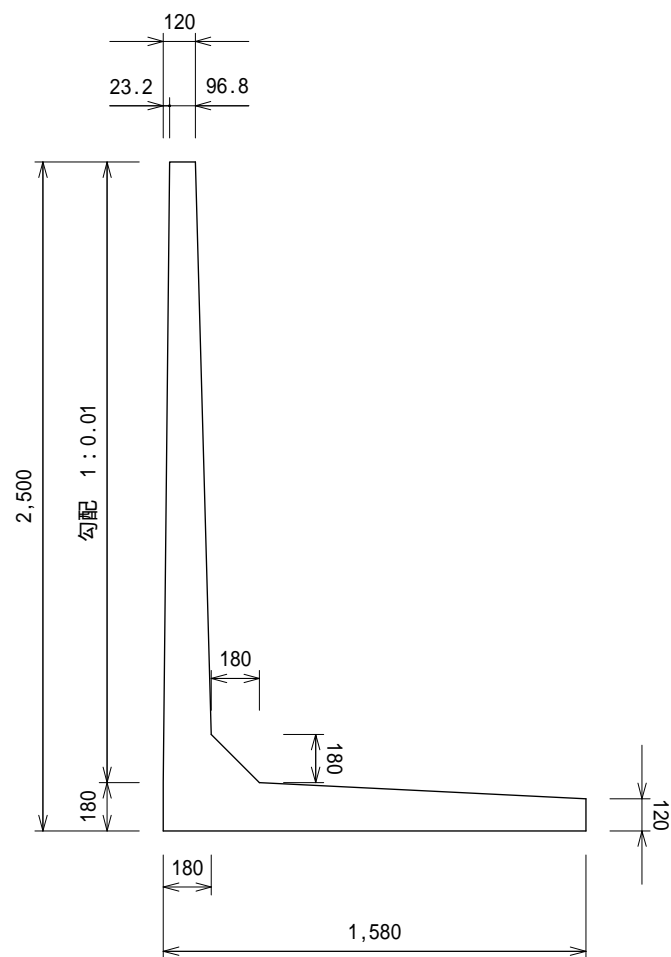


柵板形状図 S=1/NON

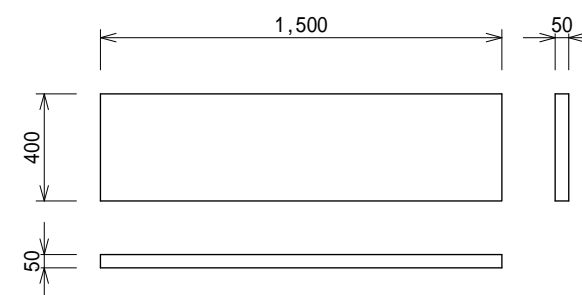

底板斜切

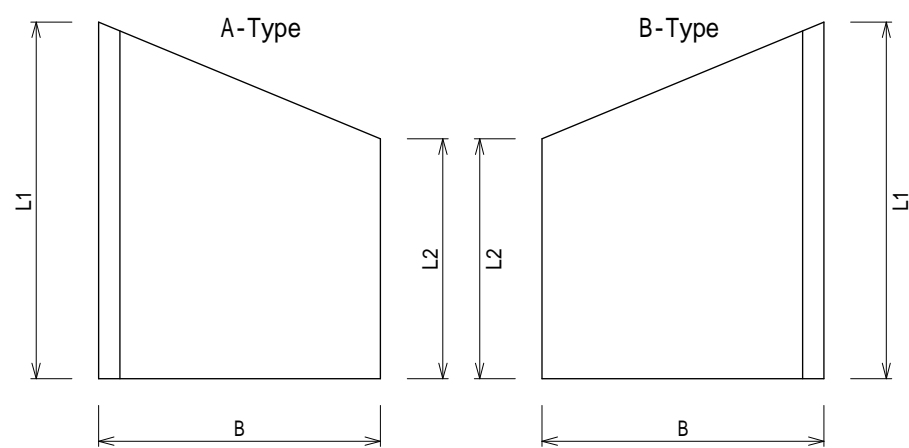

コーナー

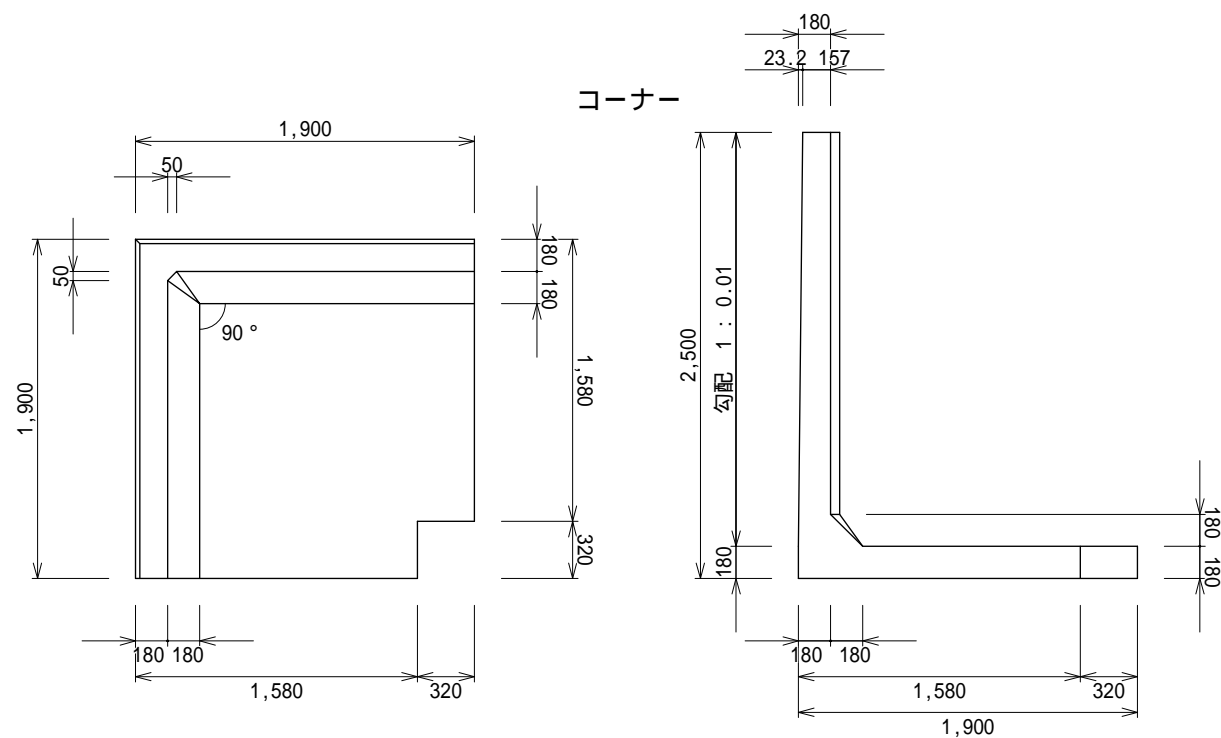


規格 (mm)		厚さ (mm)		本数	参考質量 (kg)	摘要
H	B	H	B			
1,500	400	50	50	2,366	69	


規格 (mm)		長さ (mm)		番号	本数	参考質量 (kg)	摘要
H	B	L(L1/L2)					
2,500	1,580	2,000		3-30, 32-38, 43-45, 49-72, 74-82	71	2,761	標準
2,500	1,580	1,900		2	1	2,623	短切り
2,500	1,580	1,400		83	1	1,933	短切り
2,500	1,580	1,250		46	1	1,726	短切り
2,500	1,580	1,000		47	1	1,381	短切り
2,500	1,580	1,414/865		41	1	1,574	底板斜切 A-Type
2,500	1,580	1,150/645		39	1	1,239	底板斜切 A-Type
2,500	1,580	1,900/1,245		42	1	2,172	底板斜切 B-Type
2,500	1,580	1,414/653		40	1	1,427	底板斜切 B-Type
2,500	1,580	1,900		1, 31, 48, 73	4	5,277	コーナー
					計	83	

工事場所	新潟市西区青山浄水場 構内	平成24年度 浄青管24第1号
工事名	仮置収納庫設置工事	
図名	L型擁壁平面図, L型擁壁標準断面図 柵板形状図	
縮尺	1/NON	
図面番号	第3号 (全5葉)	
年月日	平成24年3月	
新潟市水道局 技術部浄水課	課長	補佐
	室長	主幹
	設計	


仮置収納庫 汚泥収納設置図 S=1:NON

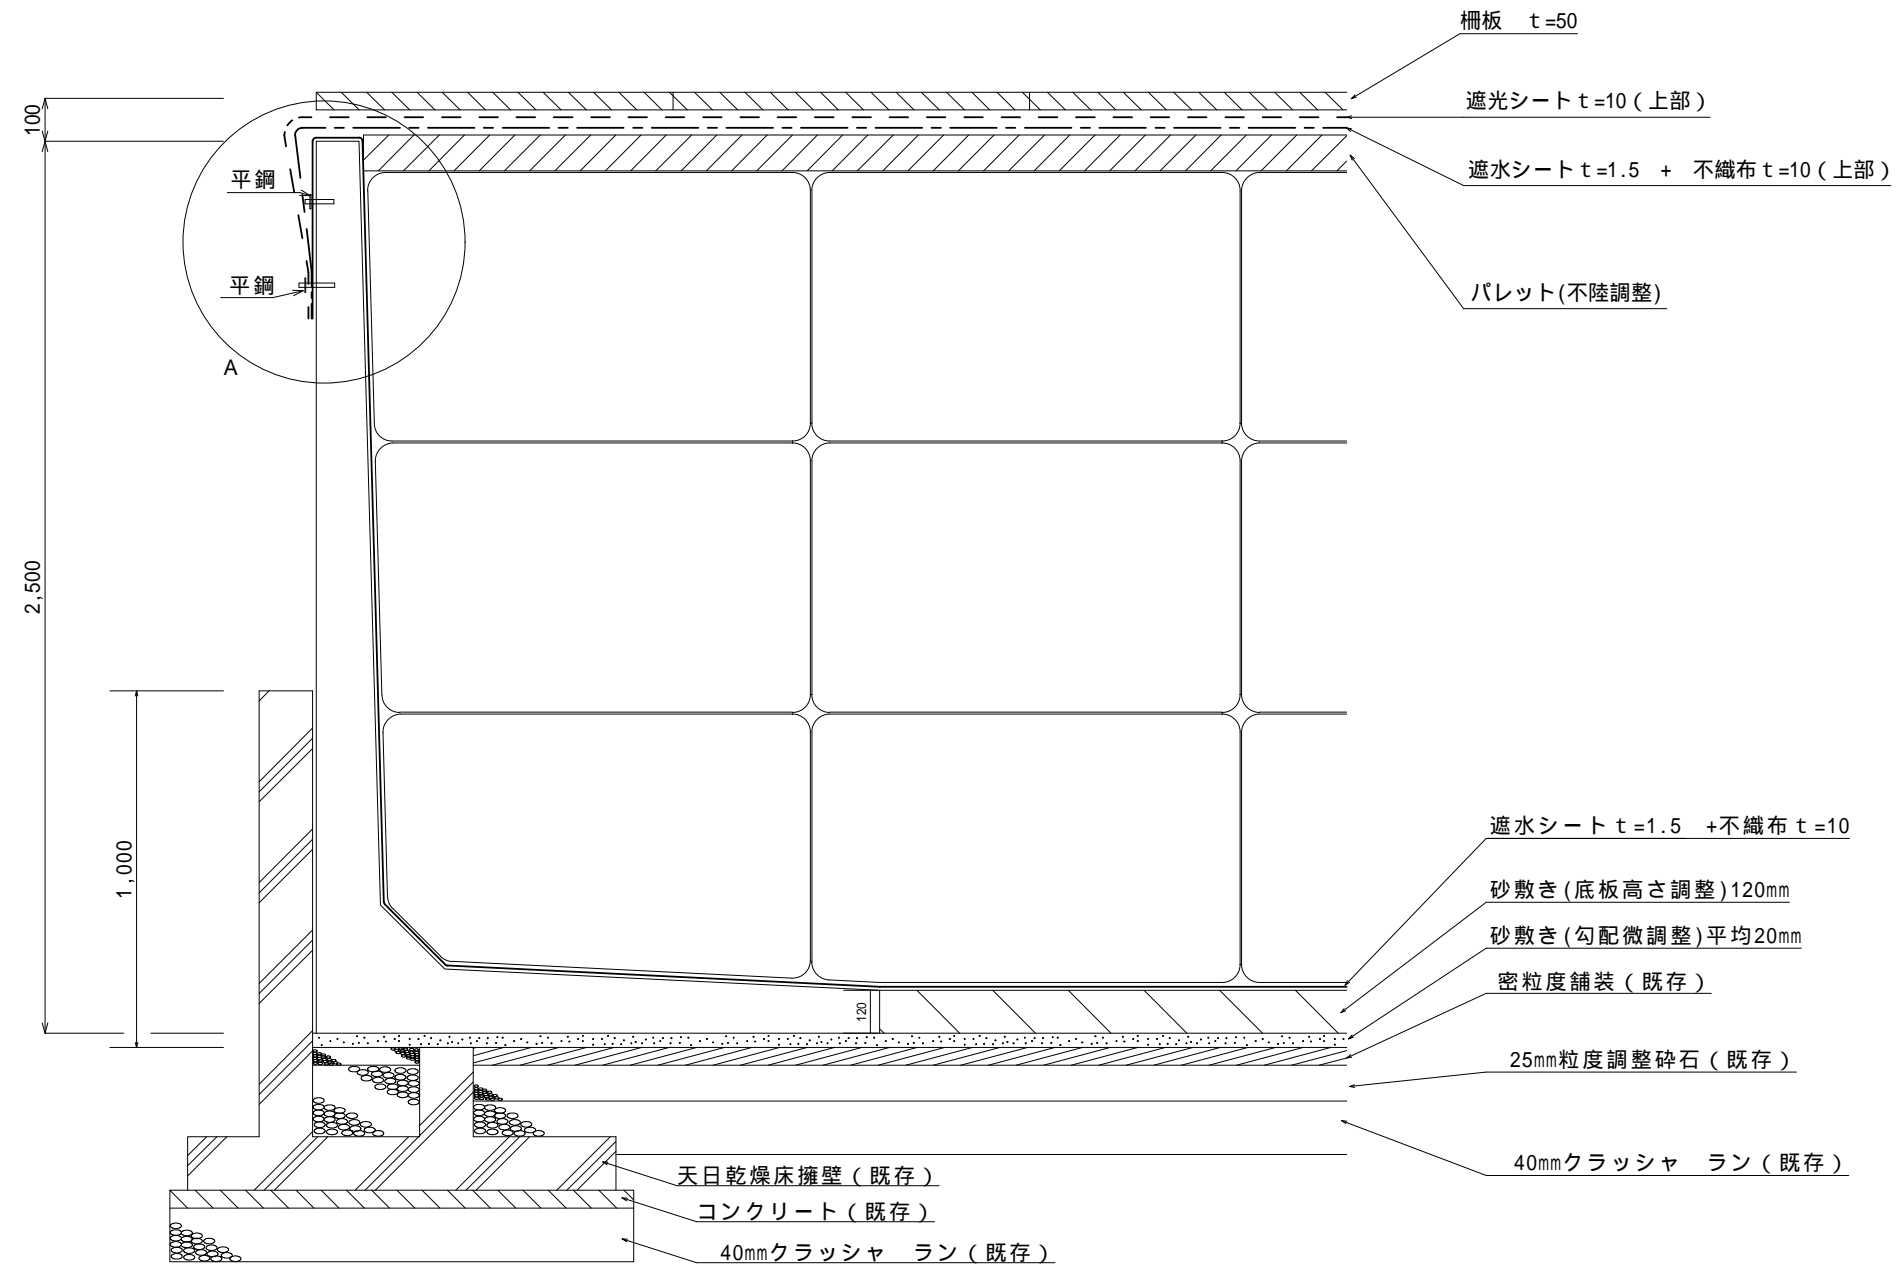

A部 シート設置詳細断面図 S=1:NON

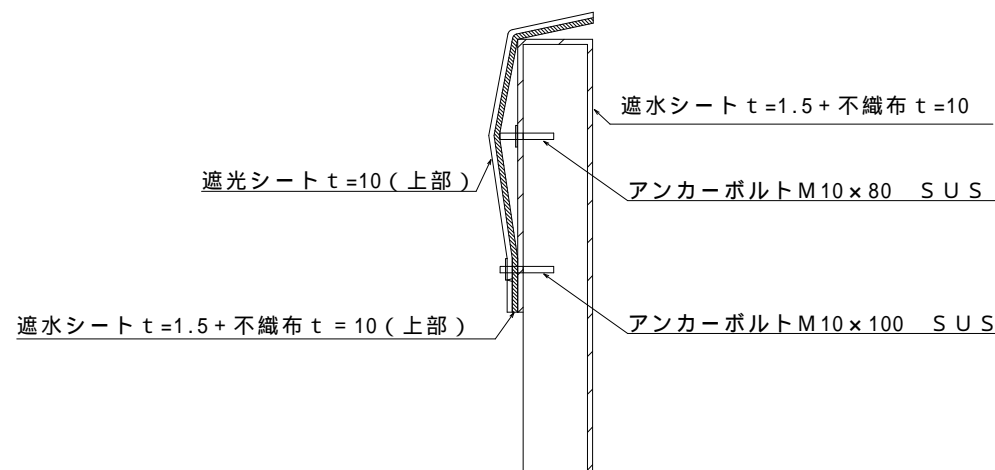


A部 シート設置詳細立面図 S=1:NON

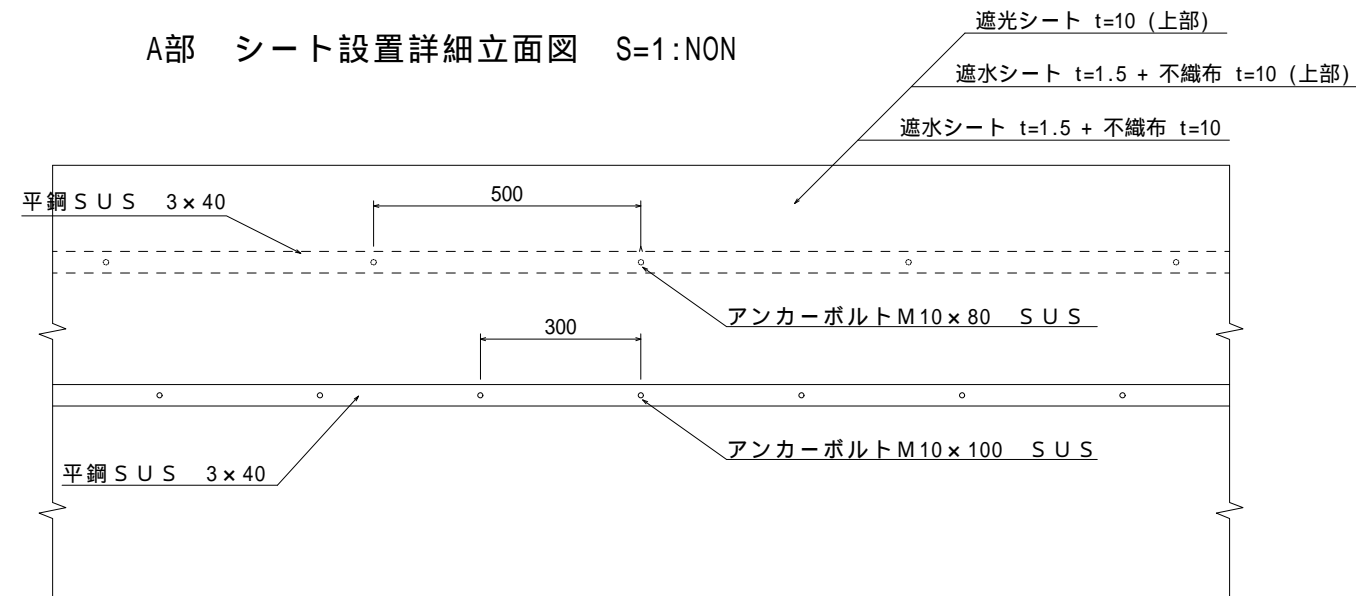

工事場所	新潟市西区青山浄水場 構内	平成24年度 浄青営24第1号			
工事名	仮置収納庫設置工事				
図名	仮置収納庫 汚泥収納設置図 シート設置詳細断面図, シート設置詳細立面図				
縮尺	1/NON				
図面番号	第4号 (全5葉)				
年月日	平成24年3月				
新潟市水道局 技術部浄水課	課長	補佐	室長	主幹	設計

700

600

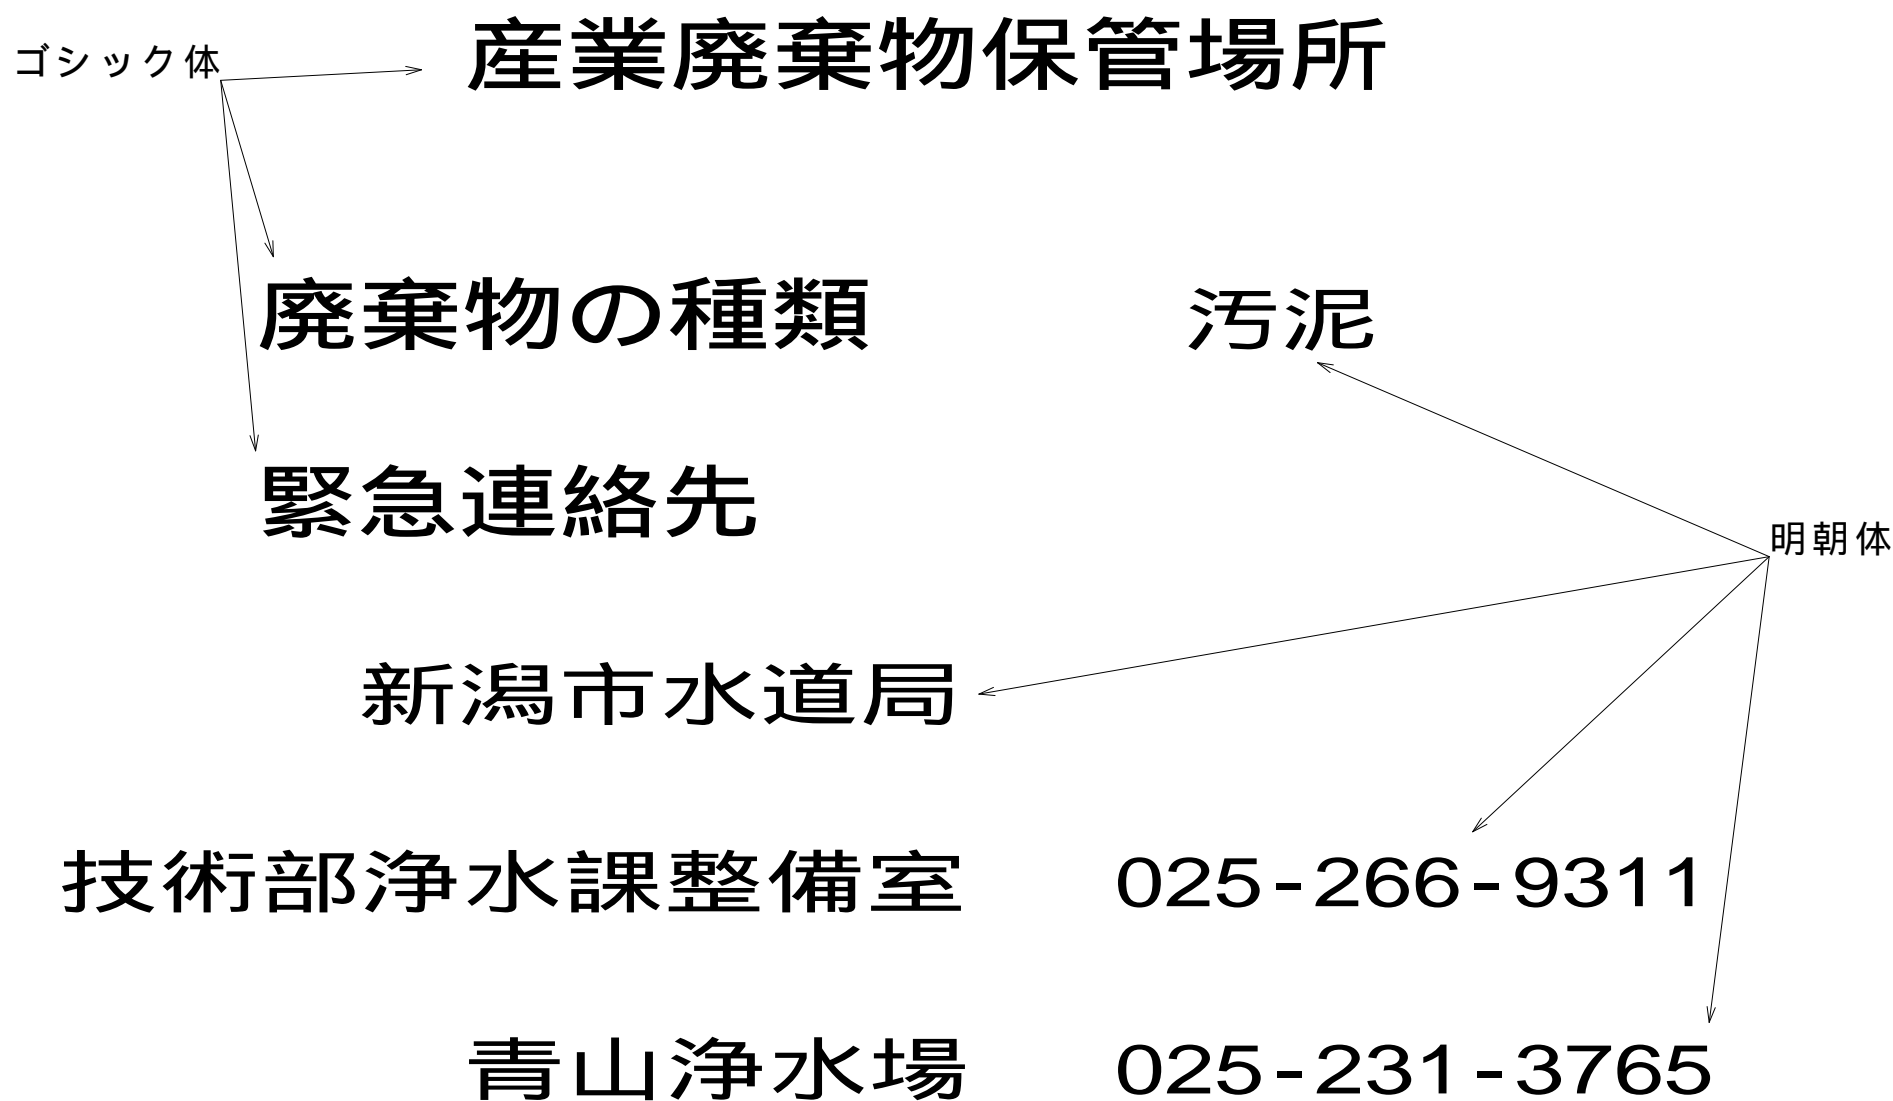

t = 1mm
 プラスチック製
 紫外線対策，劣化に強いこと
 設置位置については現場合わせとする

工事場所	新潟市西区青山浄水場 構内	平成24年度 浄青営24第1号			
工事名	仮置収納庫設置工事				
図名	収納庫表示板				
縮尺	1/NON				
図面番号	第5号(全5葉)				
年月日	平成24年3月				
新潟市水道局 技術部浄水課	課長	補佐	室長	主幹	設計