






平面図 S=1/50

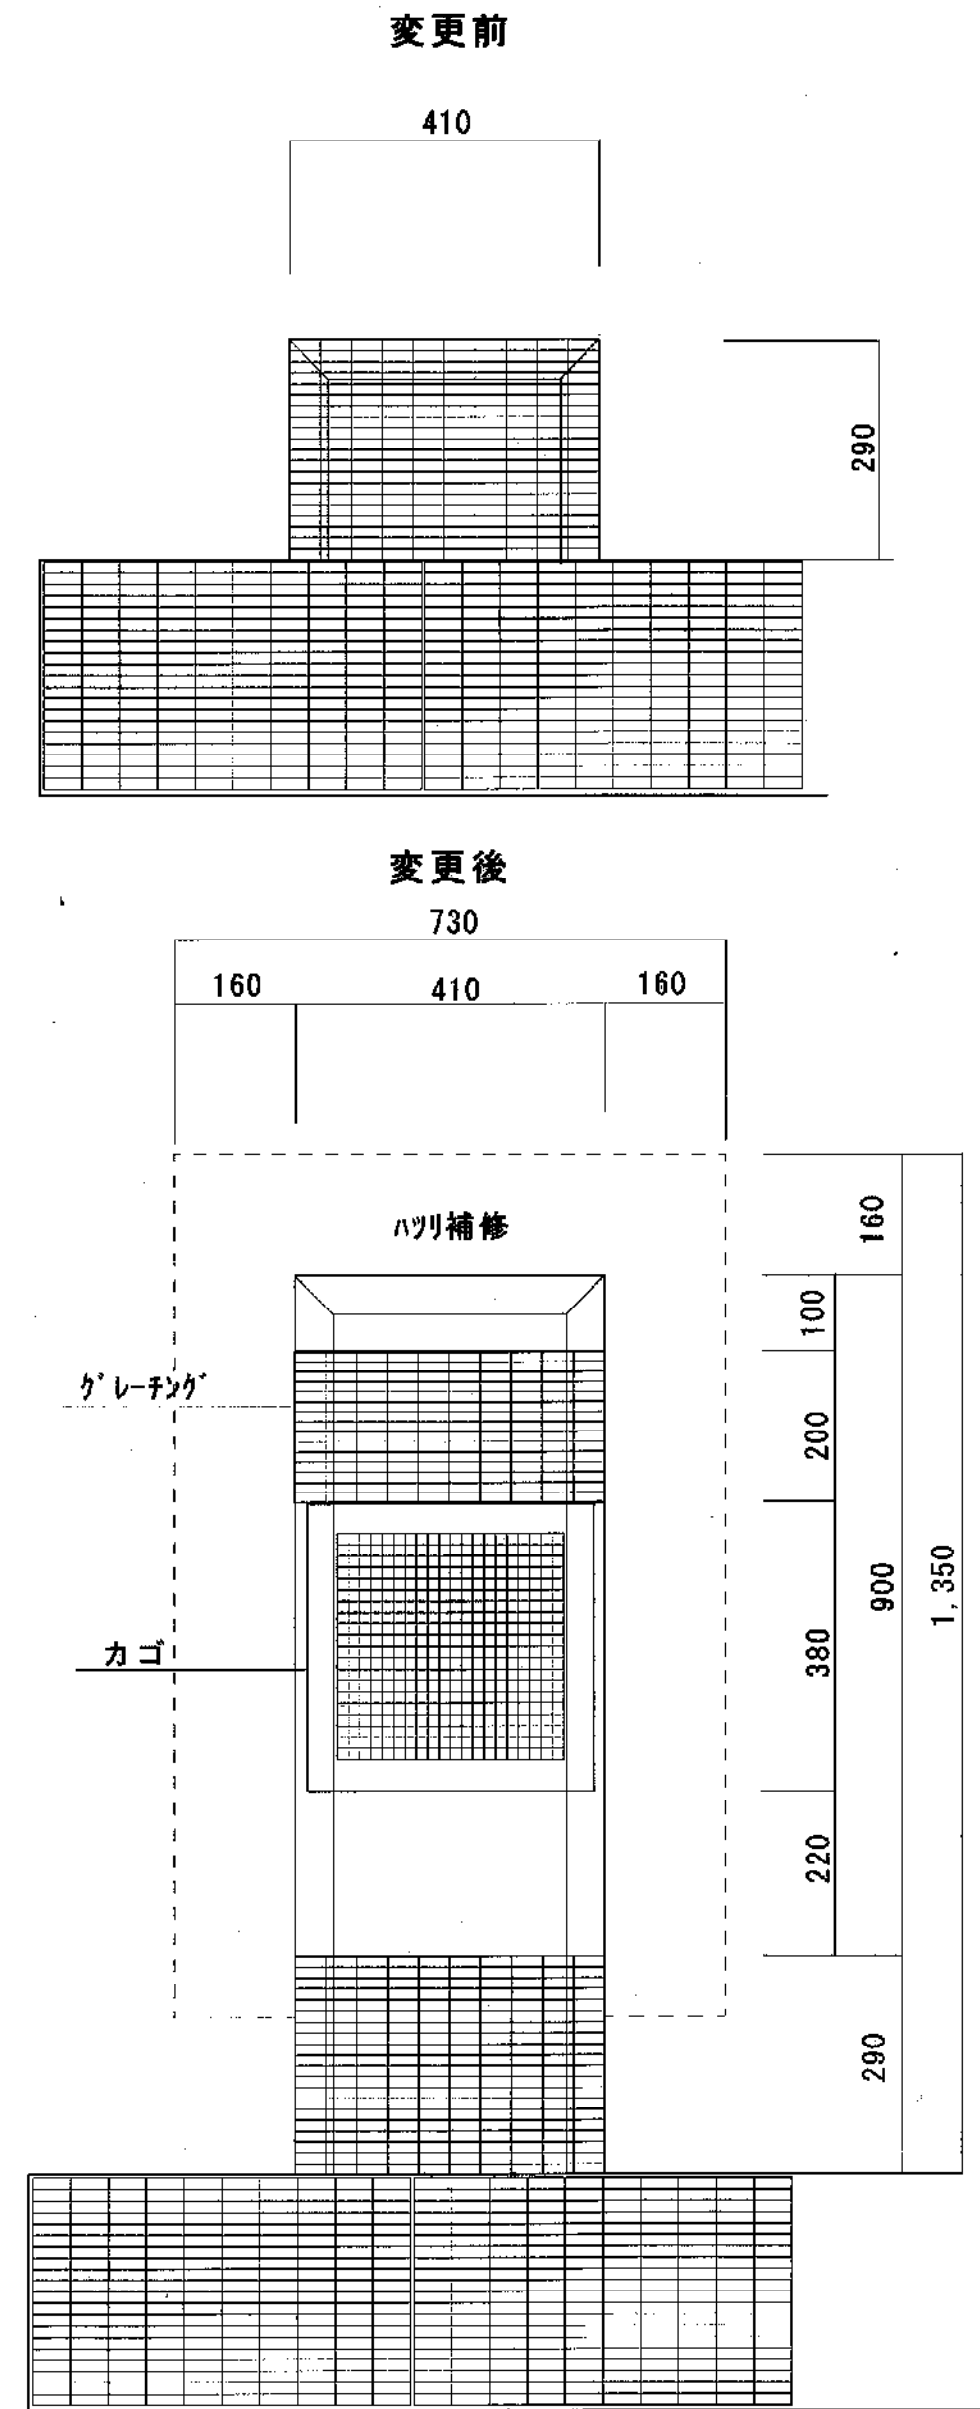

平面図 S=1/10

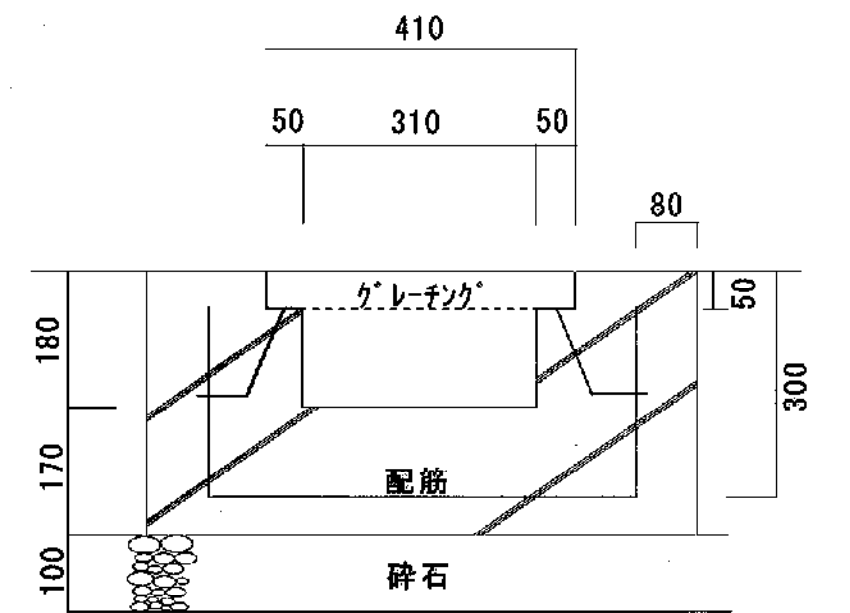

断面図 S=1/10

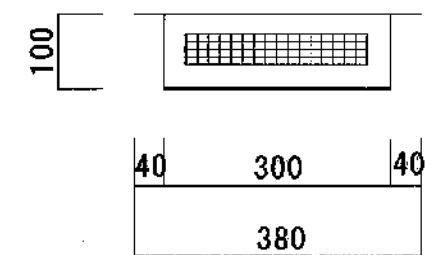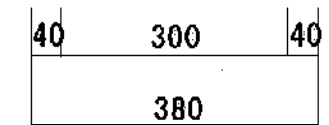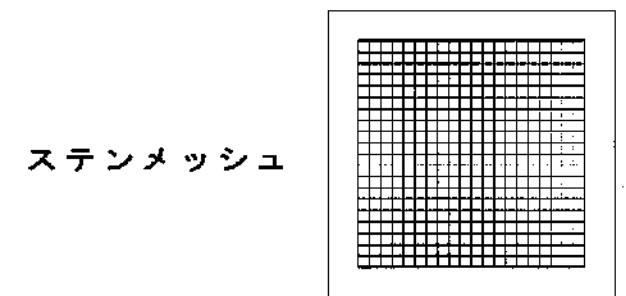

カゴ詳細図 S=1/10

工事名	笹山小学校給食室 排水口修繕	図名	平面図	立図	断面図	図面No.
図名		縮尺	1/10	1/50	1/10	
施工業者	TGS 豊栄ガス水道株式会社					

更正記録

承認
年月日