




平面図 Scale 1: 100

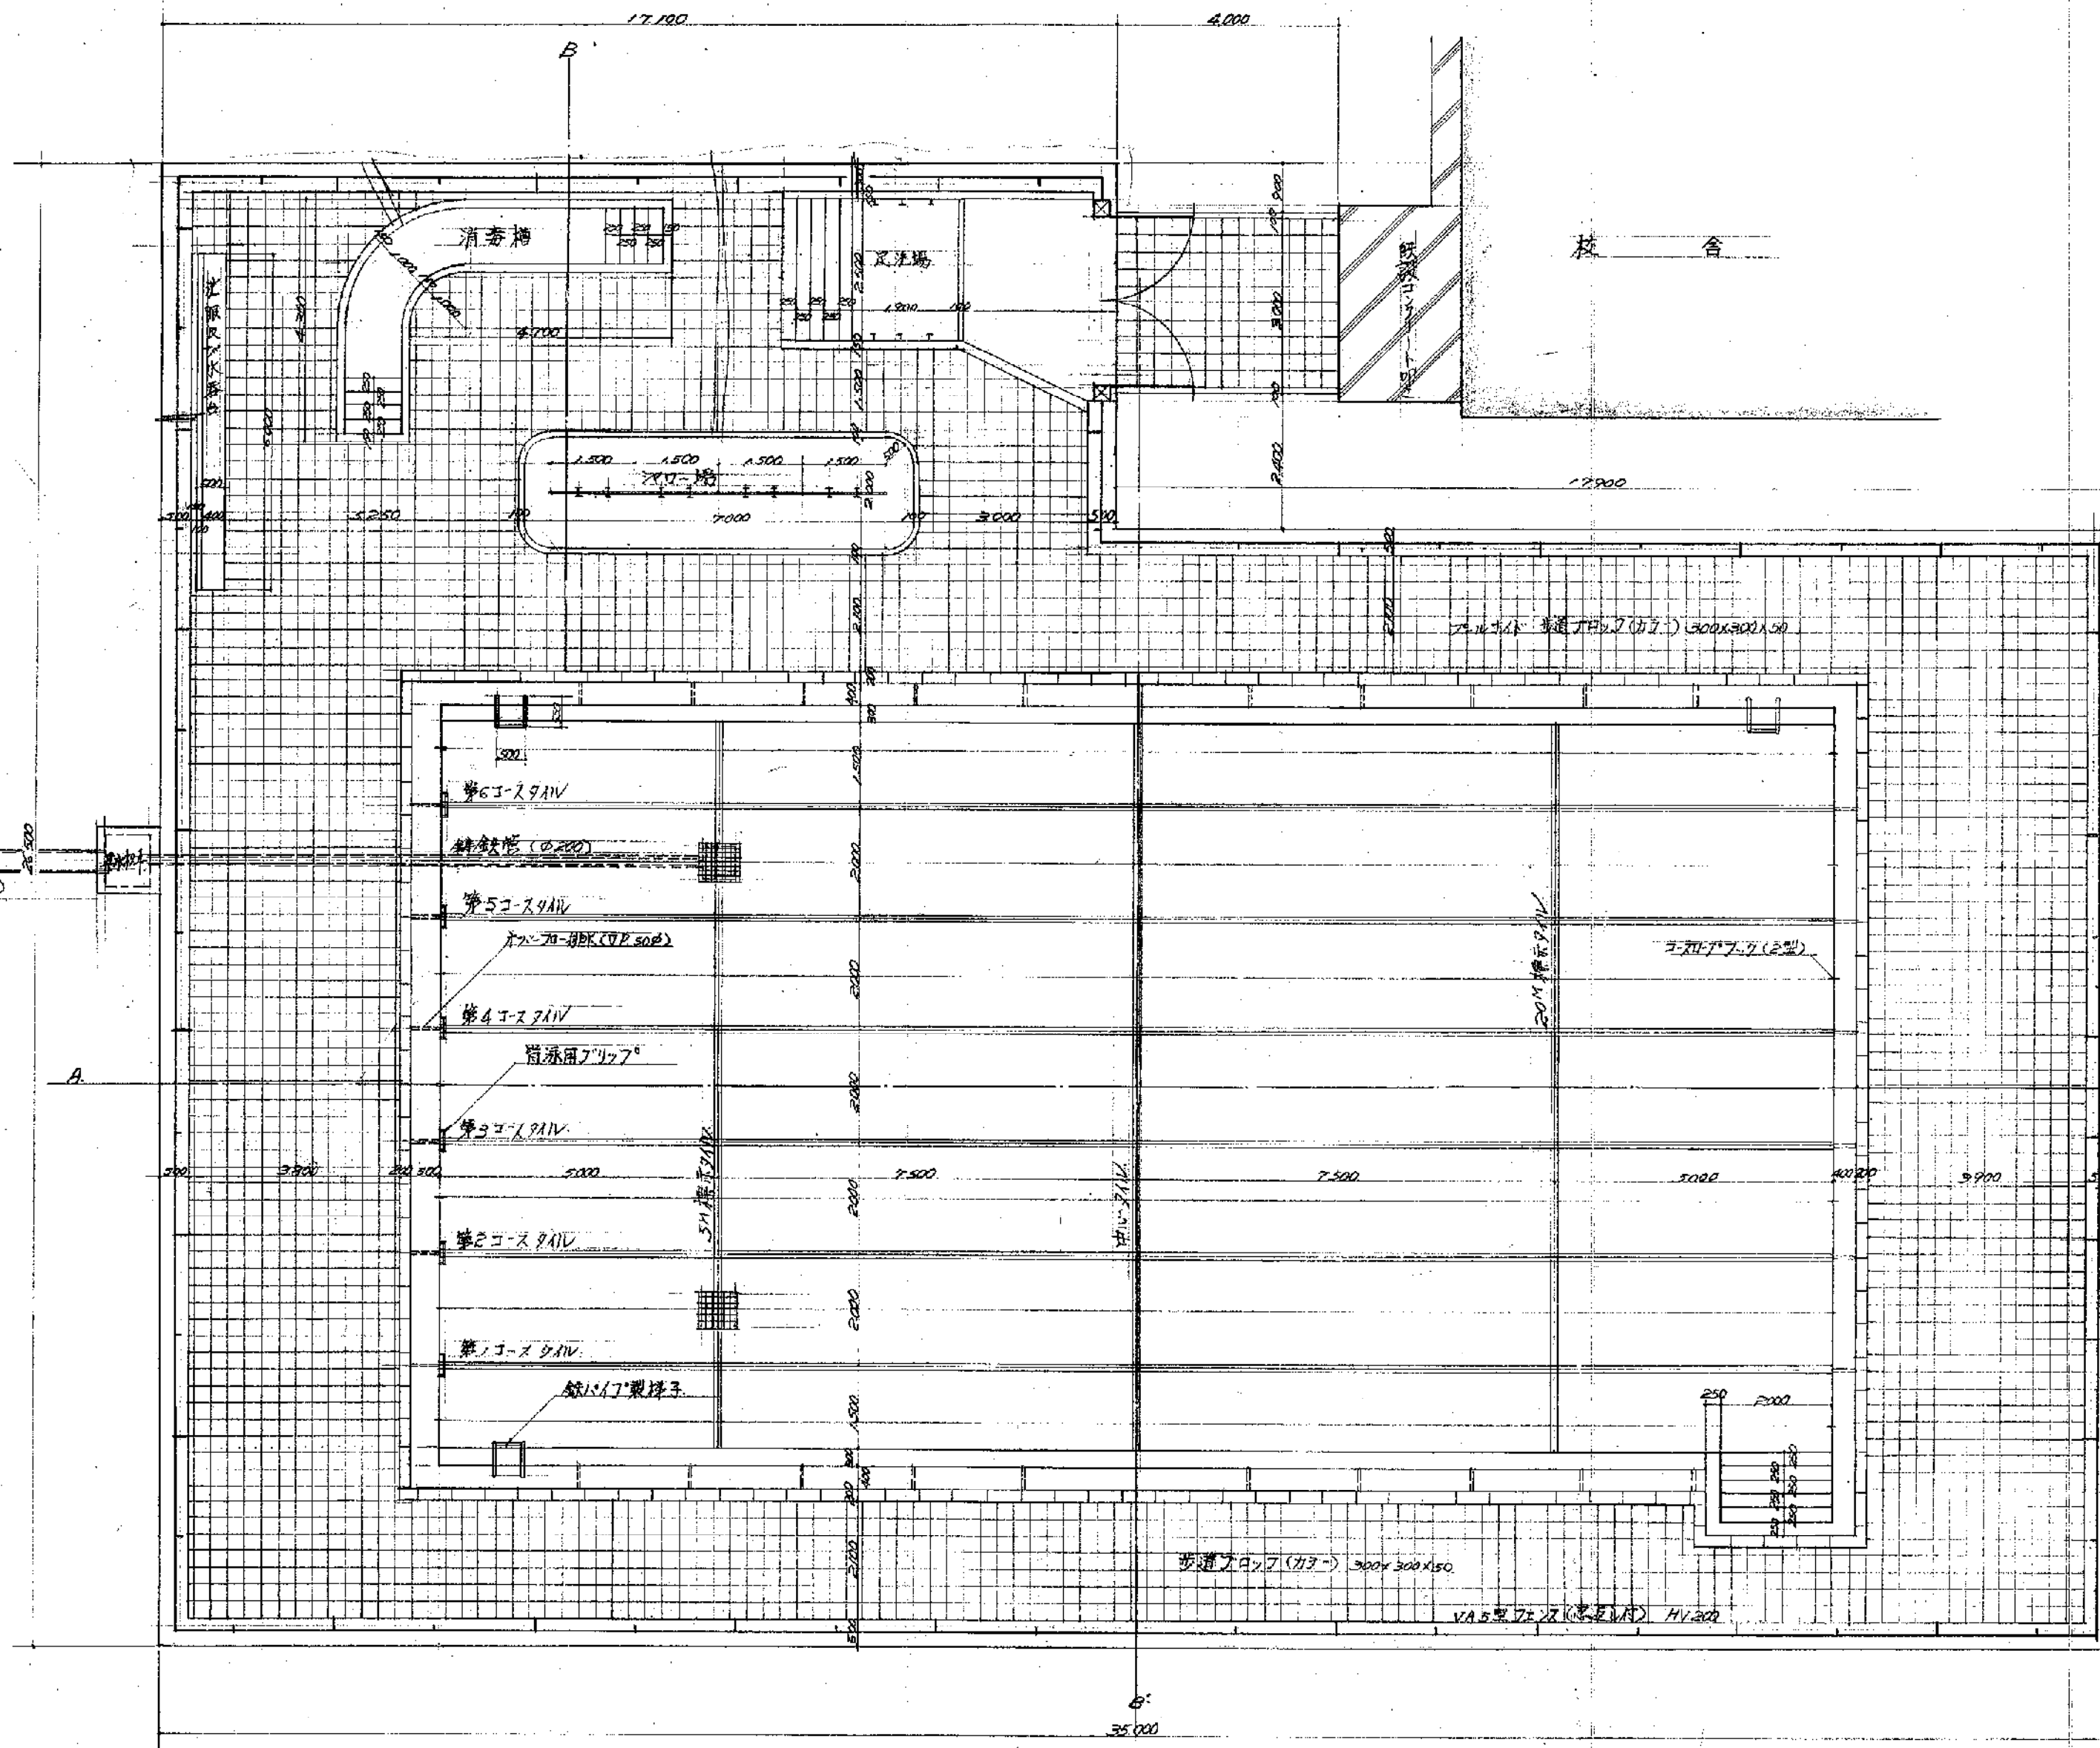

A~A' 断面図 Scale 1: 100

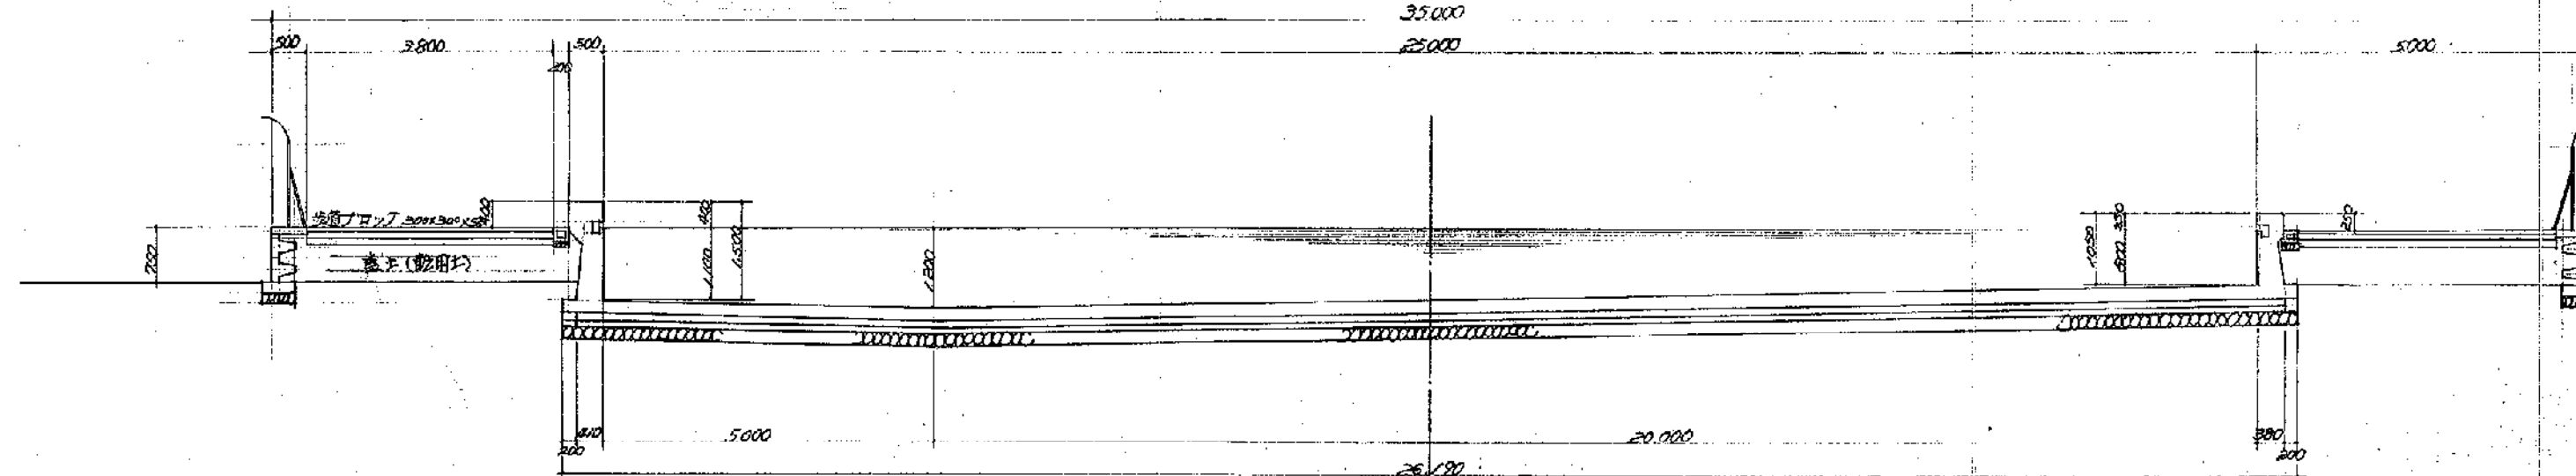


B~B' 断面図 Scale 1: 100

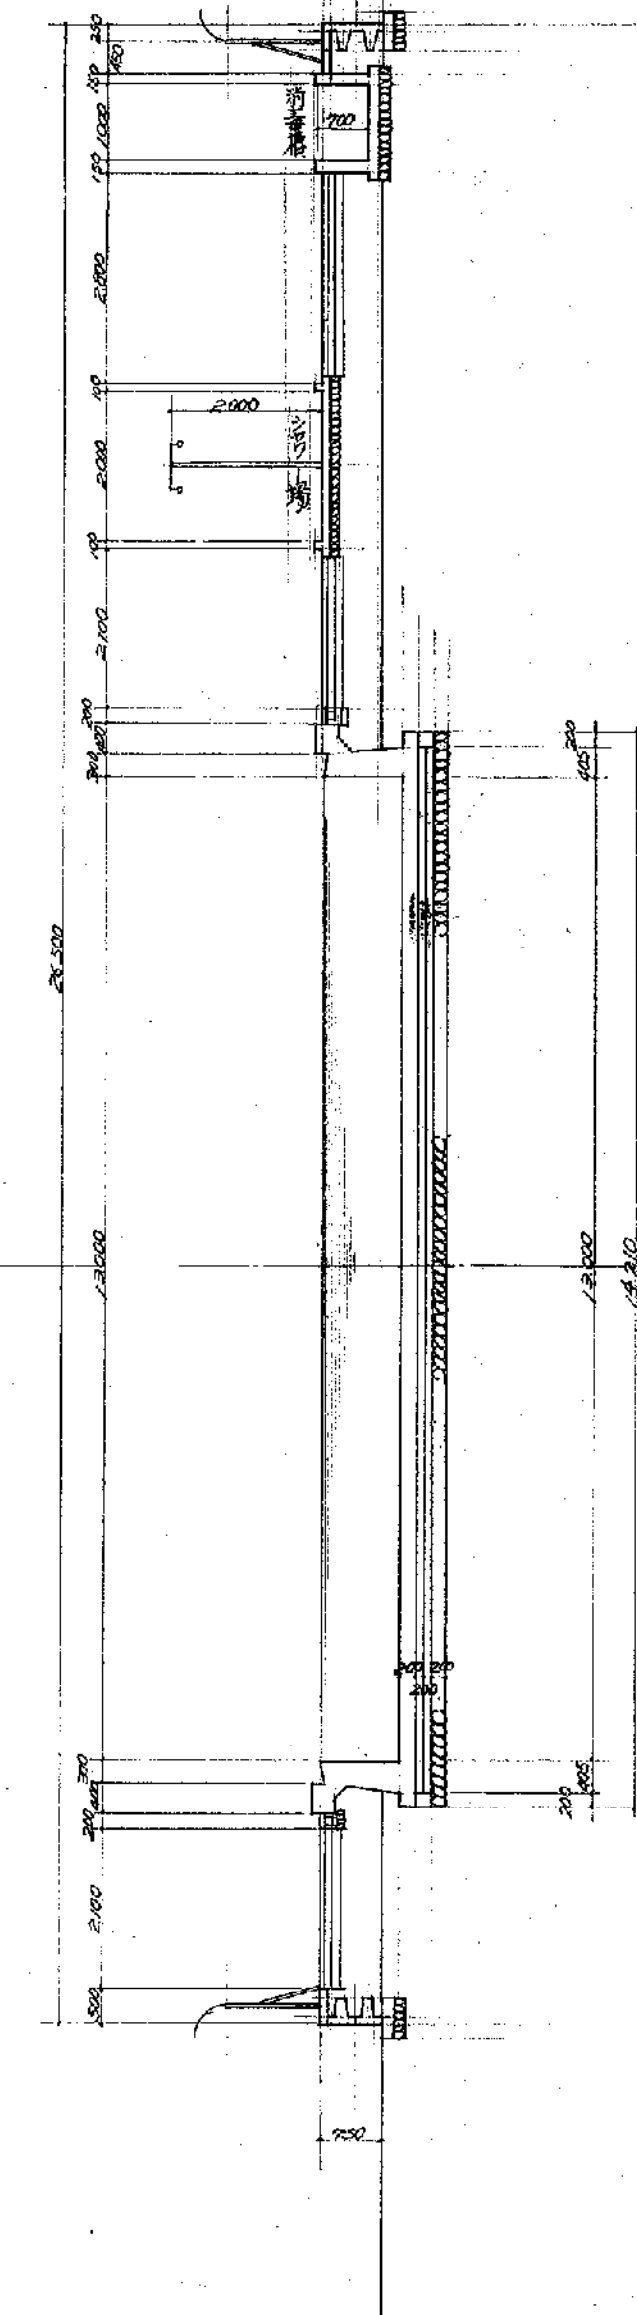


事業名	笹山小学校水泳プール建設工事			
工事名	平面図	断面図	図番	1
縮尺	1:100	単位	m	
町長	助役	課長	係長	係
事業主体	新潟県北蒲原郡豊栄町			


平面図

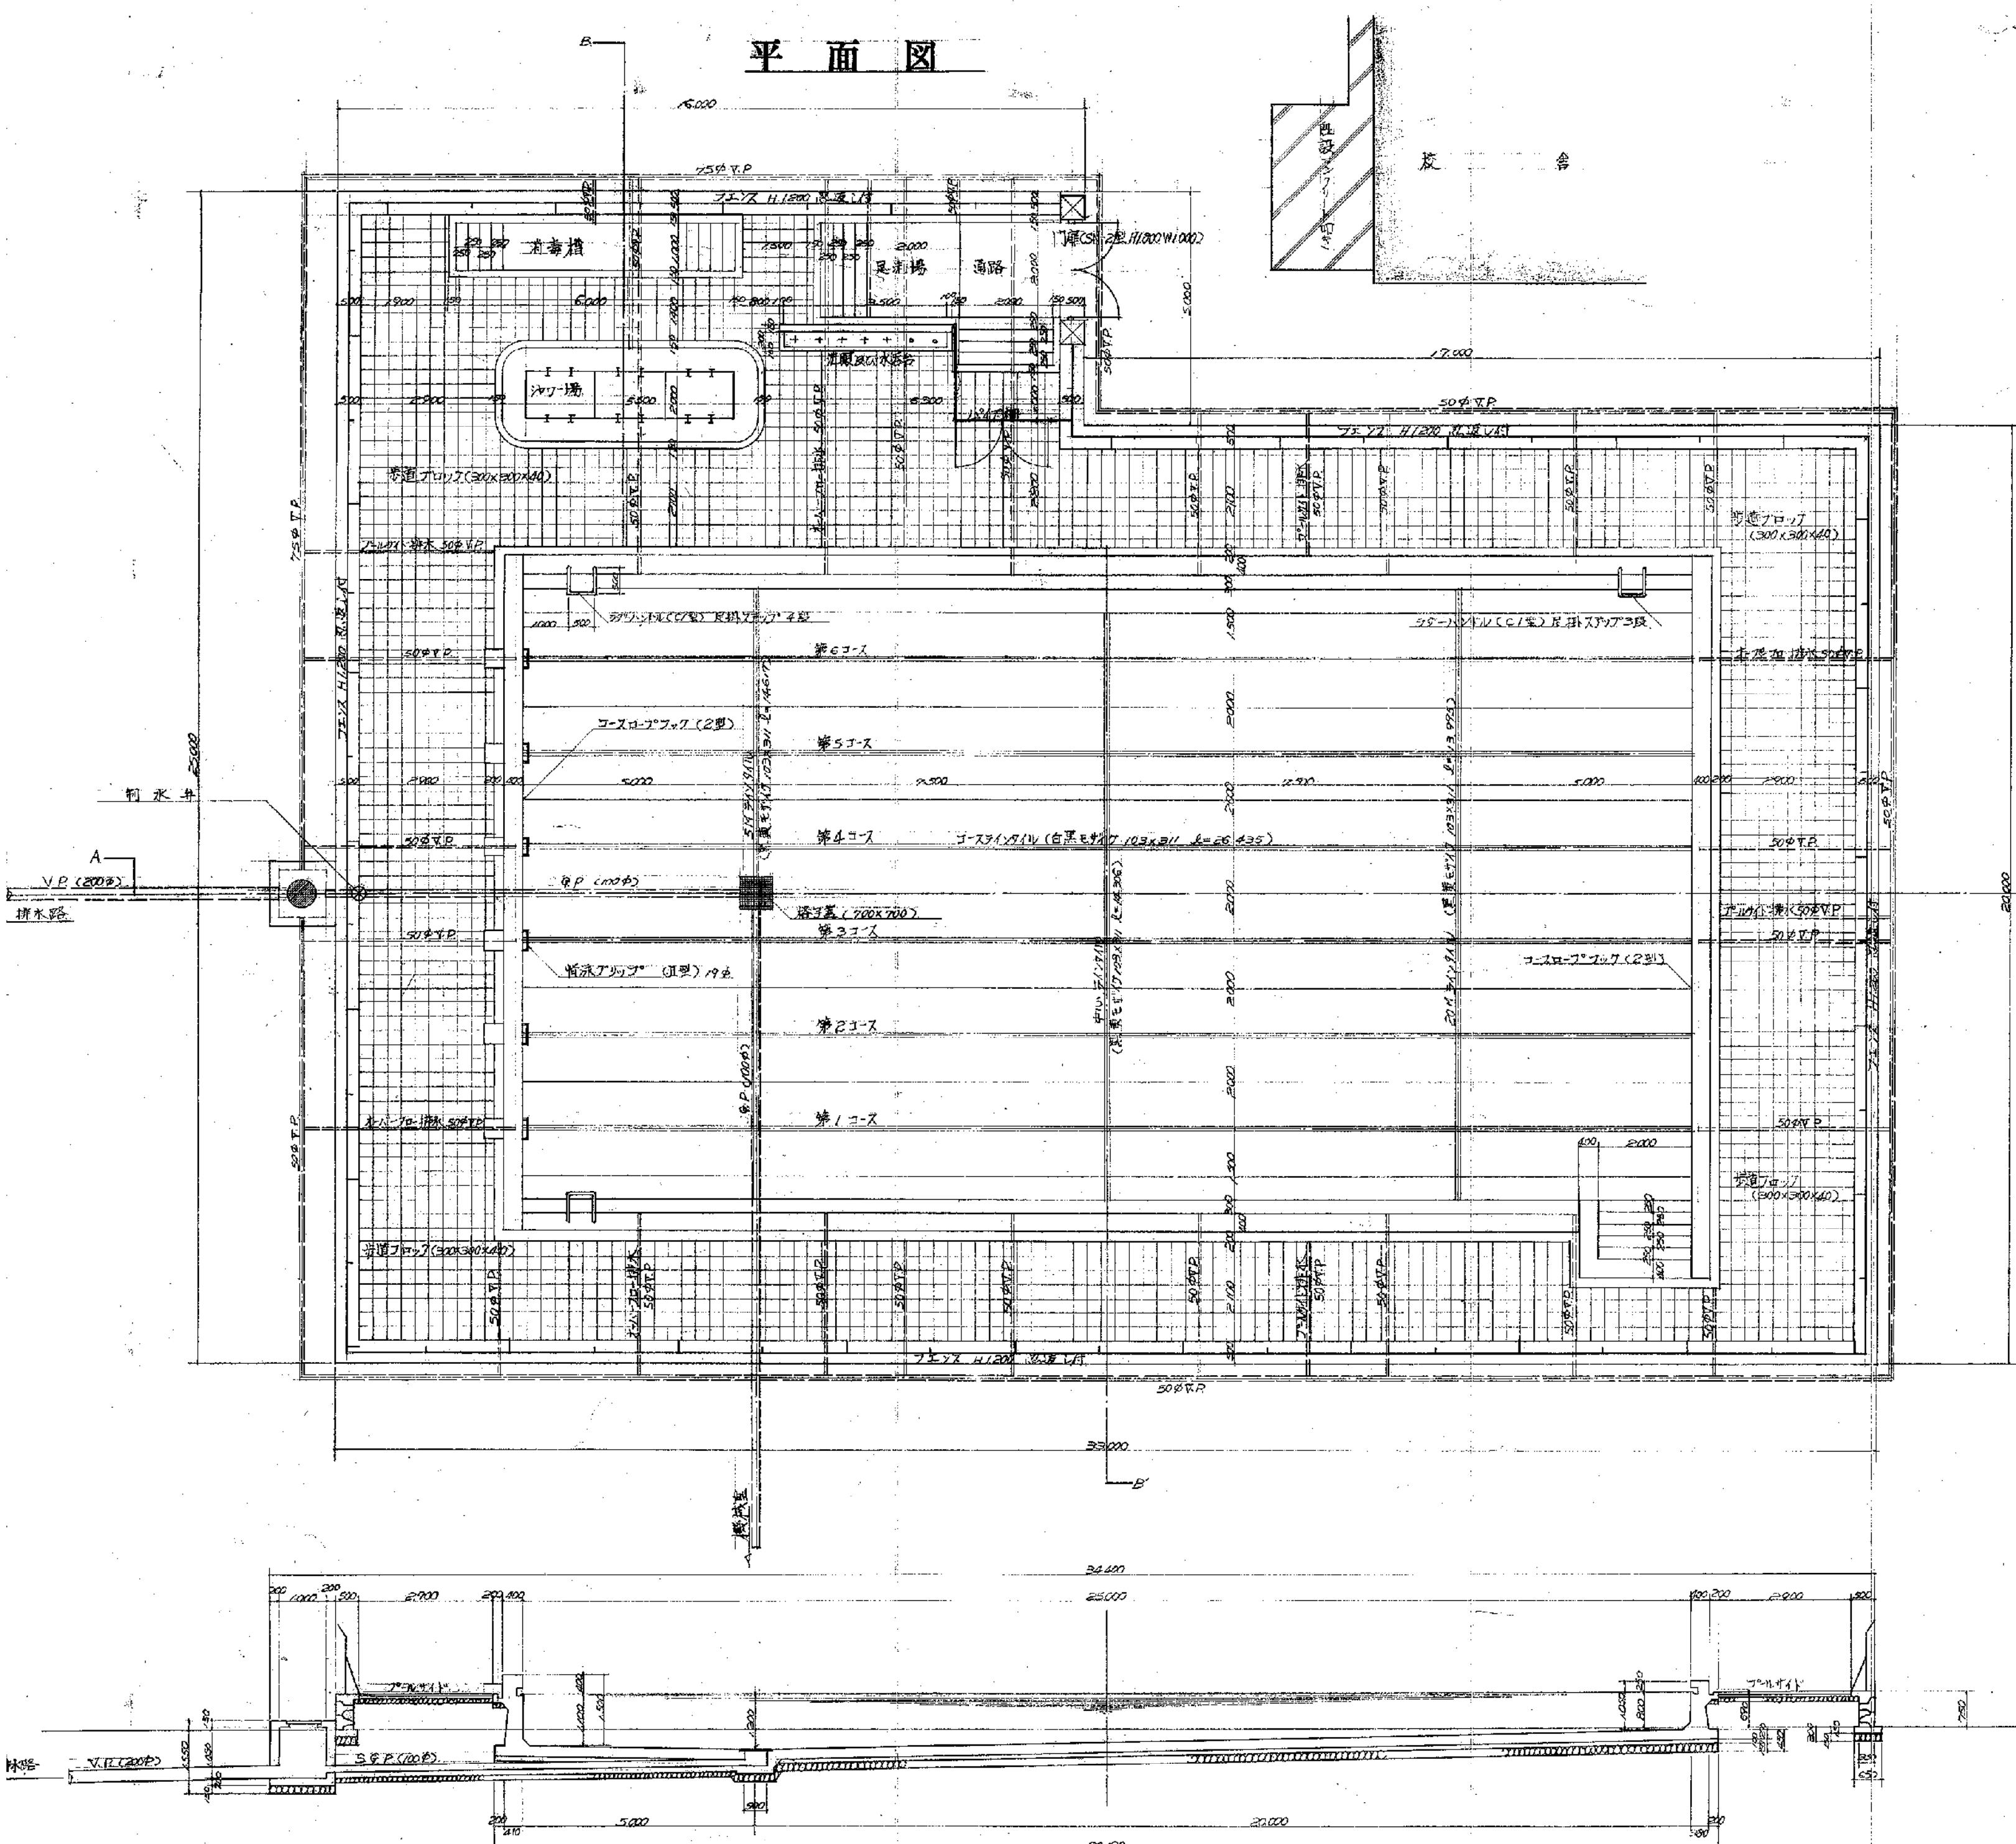

A-A' 断面図

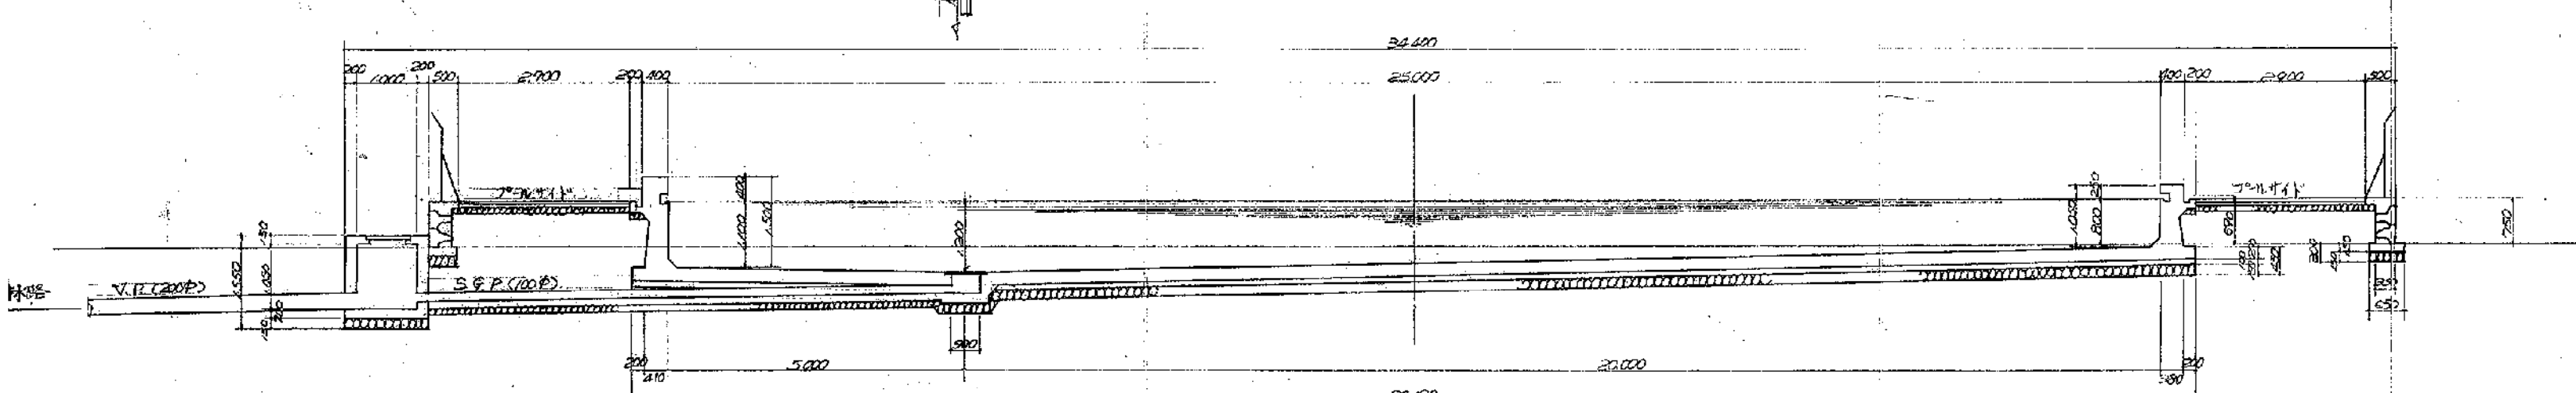


B-B' 断面図

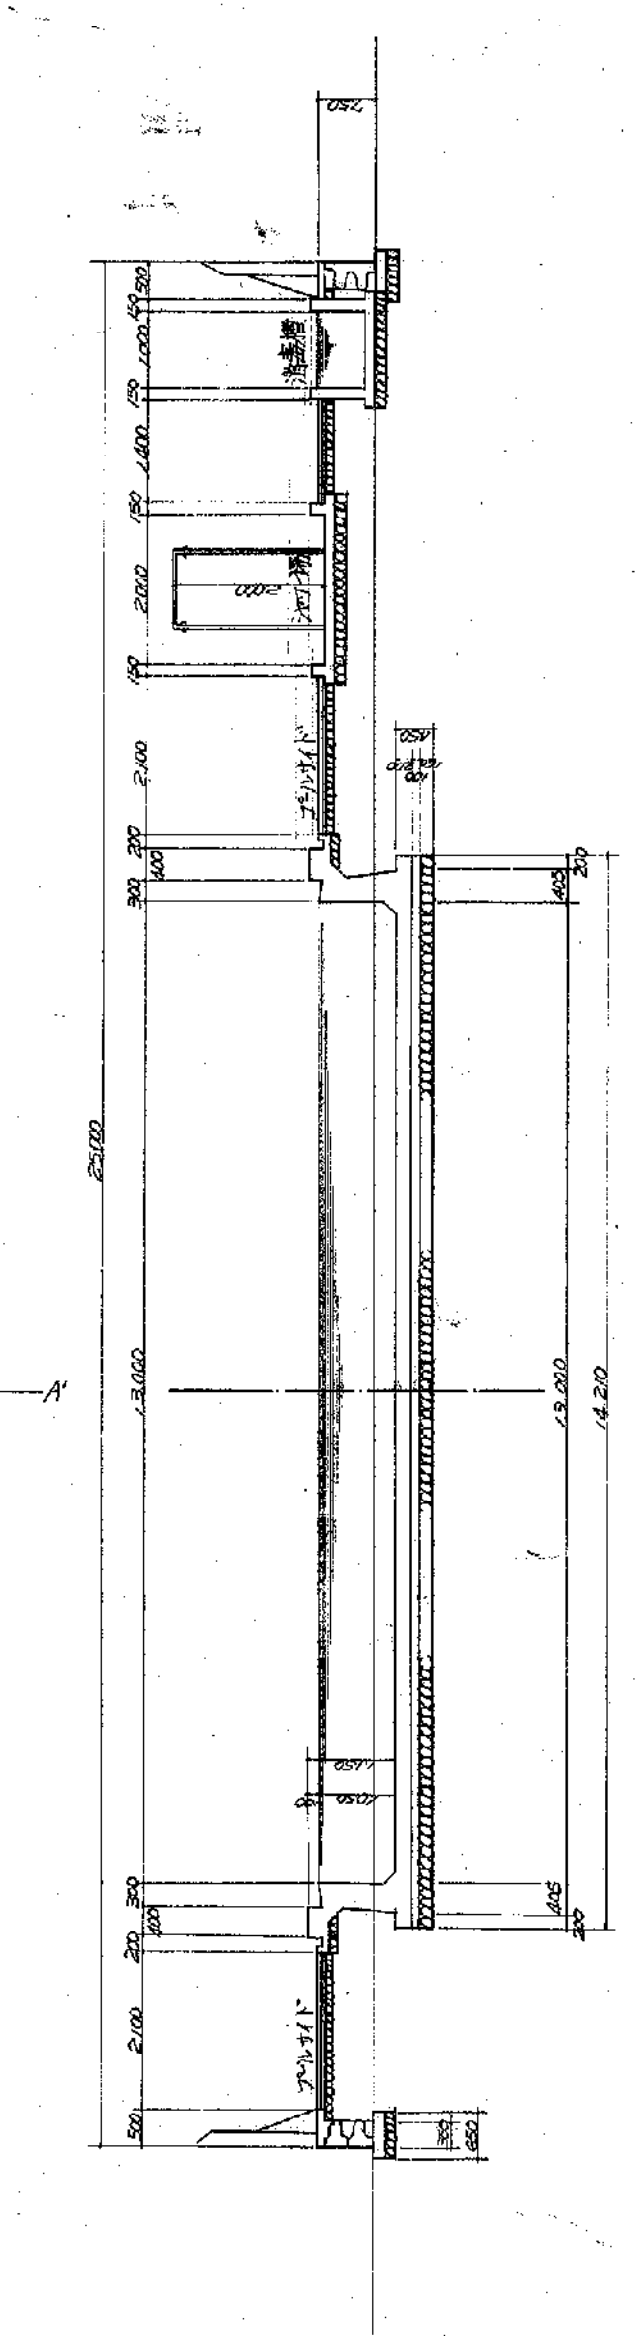


事業名	笹山小学校水泳プール建設工事				
工事名	笹山小学校水泳プール建設工事				
図名	平面及び断面図	図番	1	単位	㎡
縮尺	1:100	単位	㎡	係	
町長	助産	課長	係長	係	
事業主体	新潟県北蒲原郡豊栄町				


端壁断面詳細図 S=1:30

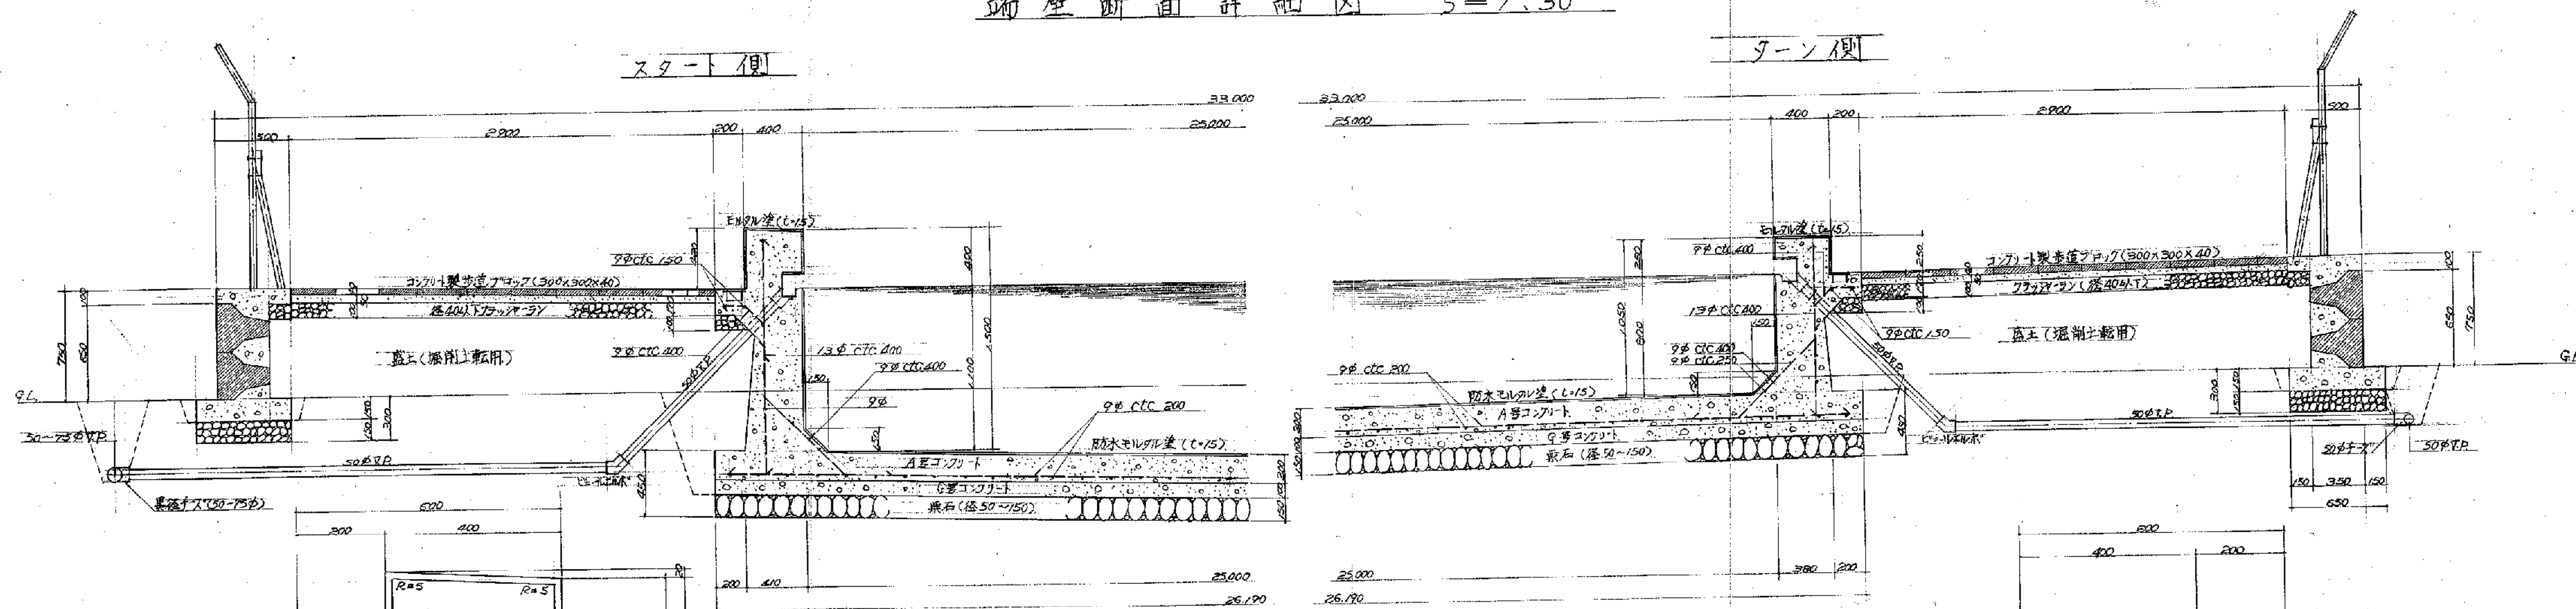


スタート側詳細図 S=1:10

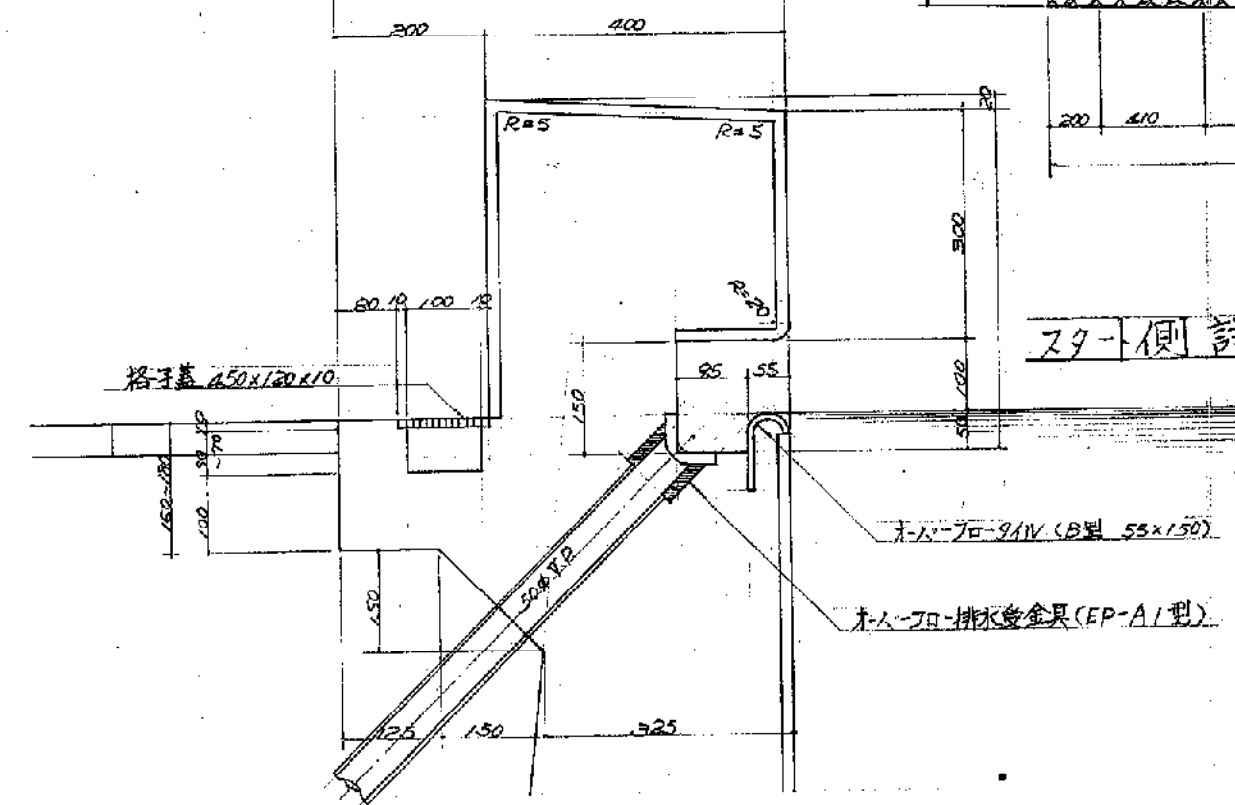


ターン側詳細図 S=1:10

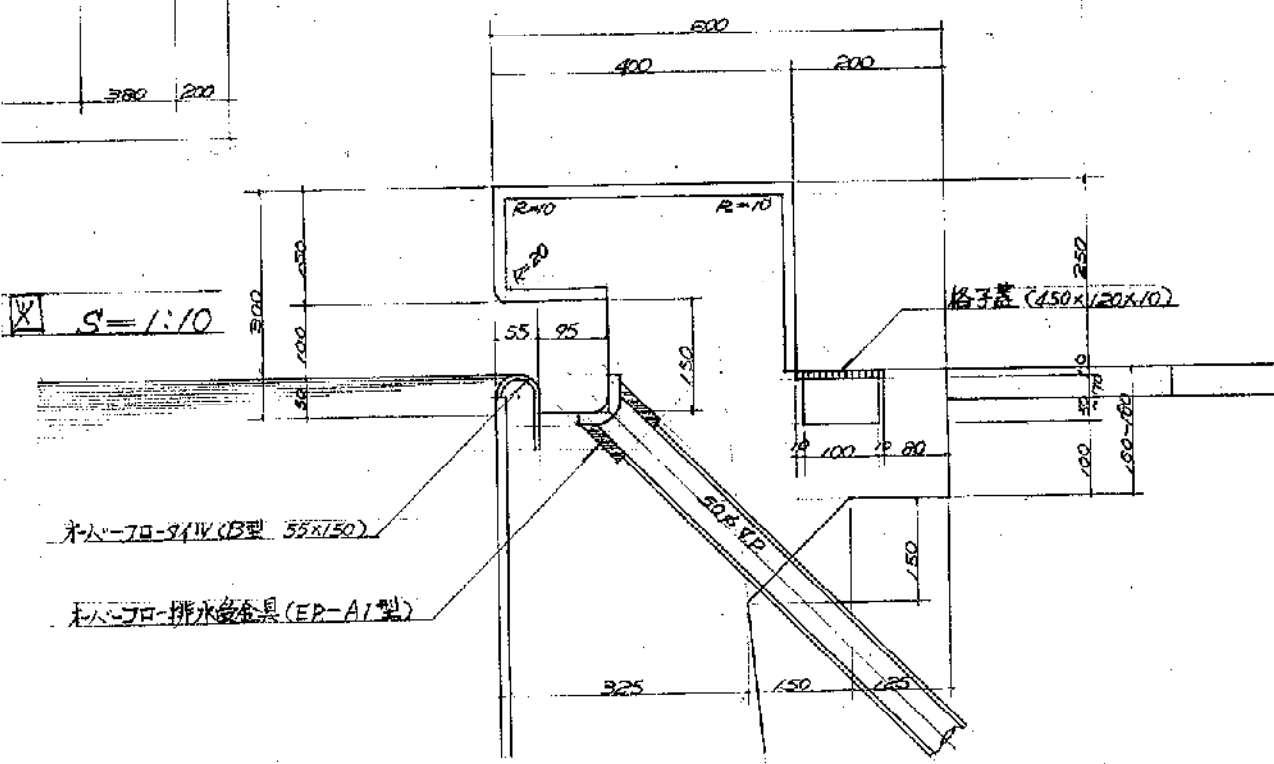

側壁断面詳細図 S=1:30

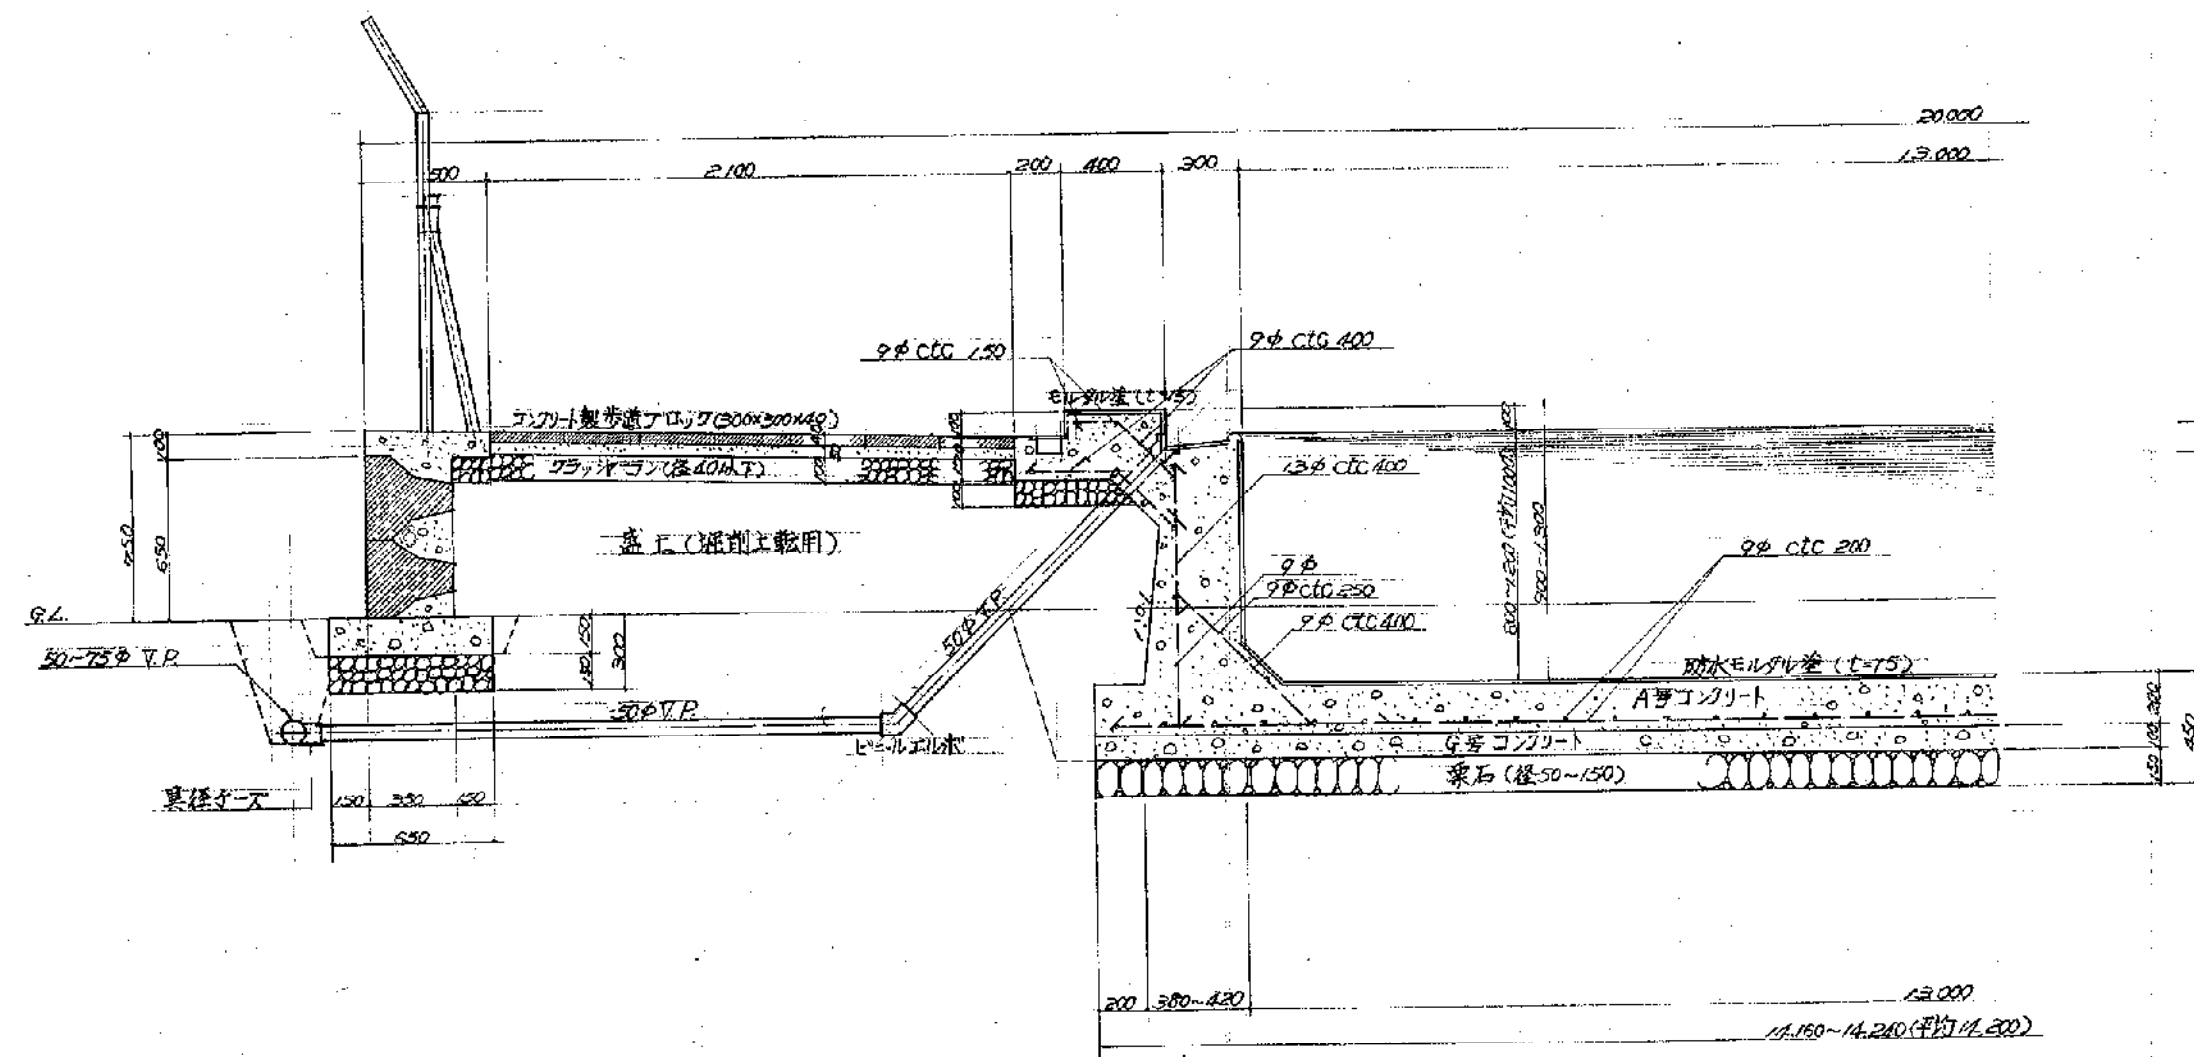


側壁詳細図 S=1:10

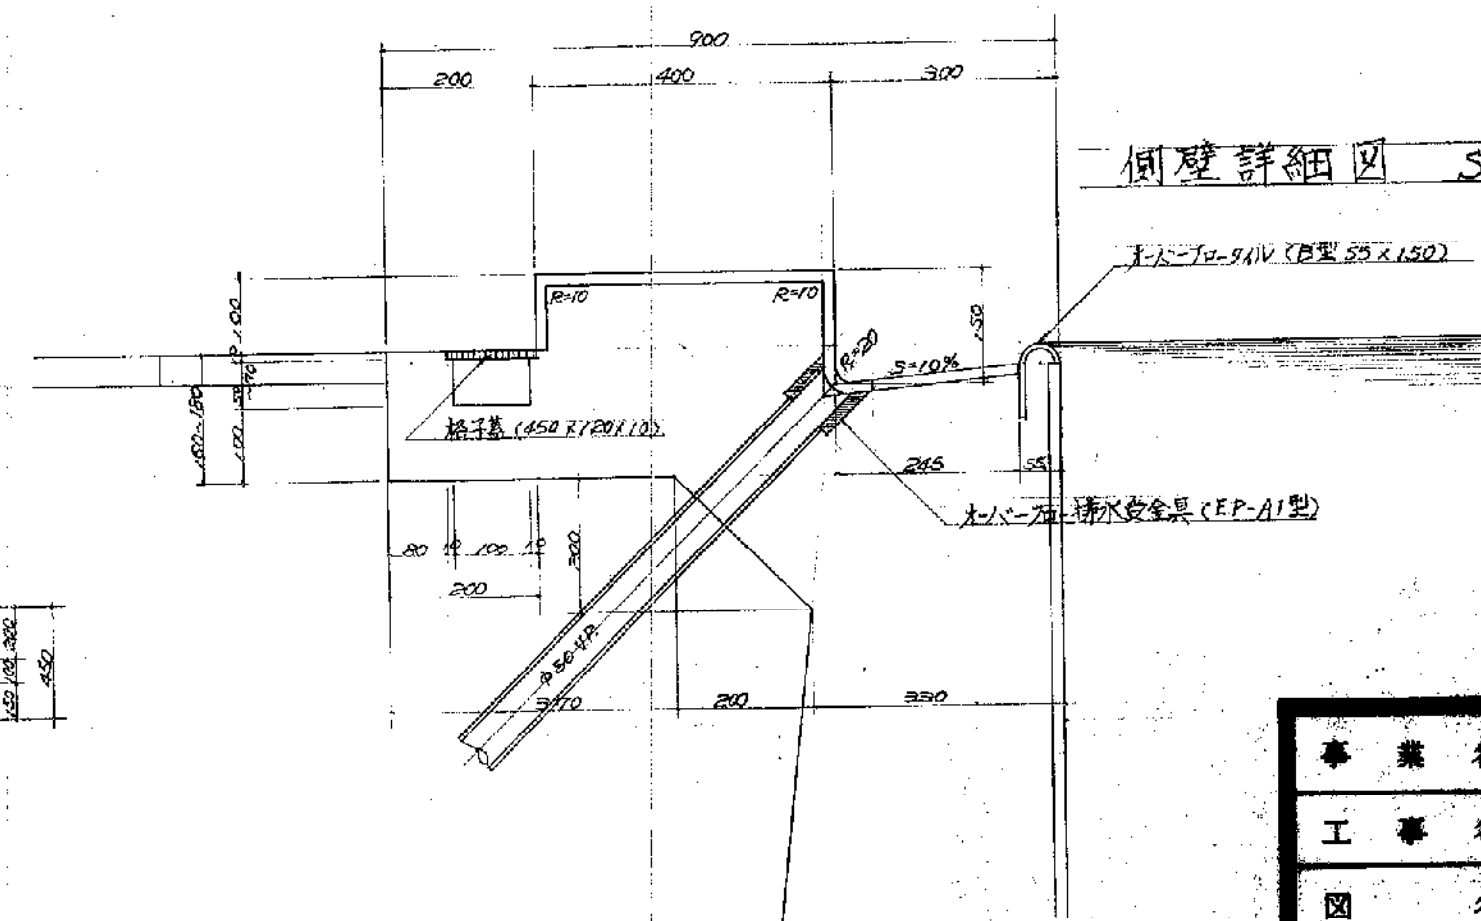


事業名	笹山小学校水泳プール建設工事			
工事名	断面詳細図	図面番号	2	
縮尺	1:10 ~ 1:30	単位	mm	
町長	助役	課長	係長	係
事業主体	新潟県北蒲原郡豊栄町			


底面排水枠詳細図 S=1:30

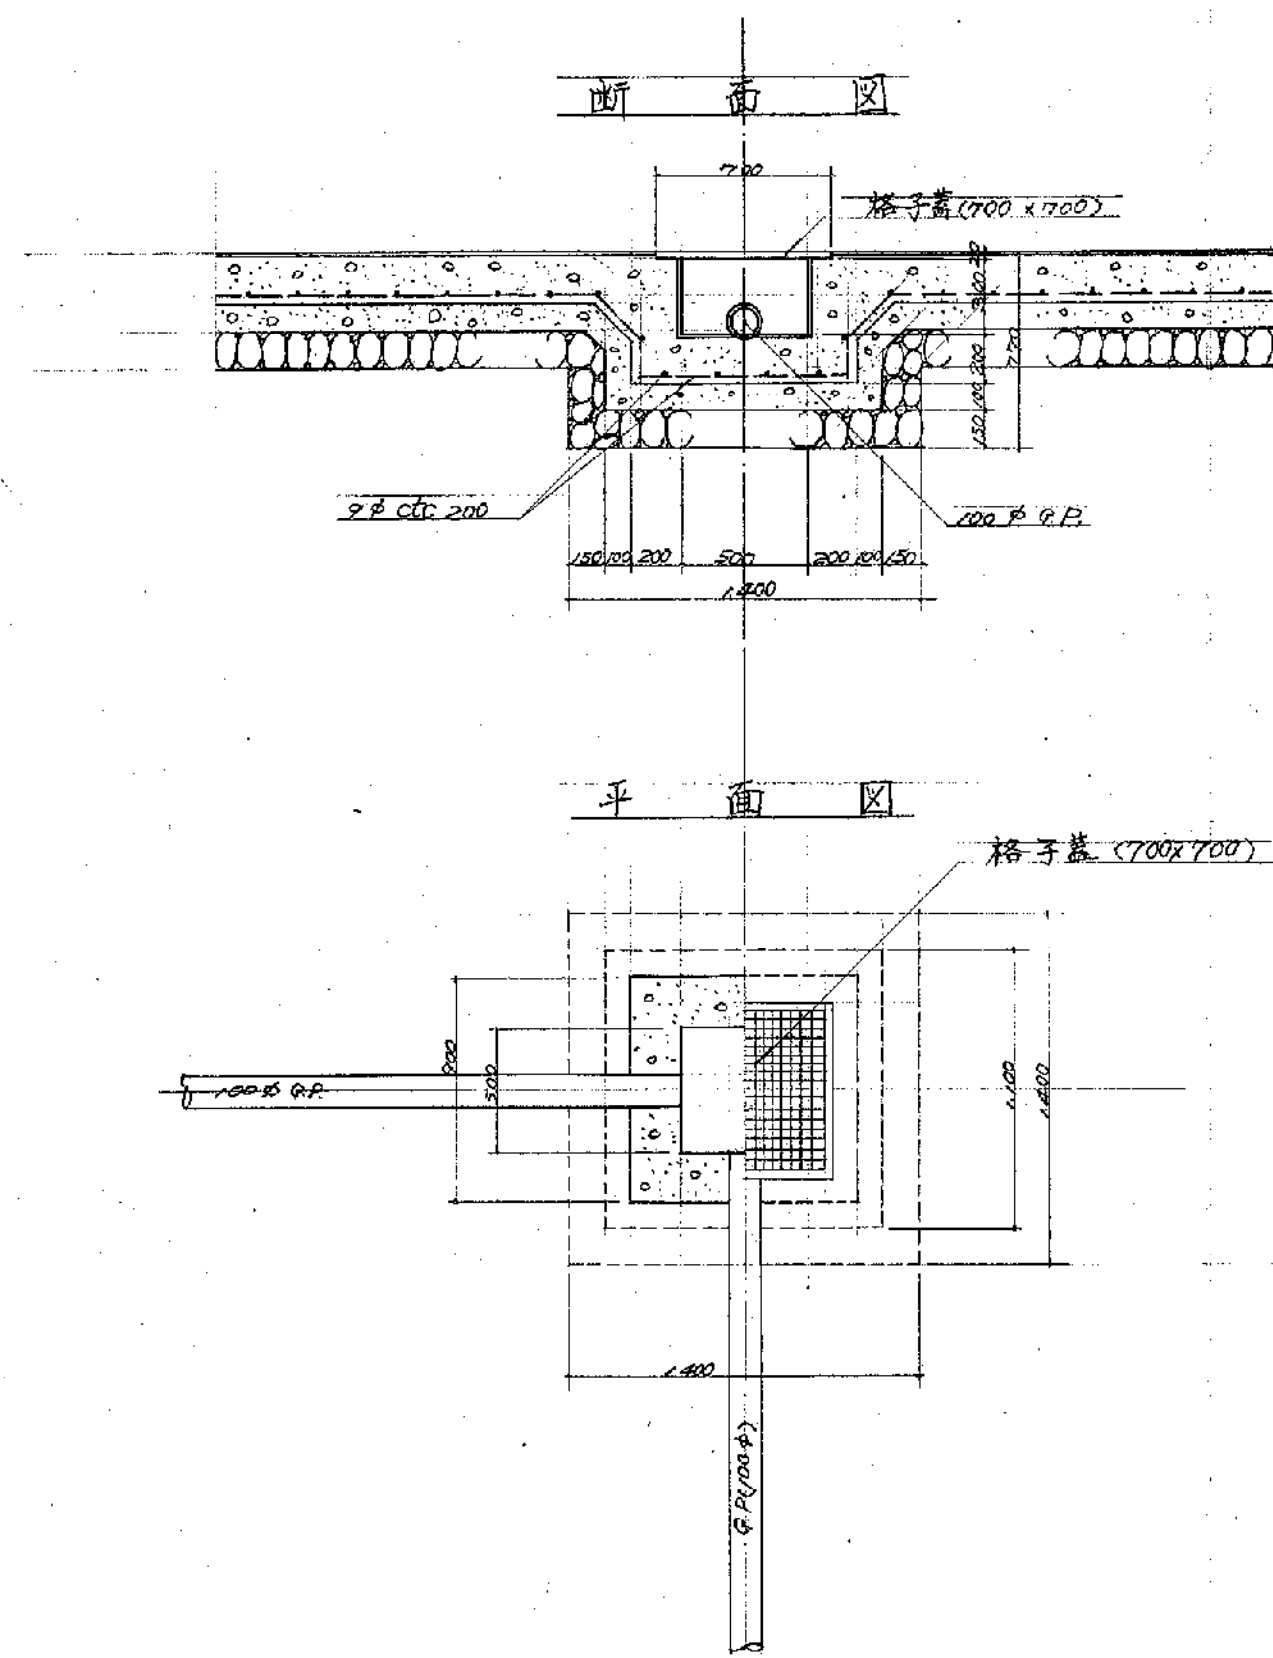

排水管(100φGR)布設図 S=1:10

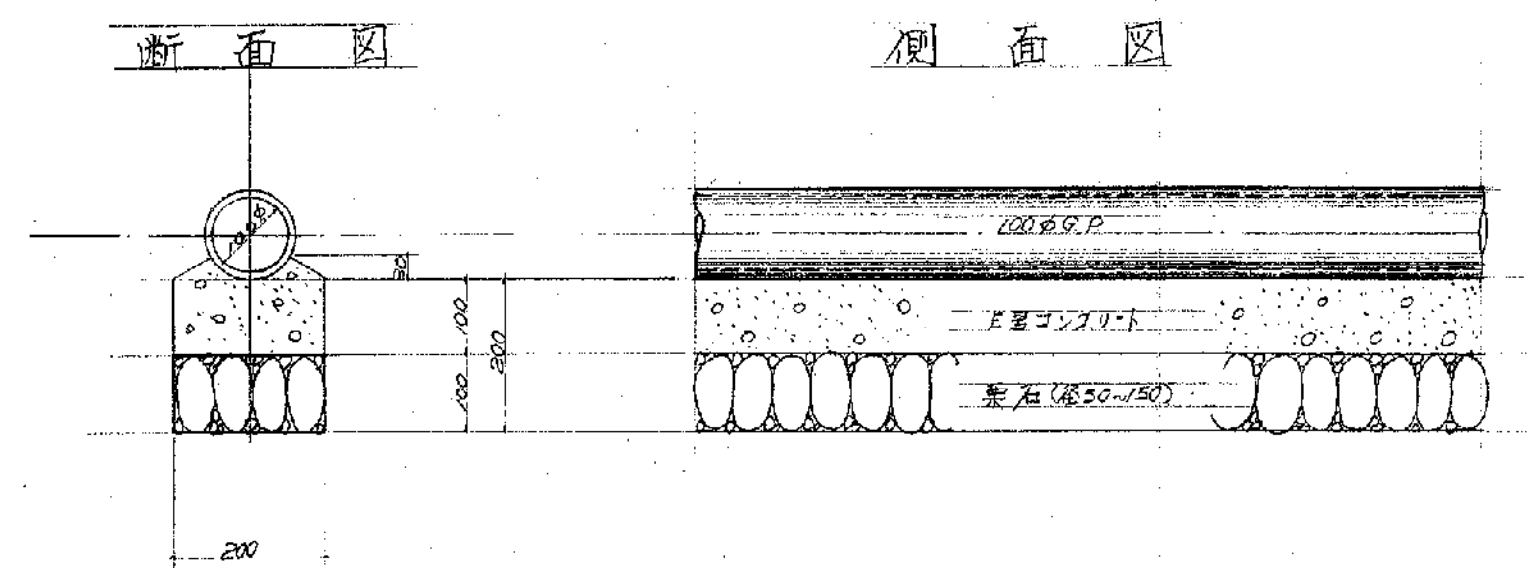


ラターハンドLV詳細図 S=1:10

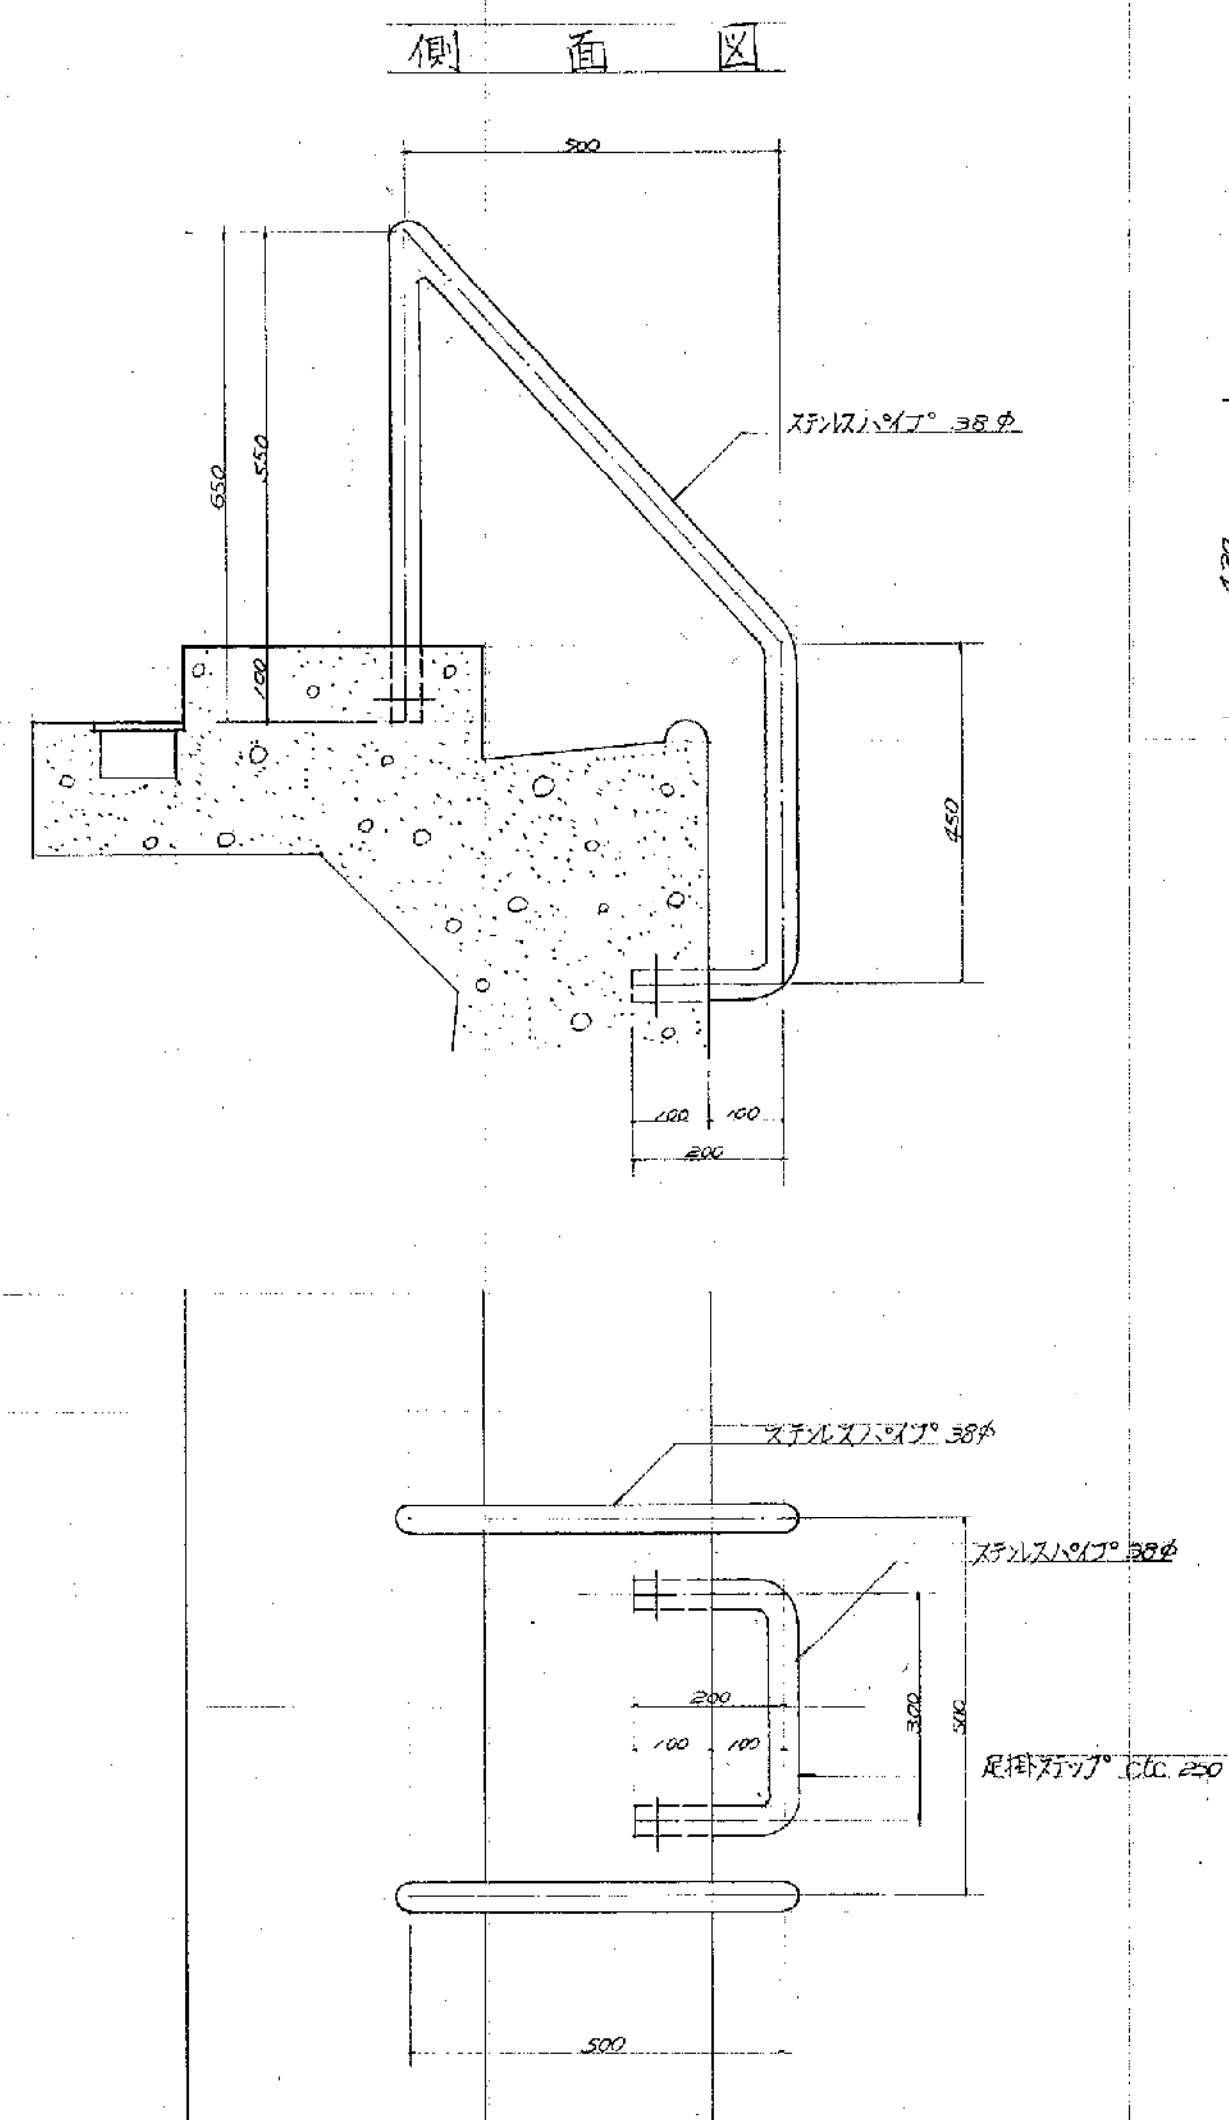





平面図

スタート台詳細図 S=1:10

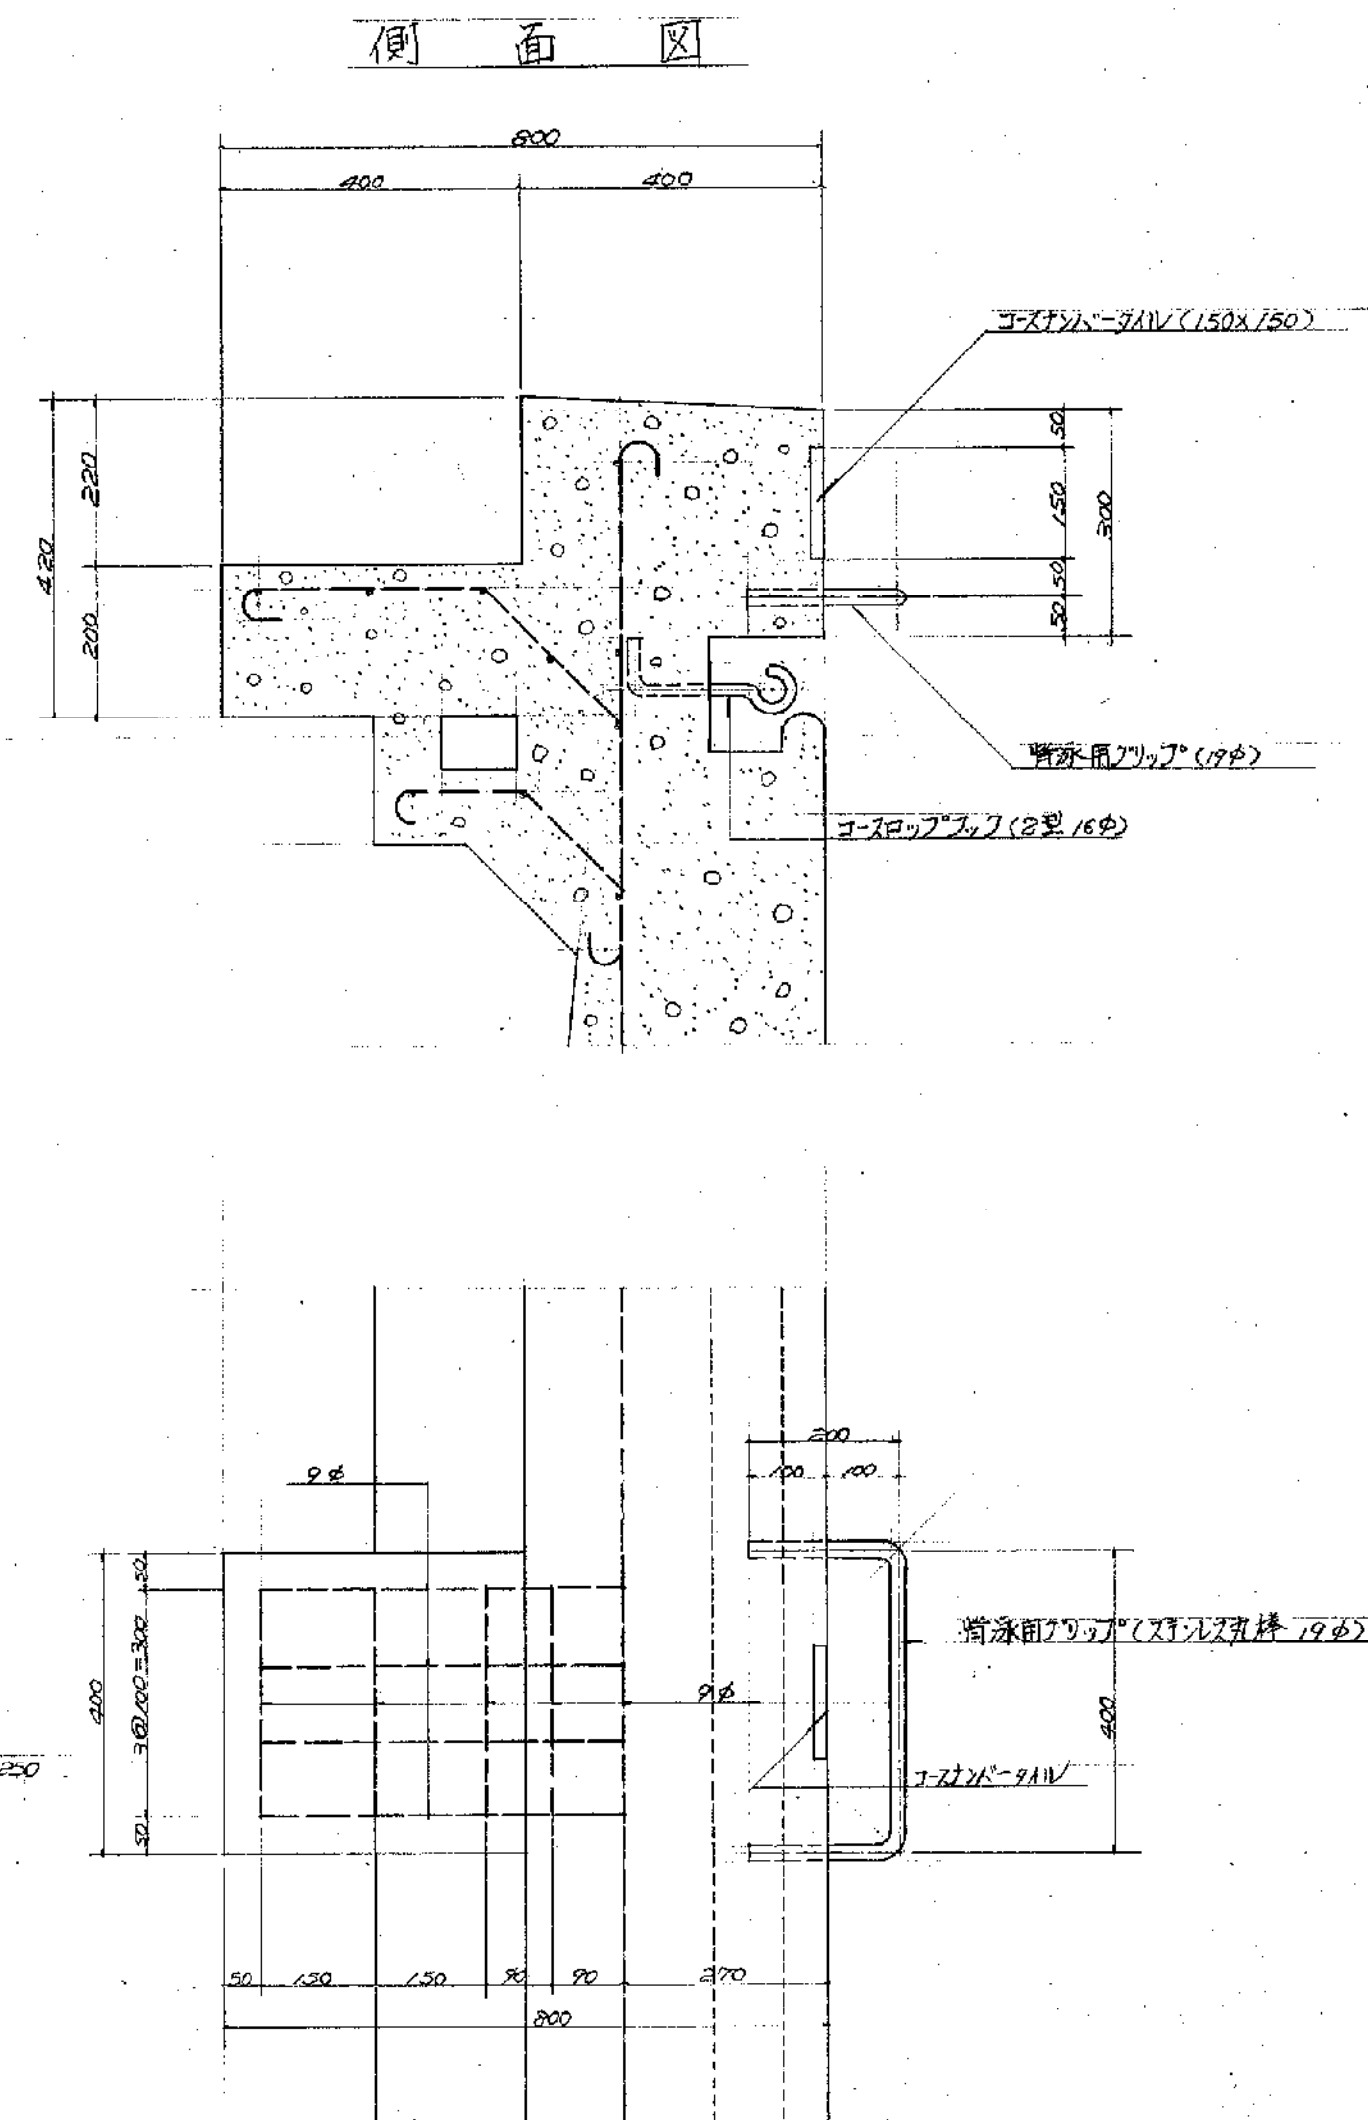


平面図

事業名	巻山小学校水泳プール建設工事				
工事名	底面排水施設	ラター	図面	番号	7
縮尺	1:10~1:30	単位	mm		
町長	助役	課長	係長	保	
事業主体	新潟県北蒲原郡豊栄町				

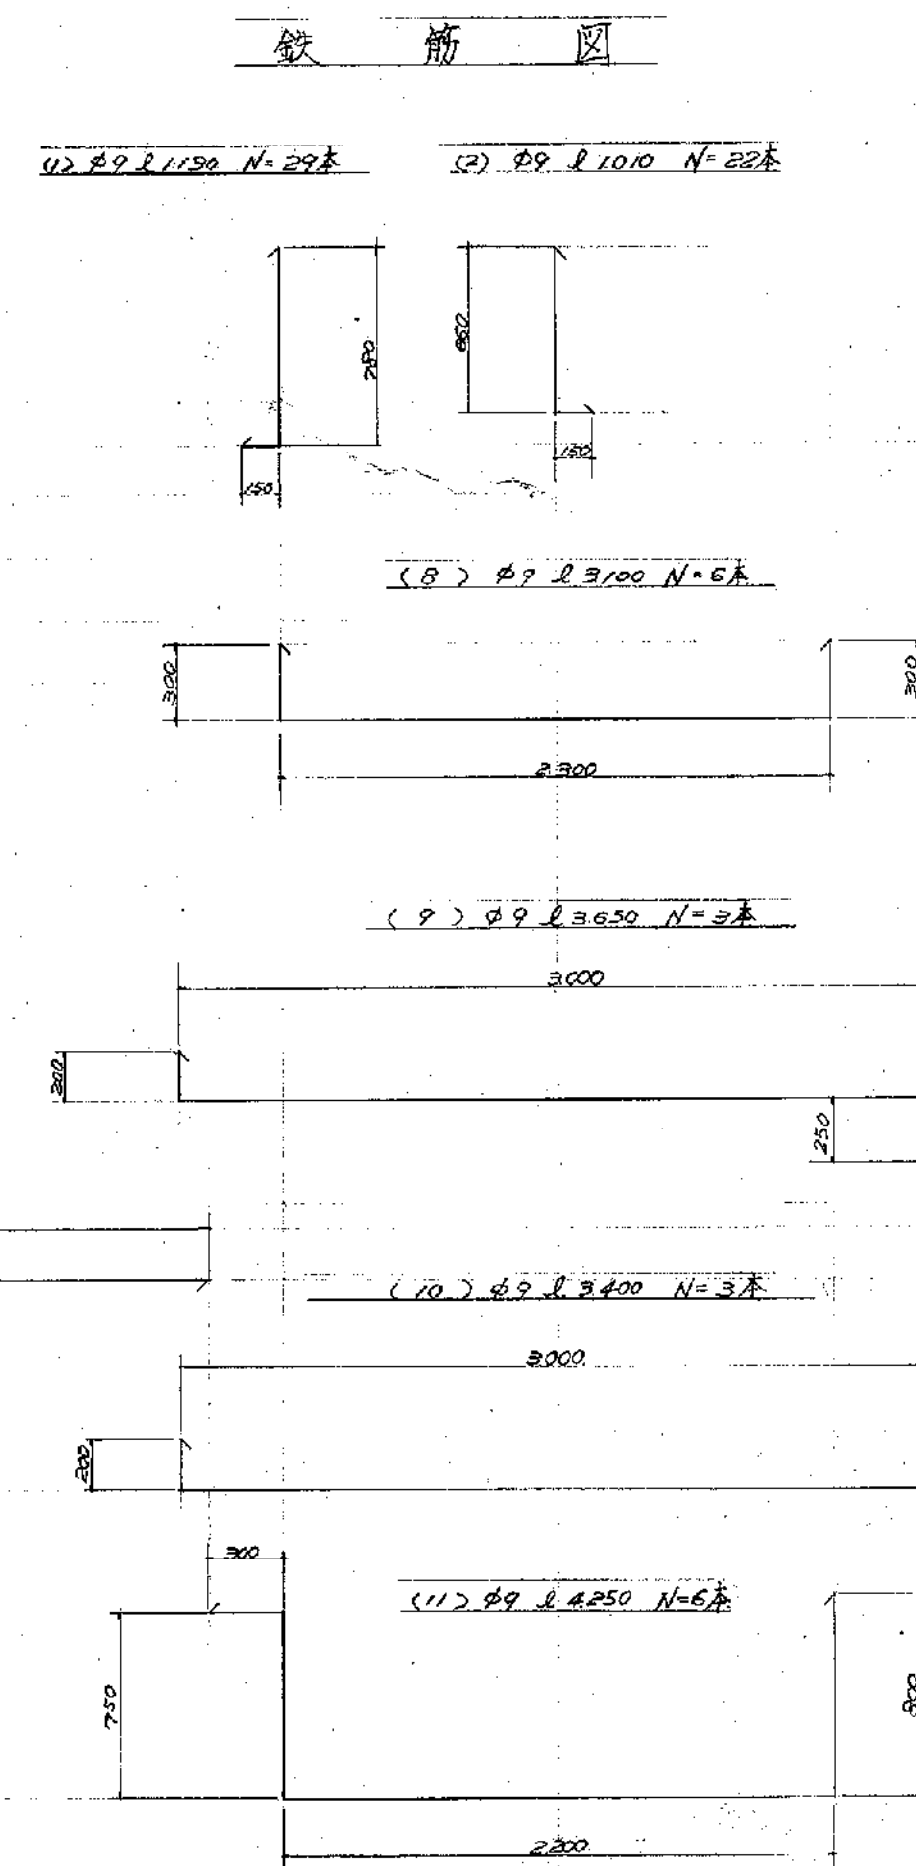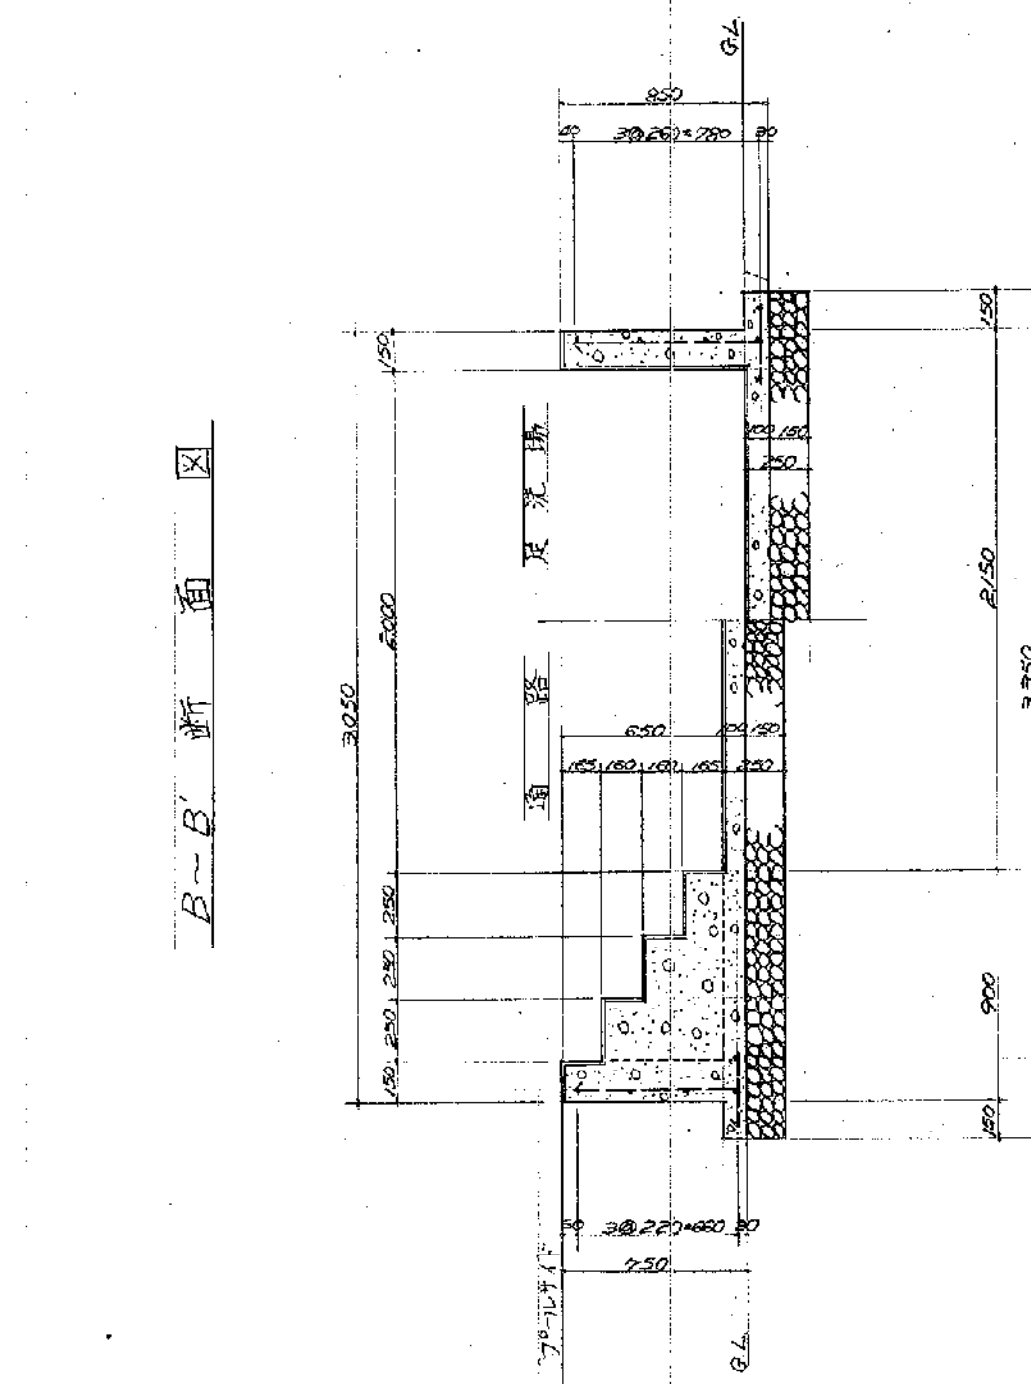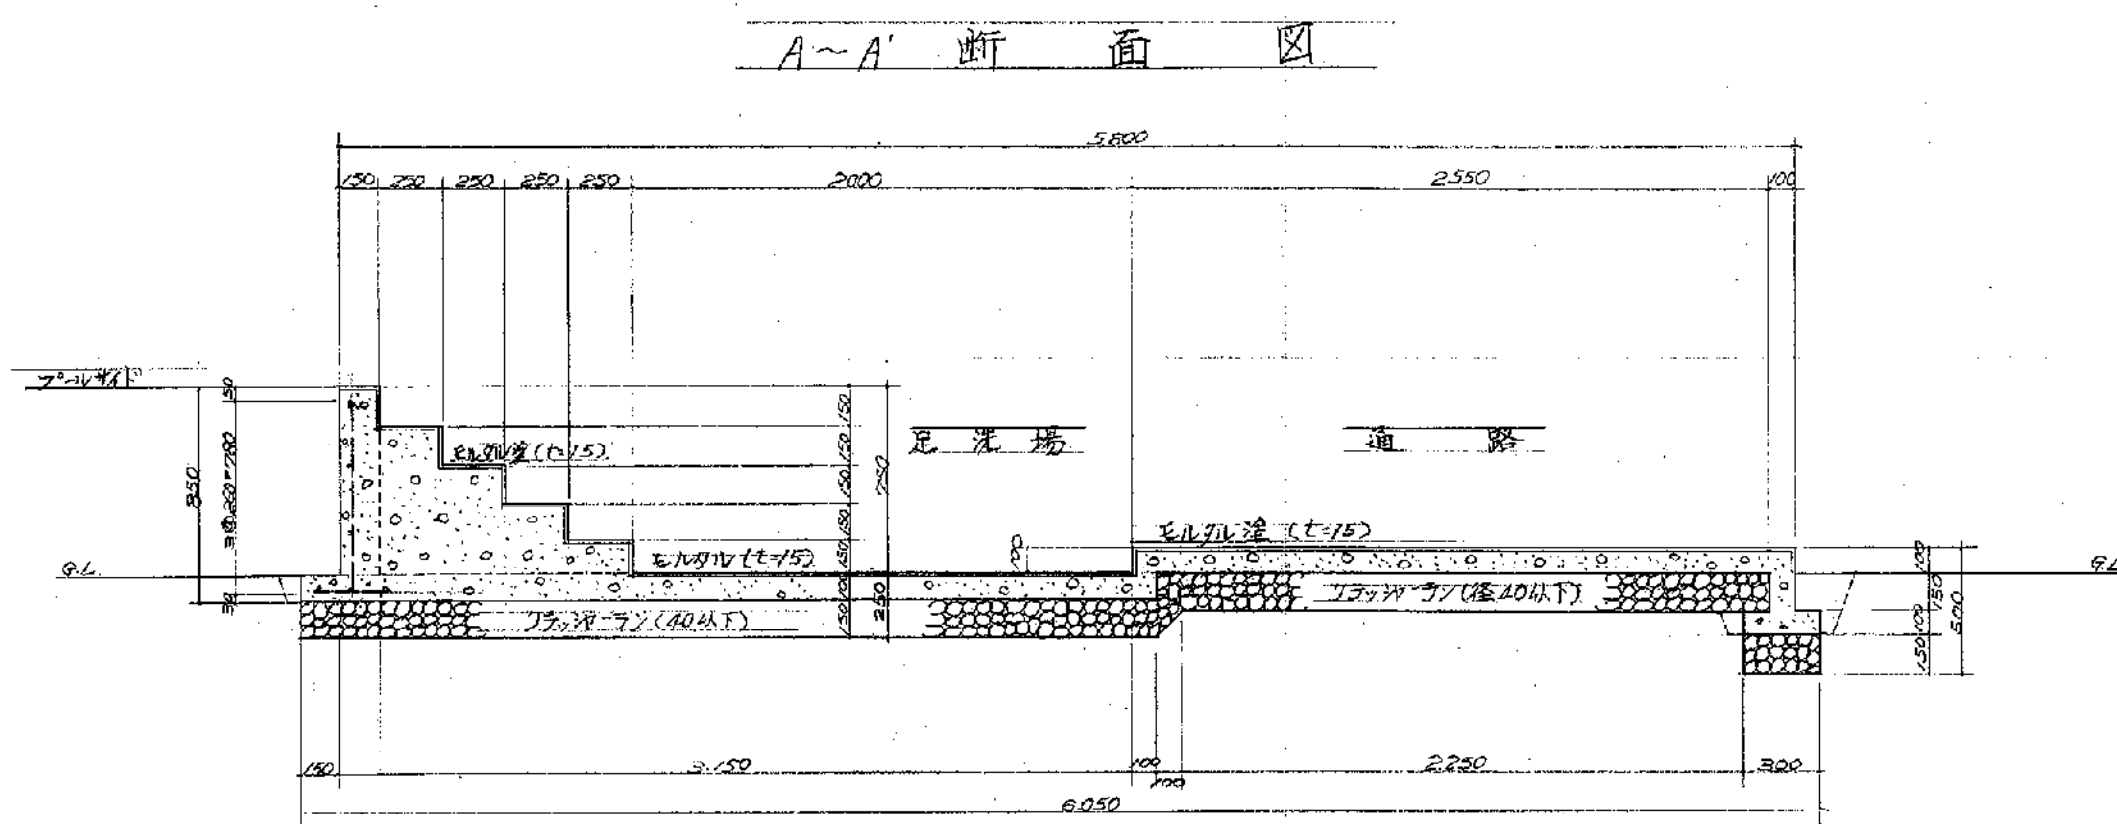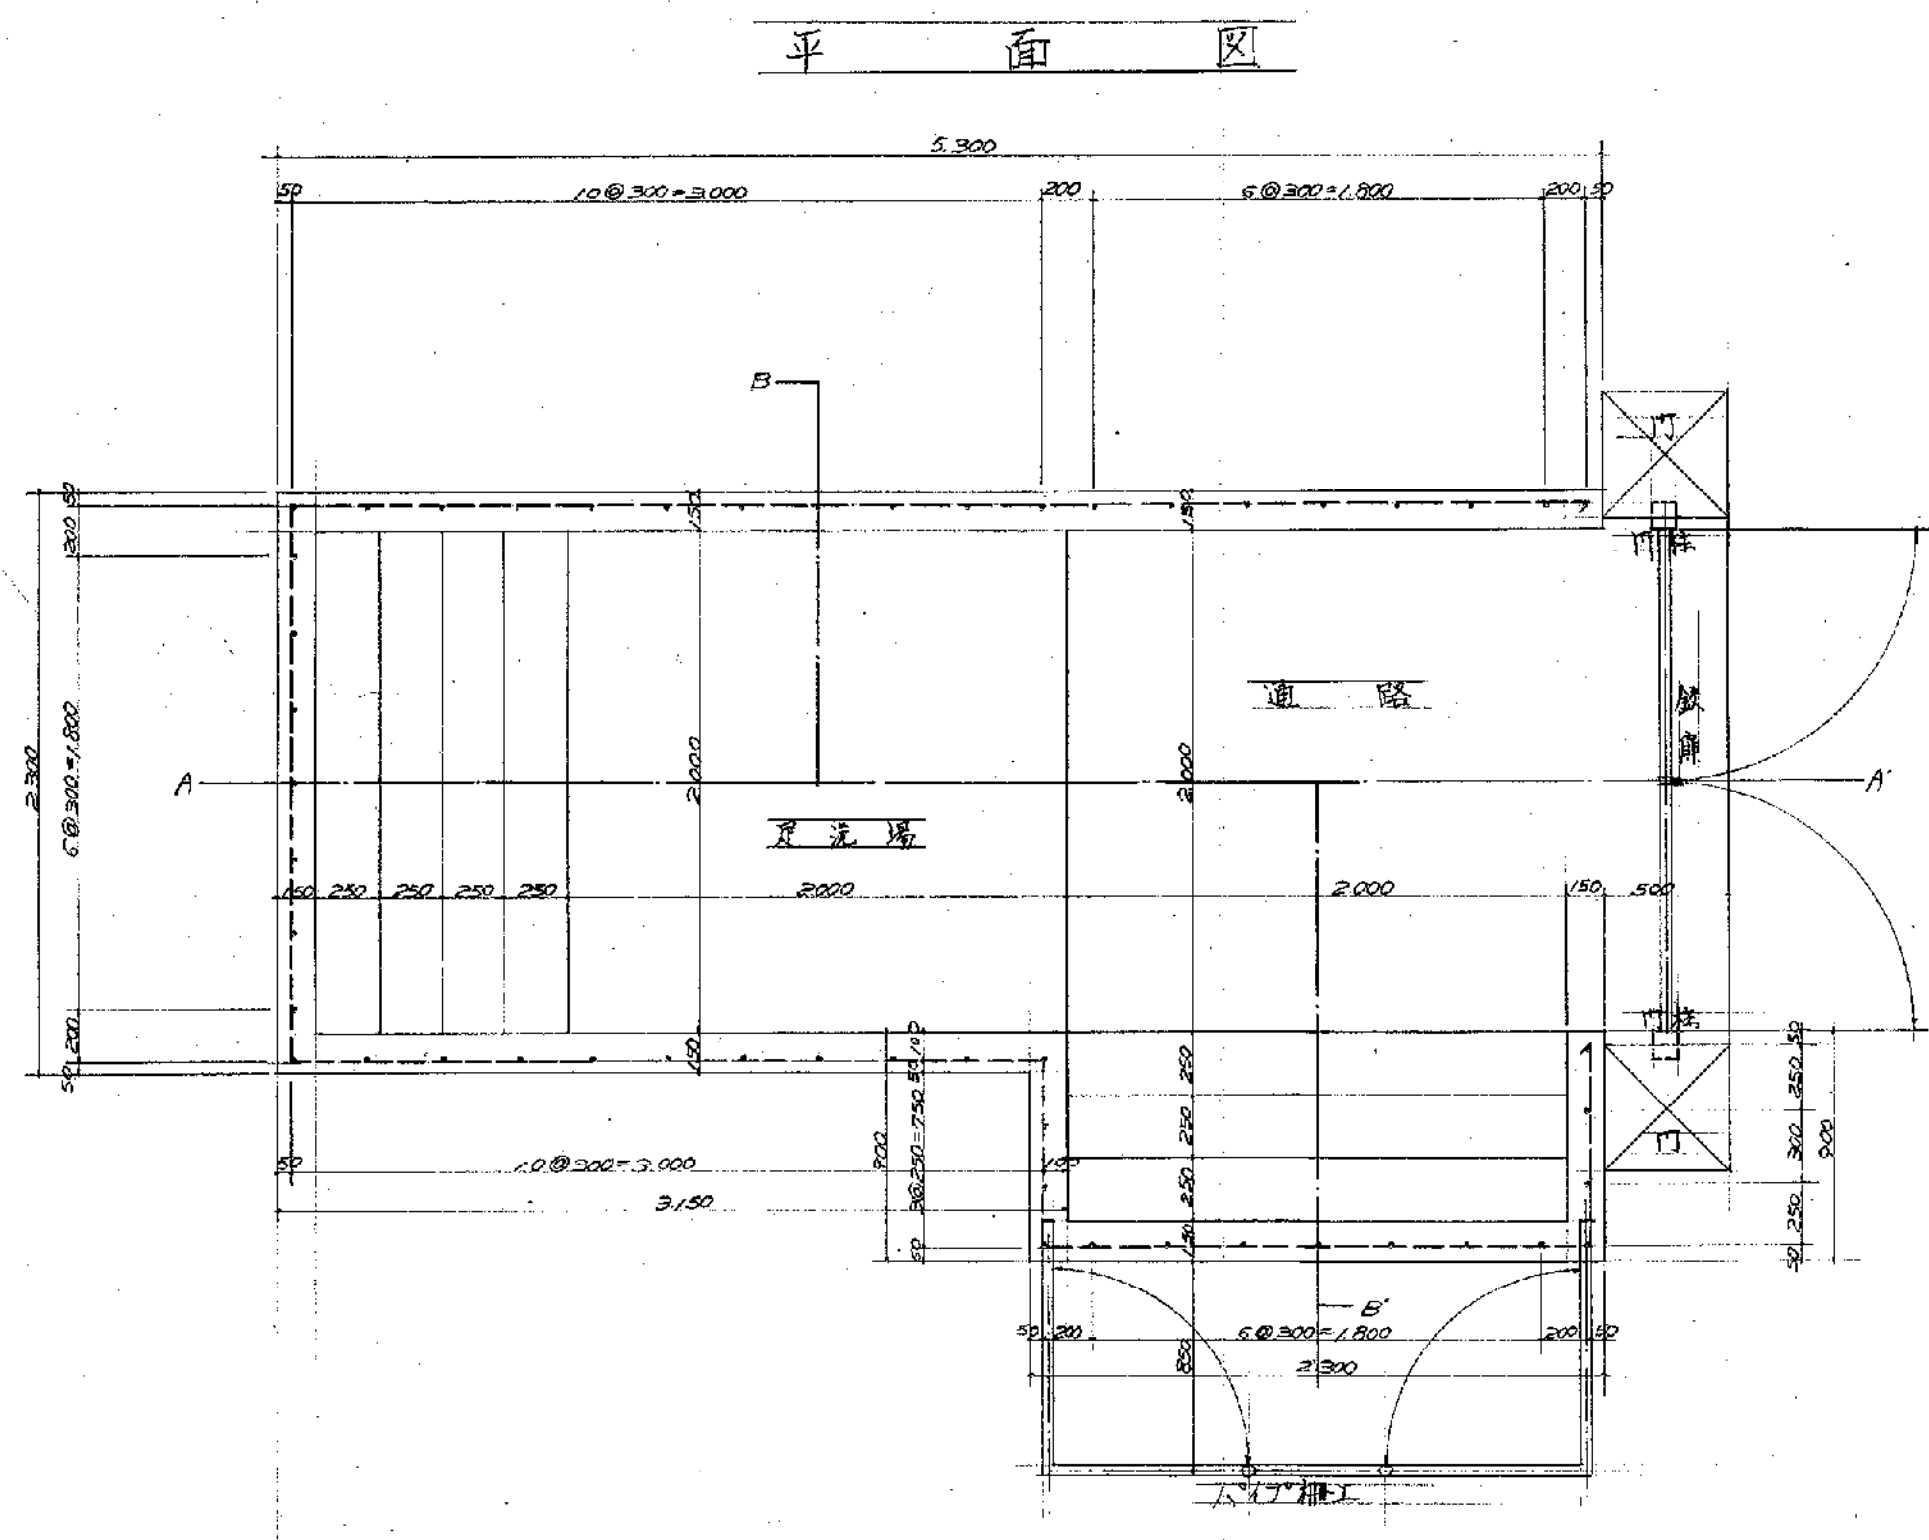


事業名	菰山小学校水泳プール建設工事		
工事名	足洗場及通路詳細図	図面番号	8
縮尺	1:50	単位	m
町長	助役	課長	係長
事業主体	新潟県北蒲原郡豊栄町		


平面図

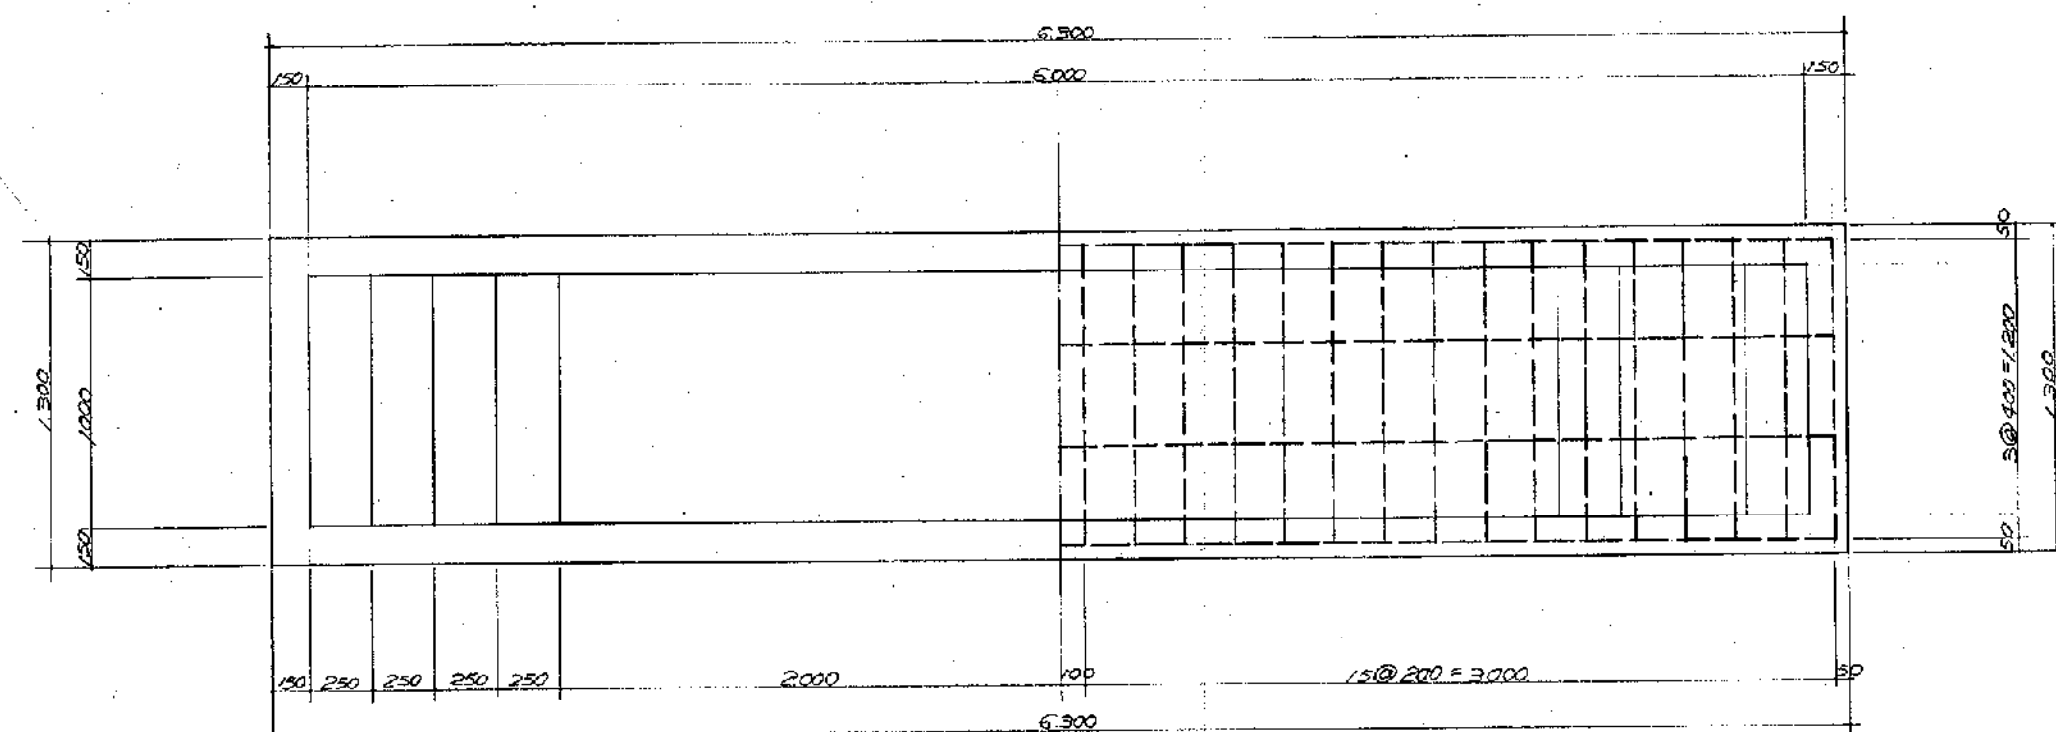

側面図

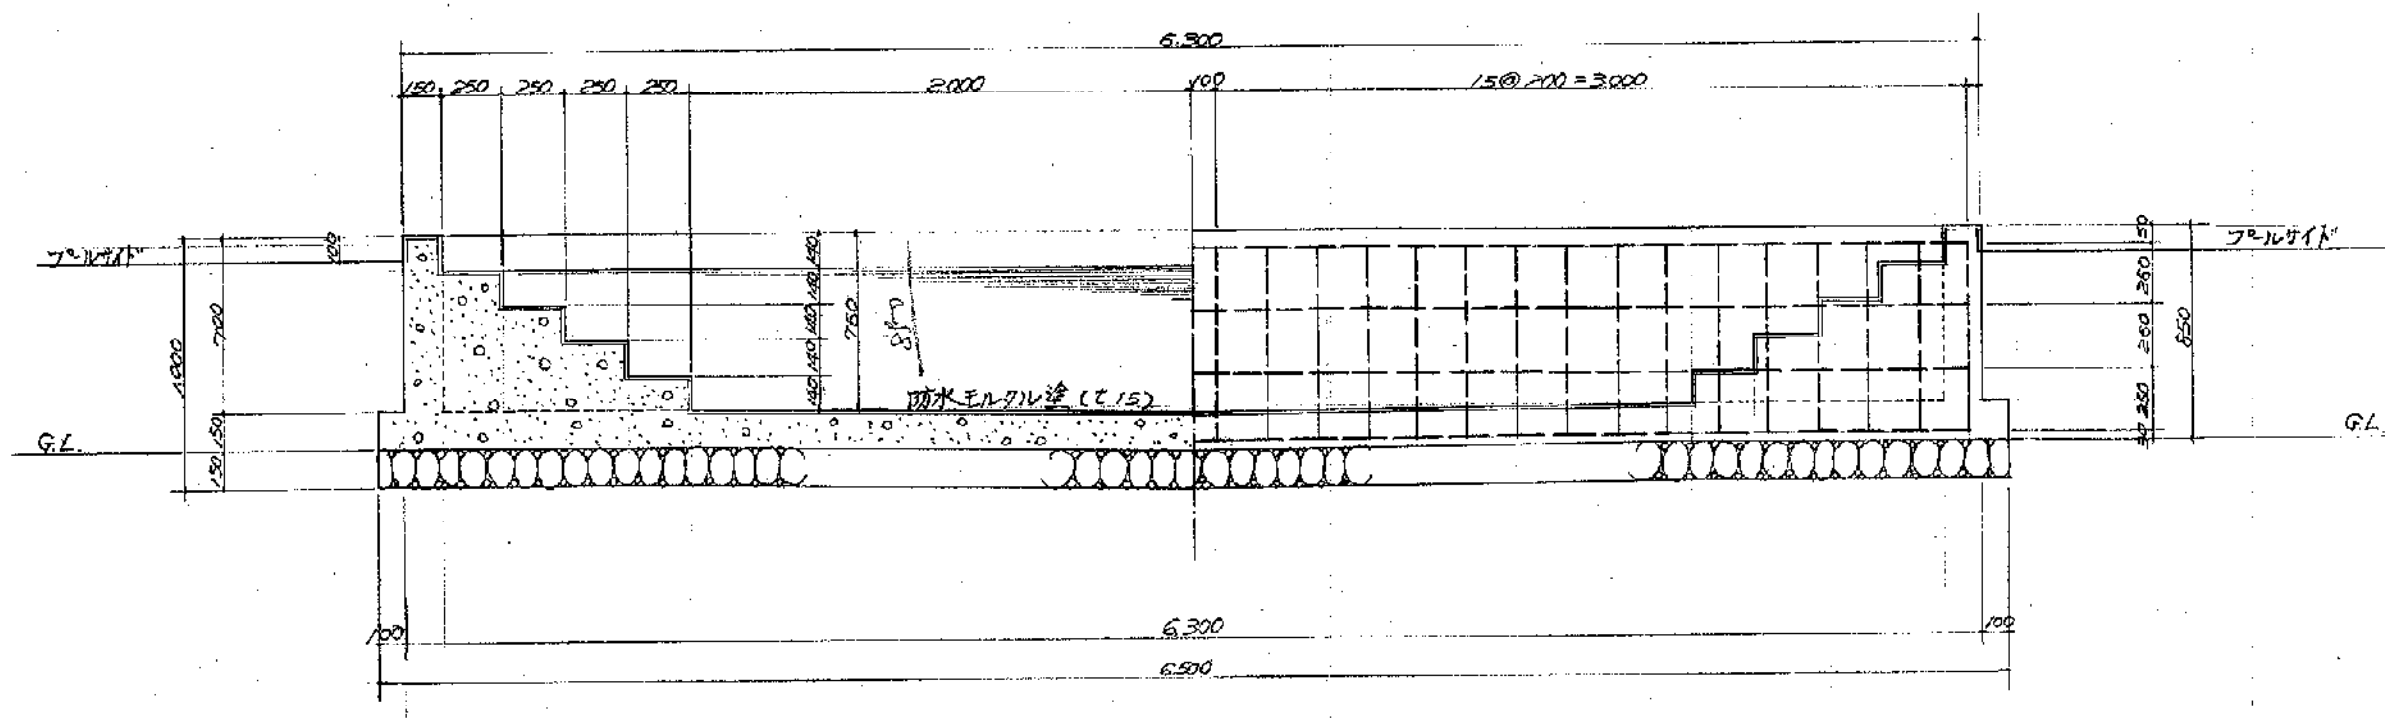

鉄筋図

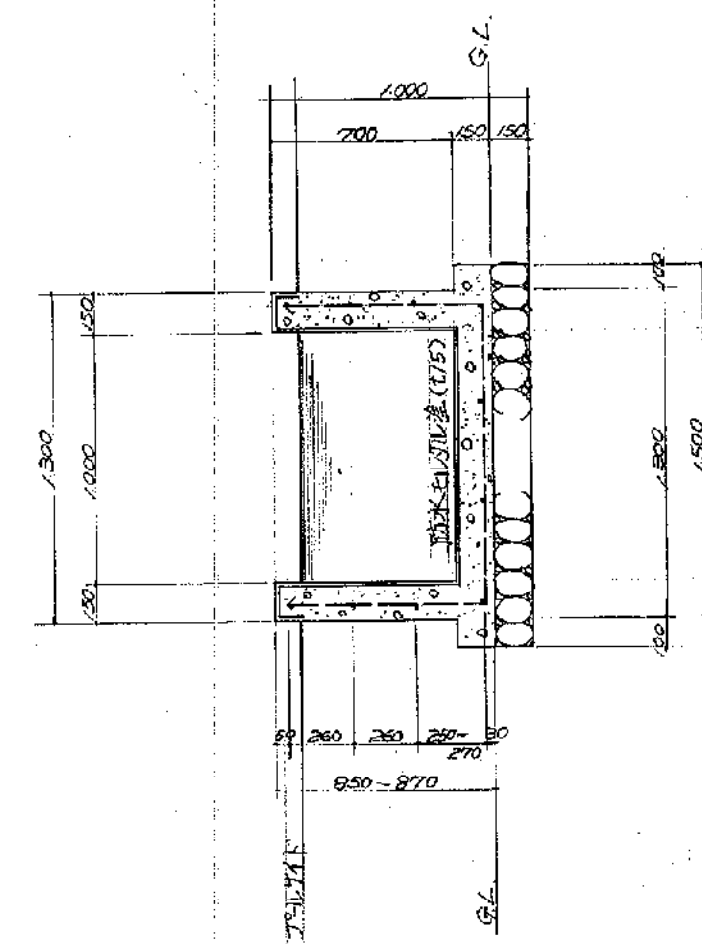

(1) 29 x 2,000 N=12本

(2) 29 x 2,000 N=20本

(3) 29 x 2,000 (継手2箇所) N=2本

(4) 29 x 2,000 (継手4箇所) N=2本

事業名	菟山小学校水泳プール建設工事				
工事名	消毒槽詳細図				
図名	1 : 30	図番	11	単位	m ²
縮尺	1 : 30	単位	m ²	町長	助役
町長	助役	課長	係長	係	
事業主体	新潟県北蒲原郡豊栄町				