



A-A' 断面図

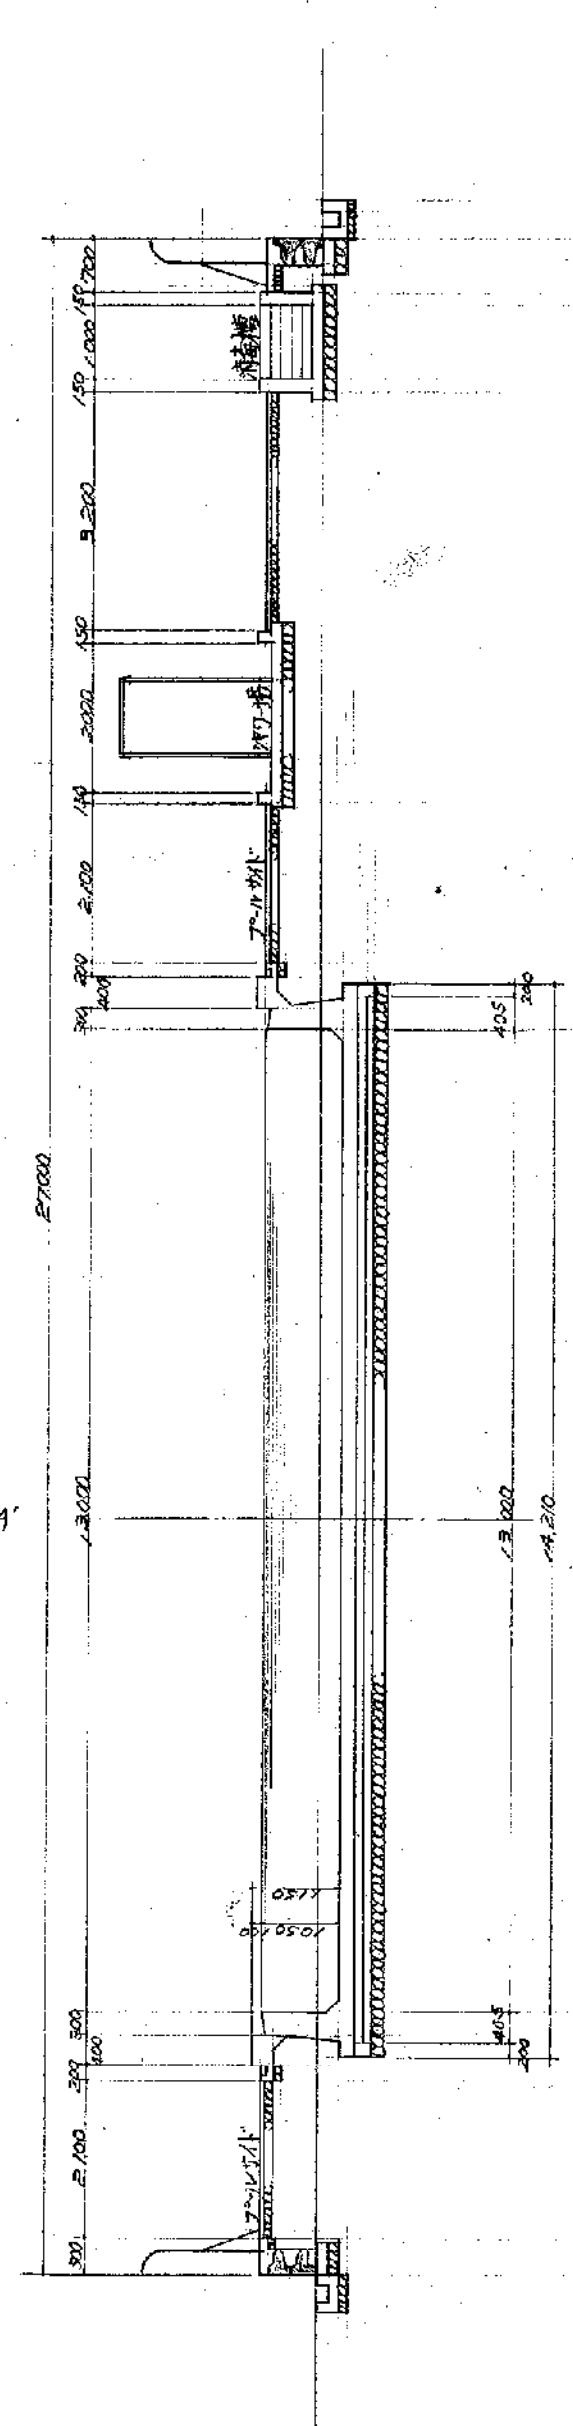


B-B' 断面図

事業名	笹山小学校水泳プール工事			
工事名	平面及び断面図			
図名	平面及び断面図	図番	1	
縮尺	1:100	単位	m	
町長	助役	課長	係長	係
事業主体	新潟県北蒲原郡豊栄町			


端壁断面詳細図 S=1:30

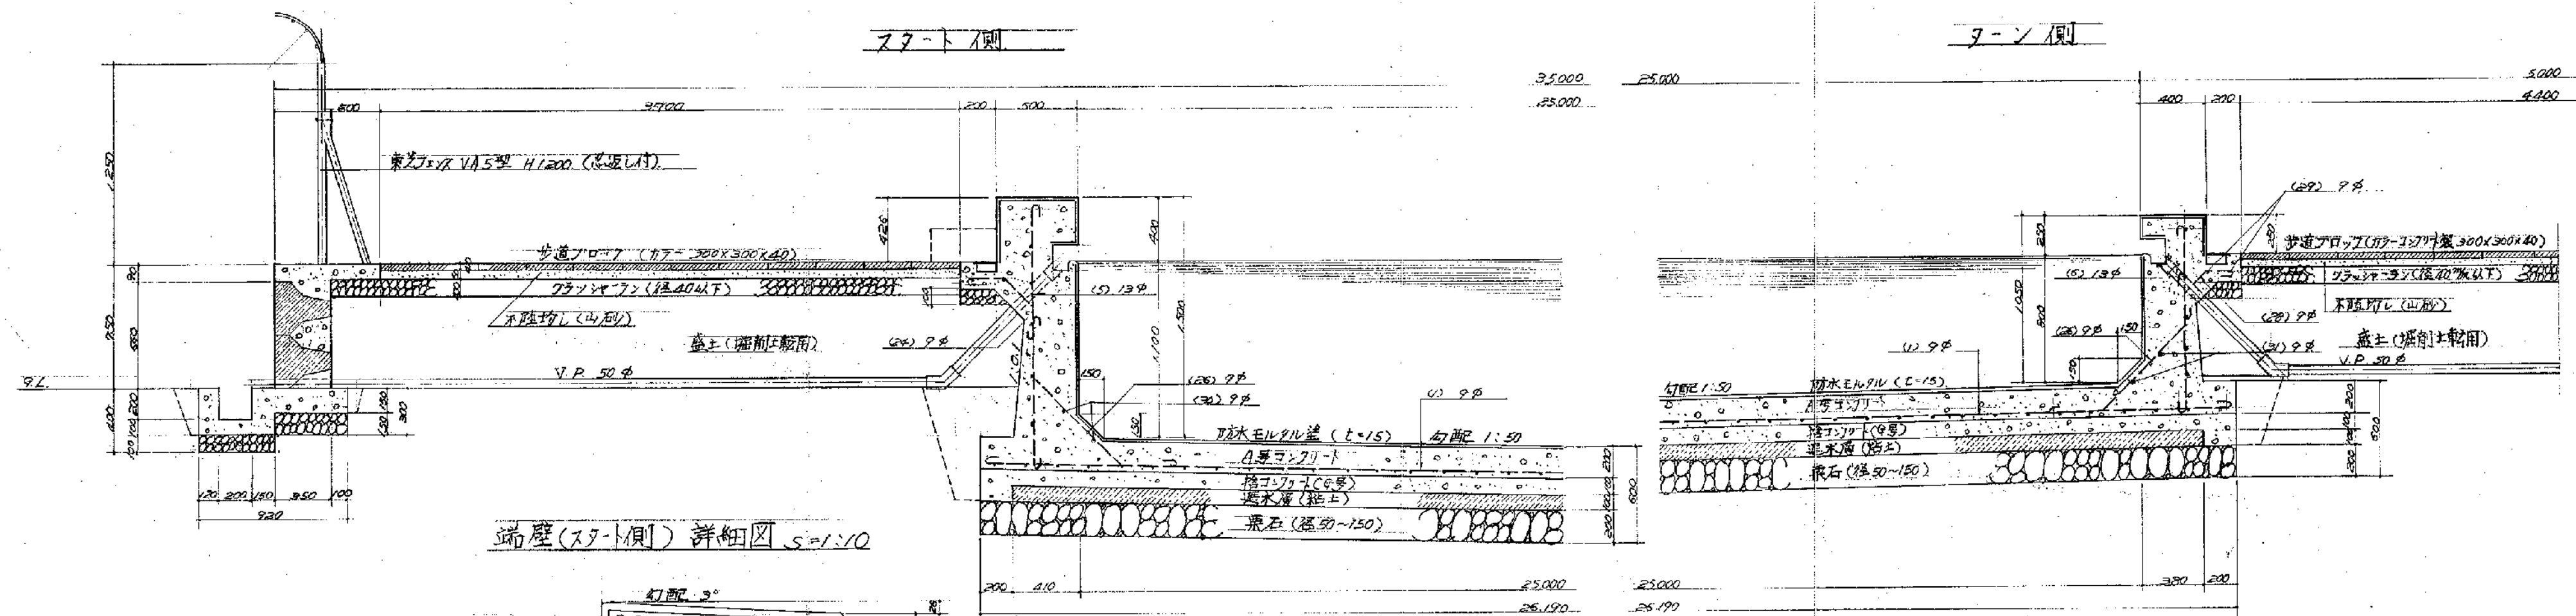


端壁(スラブ側)詳細図 S=1:10

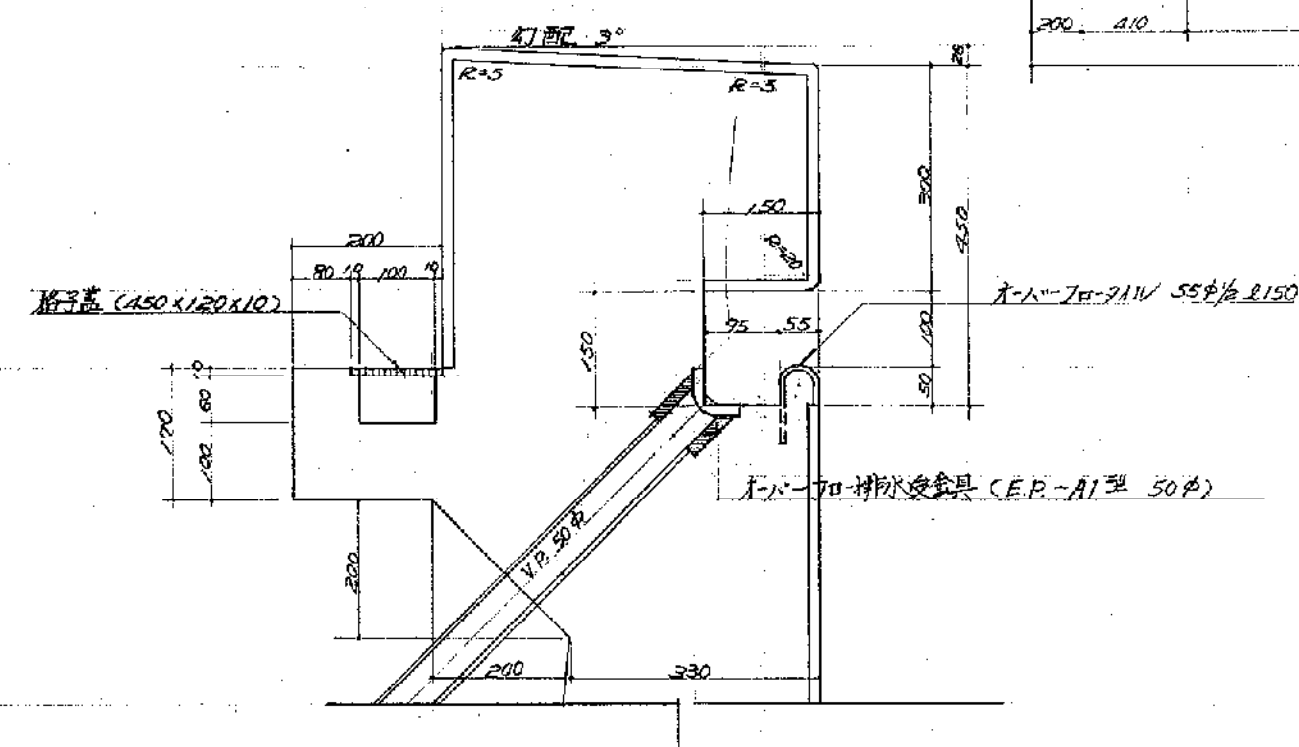


端壁(7-7側)詳細図 S=1:10

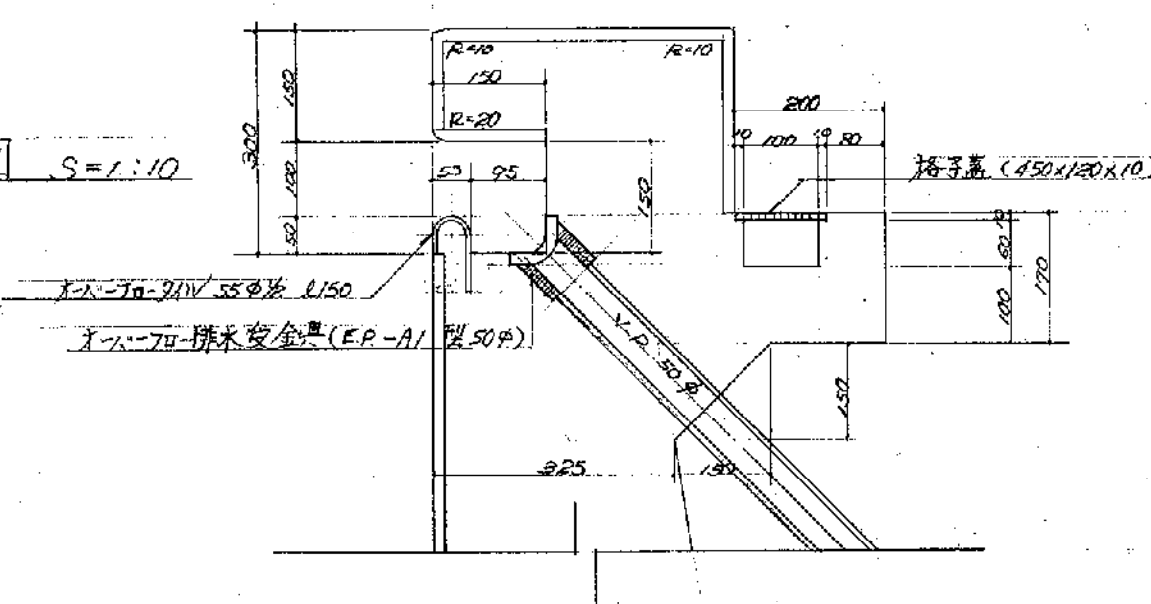

側壁断面詳細図 S=1:30

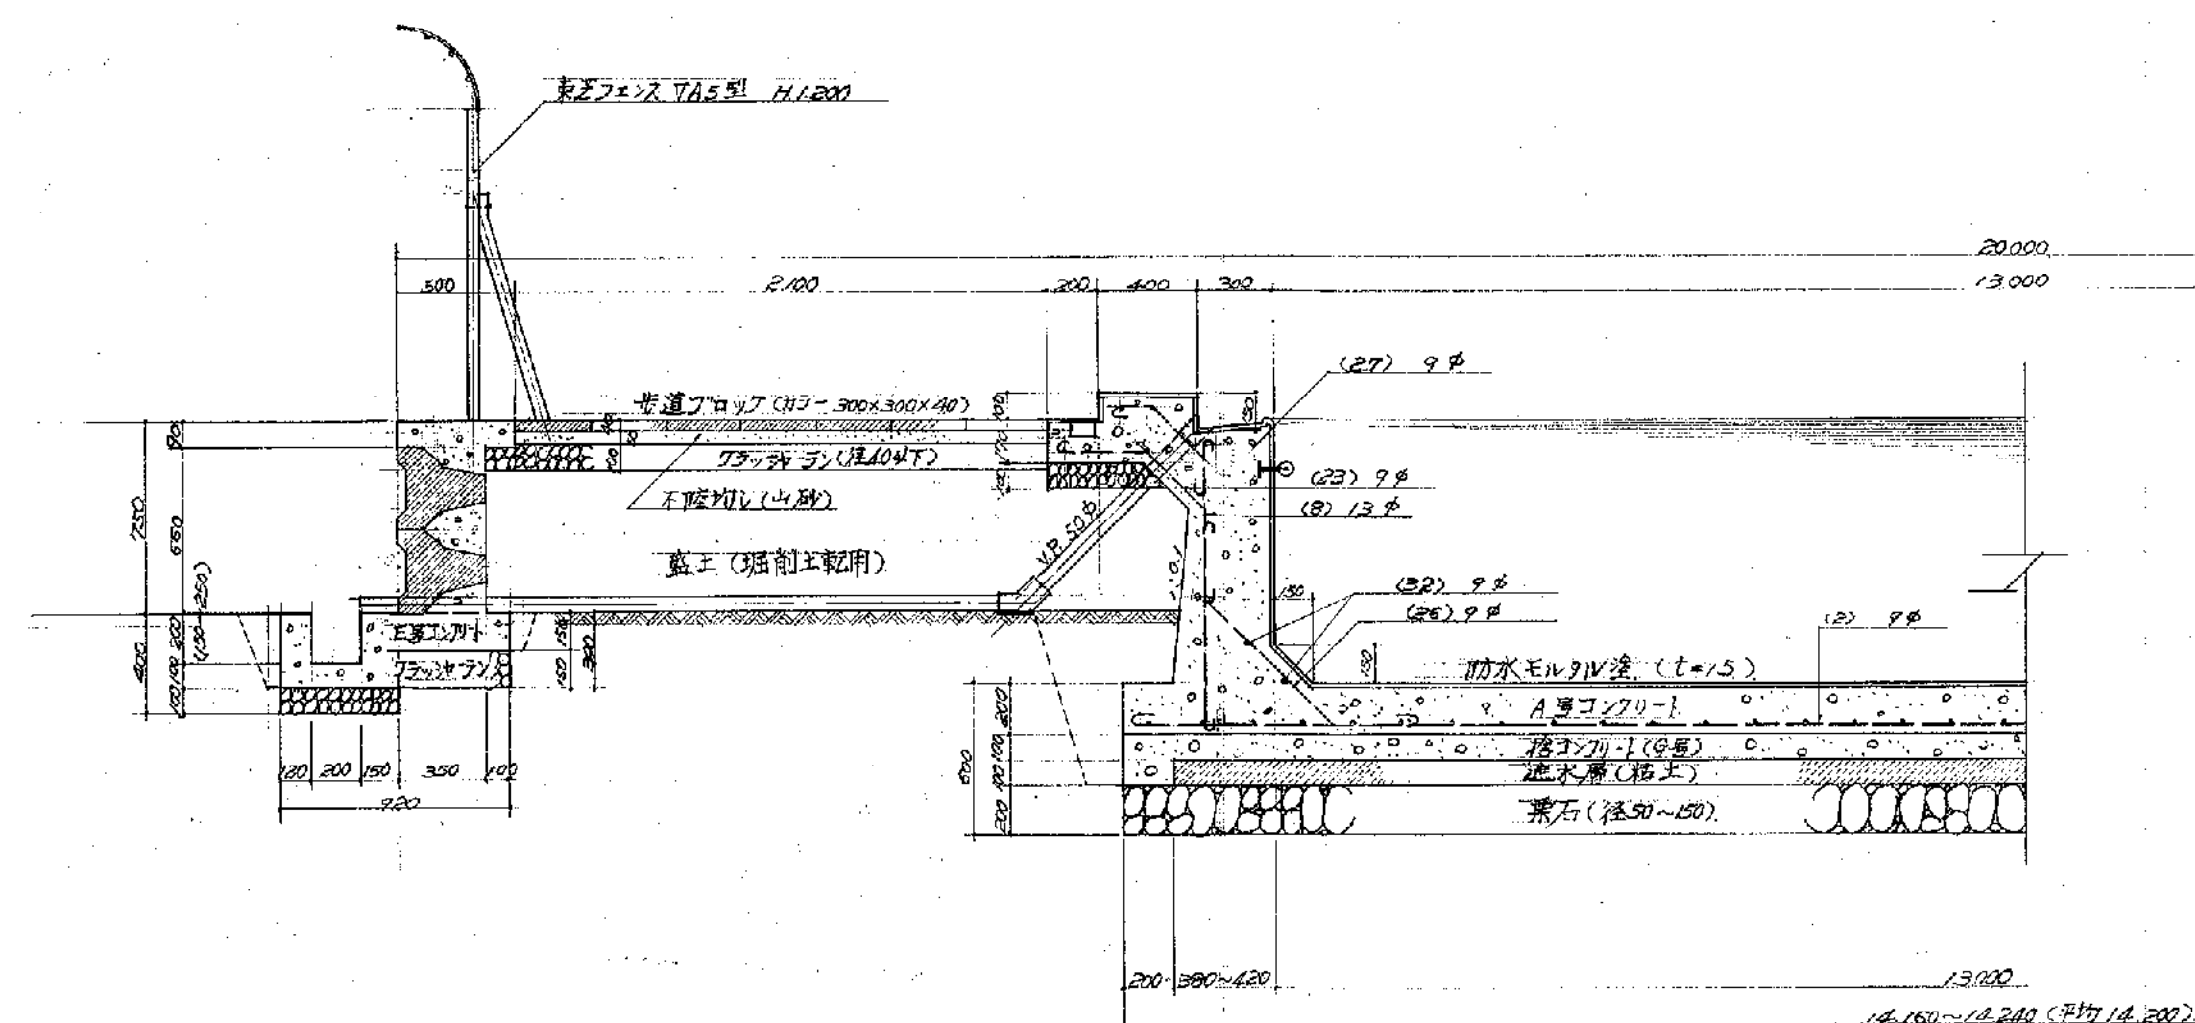


側壁断面詳細図 S=1:10

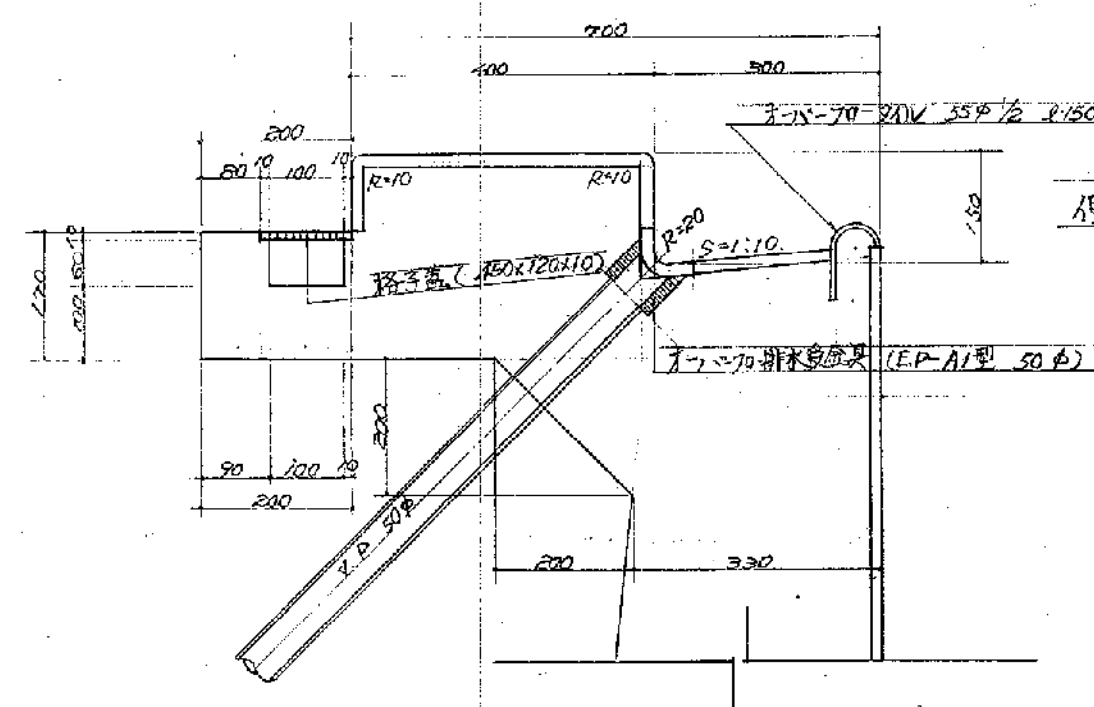


事業名				
工事名	笹山小学校水泳プール工事			
図名	詳細図	図面番号	2	
縮尺	1:10~1:30	単位	mm	
町長	助役	課長	係長	係
事業主体	新潟県北蒲原郡豊栄町			

[illegible]

事業名										
工事名	笠山小学校水泳プール工事									
図名	配筋	図	圖書面番	3						
縮尺	1 : 100			単位	mm					
町長	助役	課長	係長	係						
事業主体	新潟県北蒲原郡豊栄町									

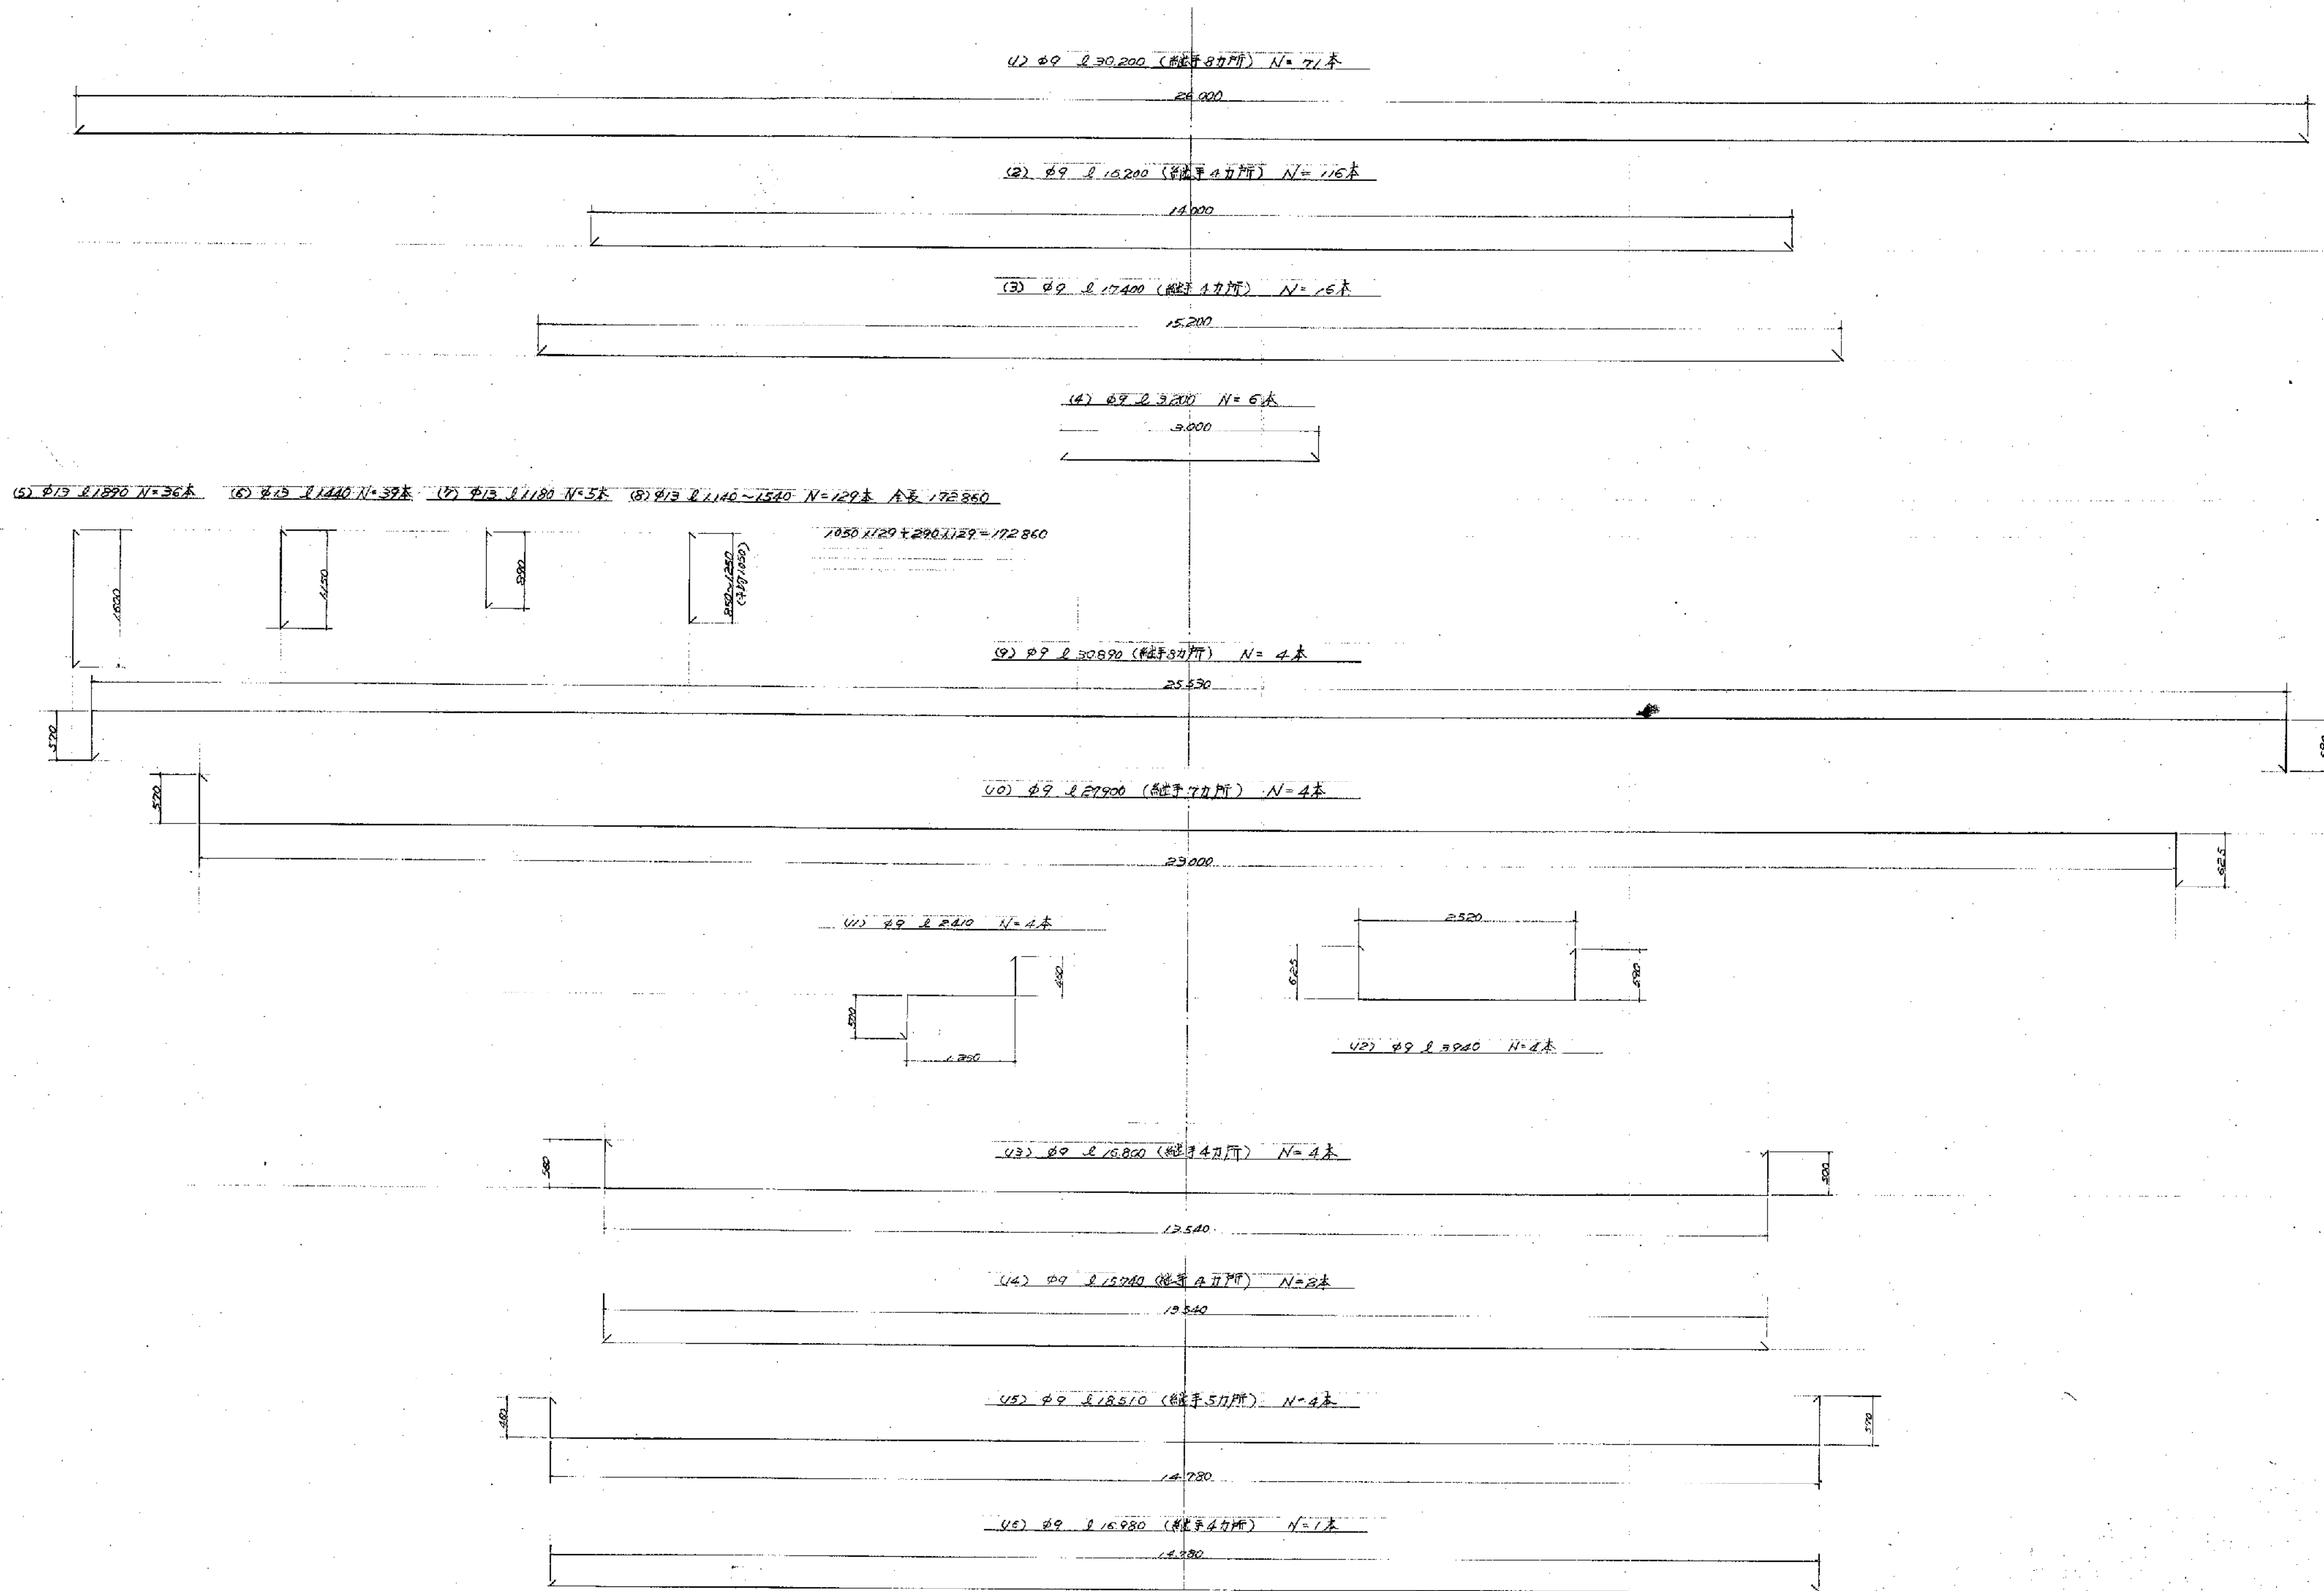


事業名					
工事名		笹山小学校水泳プール工事			
図名		鉄筋図 (No.1)		図番	面番
編尺		1:50		単位	㎡
町長	助役	課長	係長	保	
事業主体		新潟県北蒲原郡豊栄町			

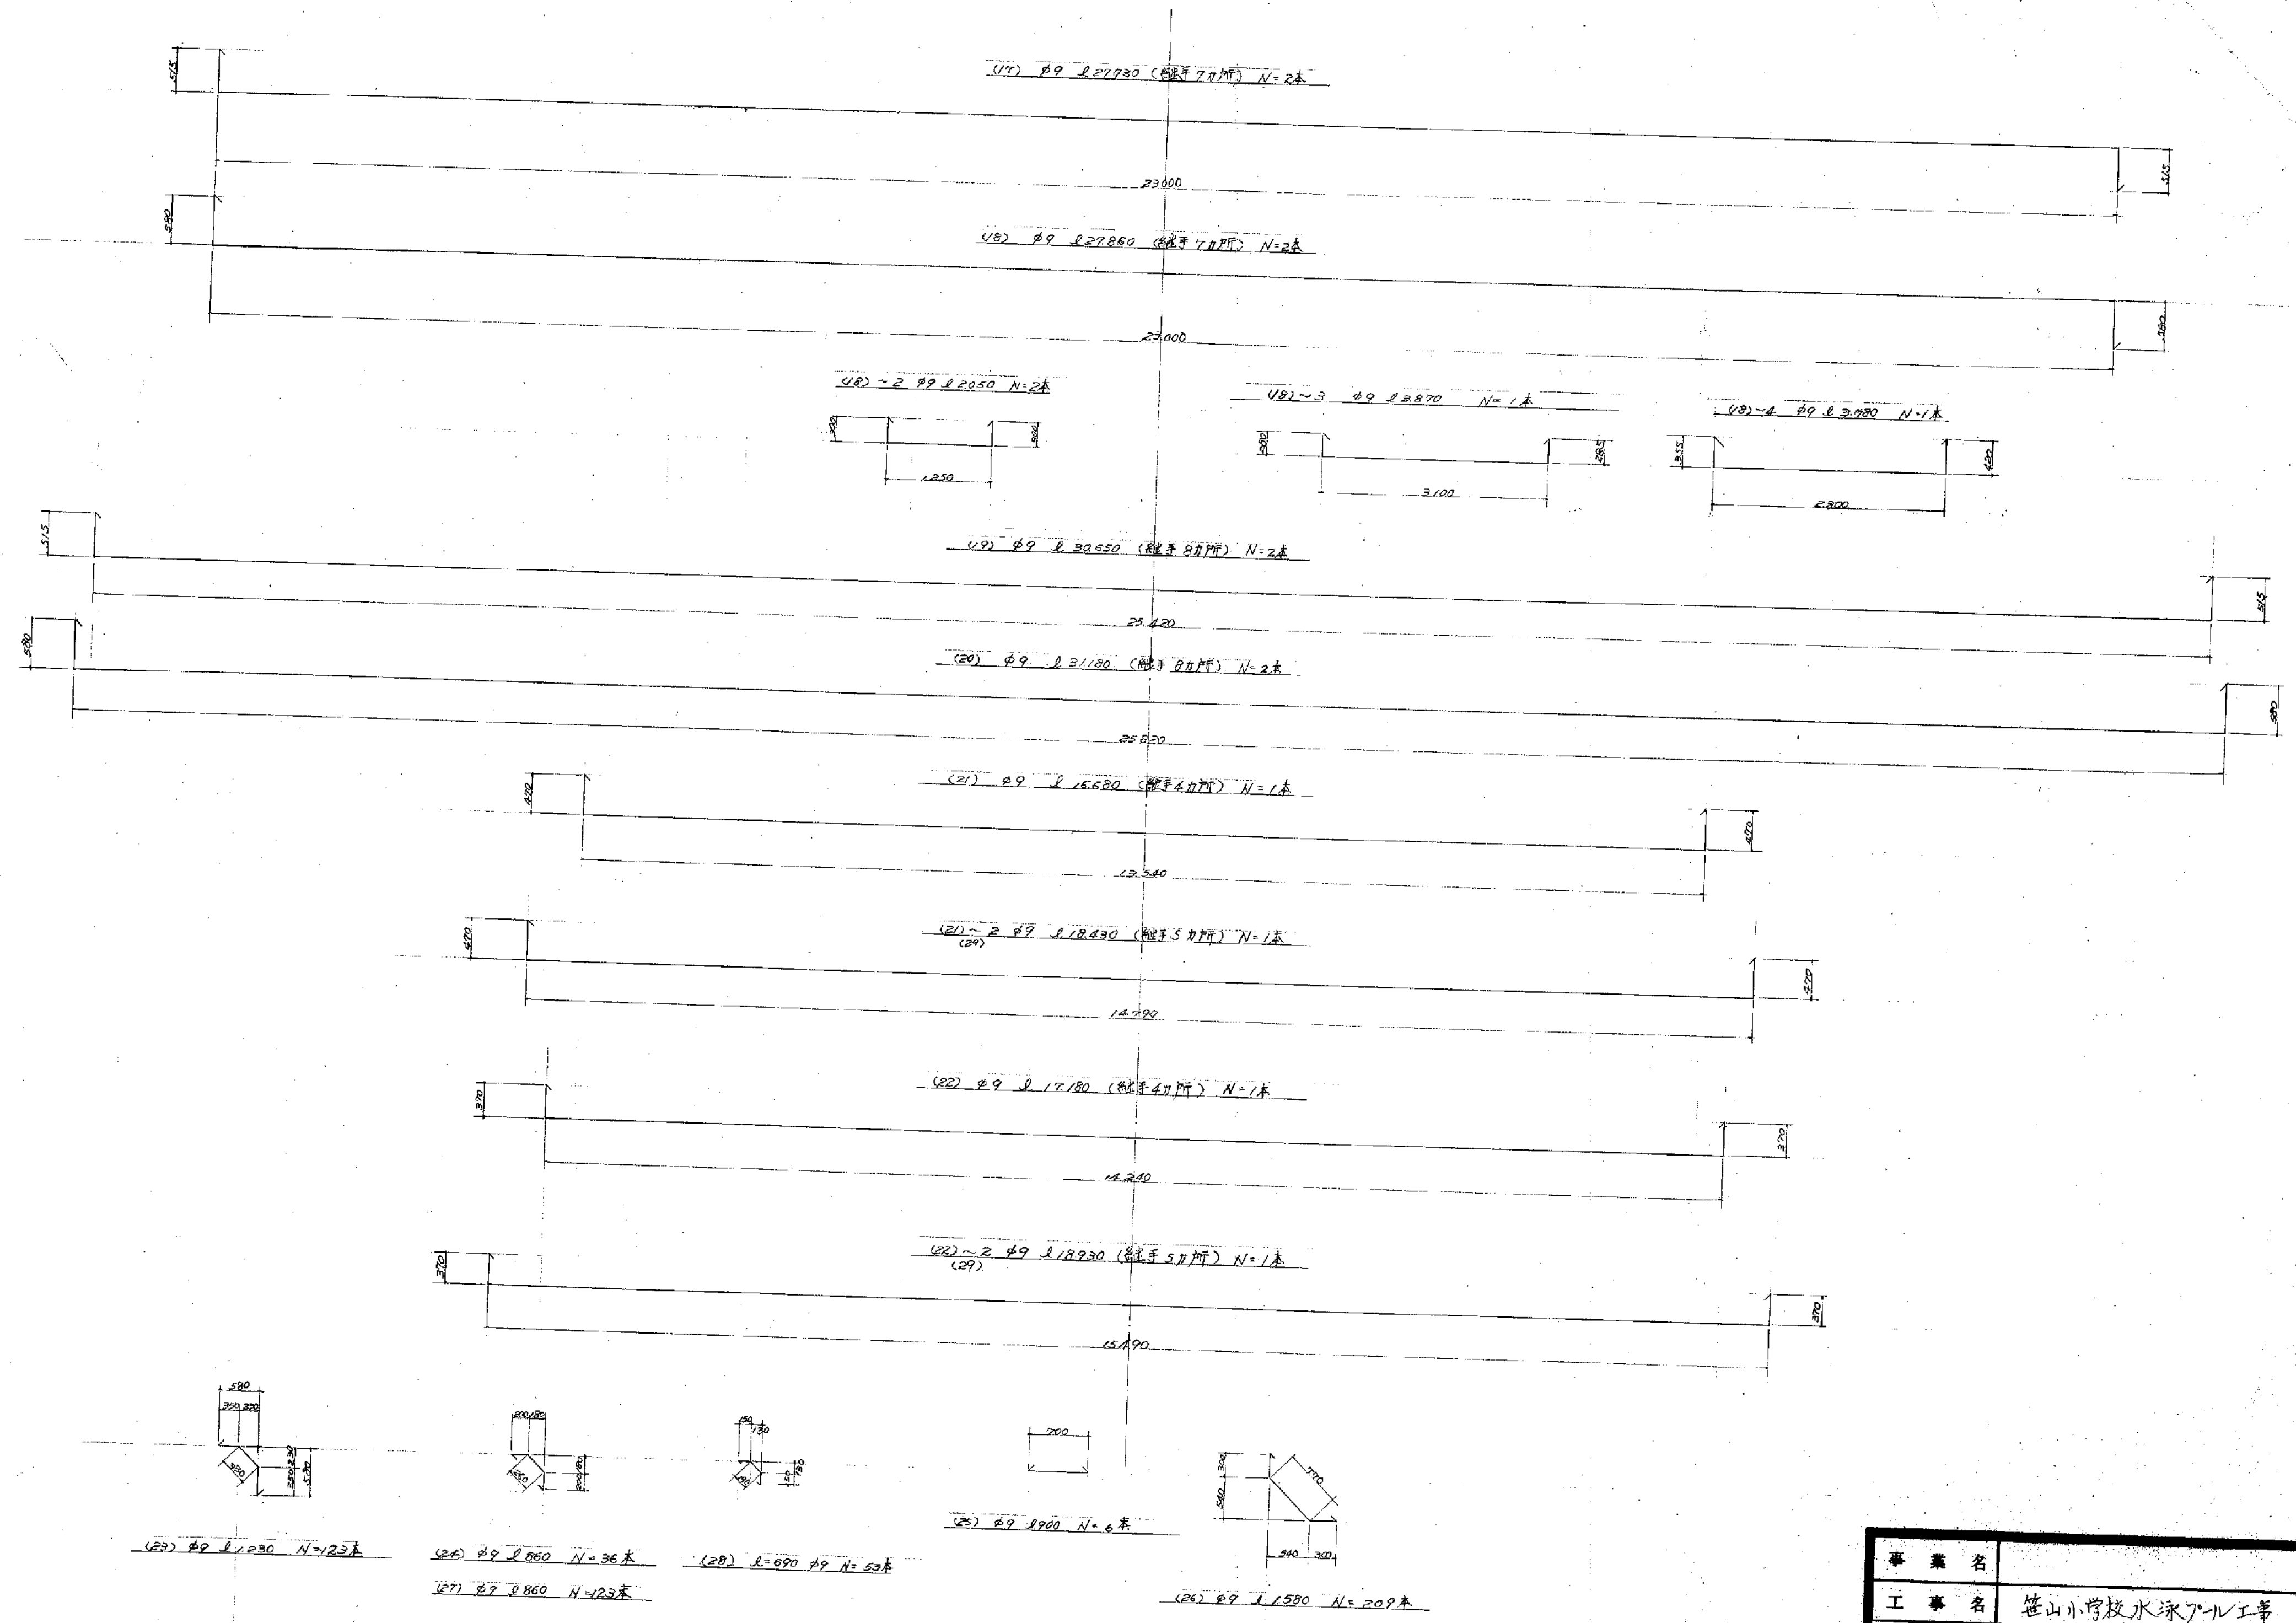


事業名	笹山小学校水泳プール工事			
工事名	鉄筋図 (No. 2)			
図名	1:50	図面番号	5	単位
縮尺	1:50	単位	㎡	1/100
町長	助役	課長	保長	保
事業主体	新潟県北蒲原郡豊栄町			

プール内階段詳細図 S=1:30

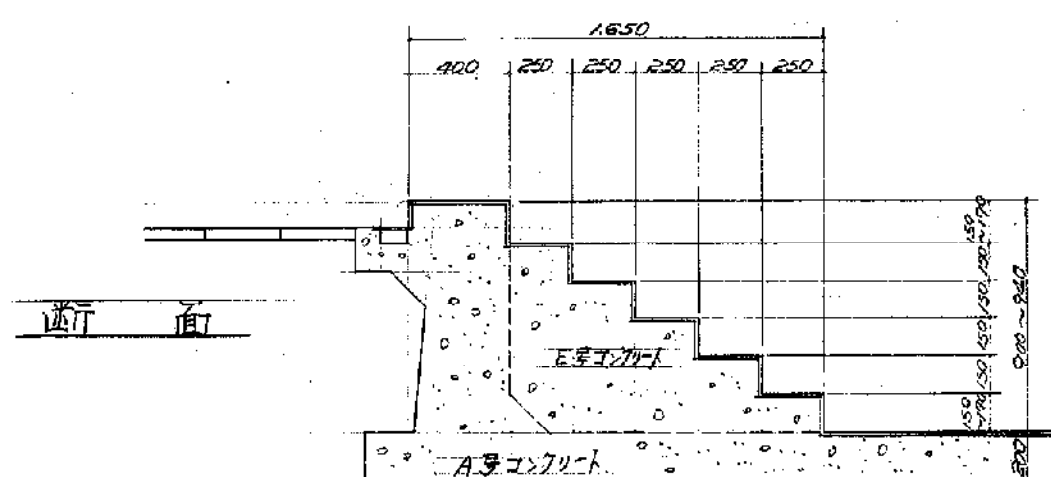


通付面

平面

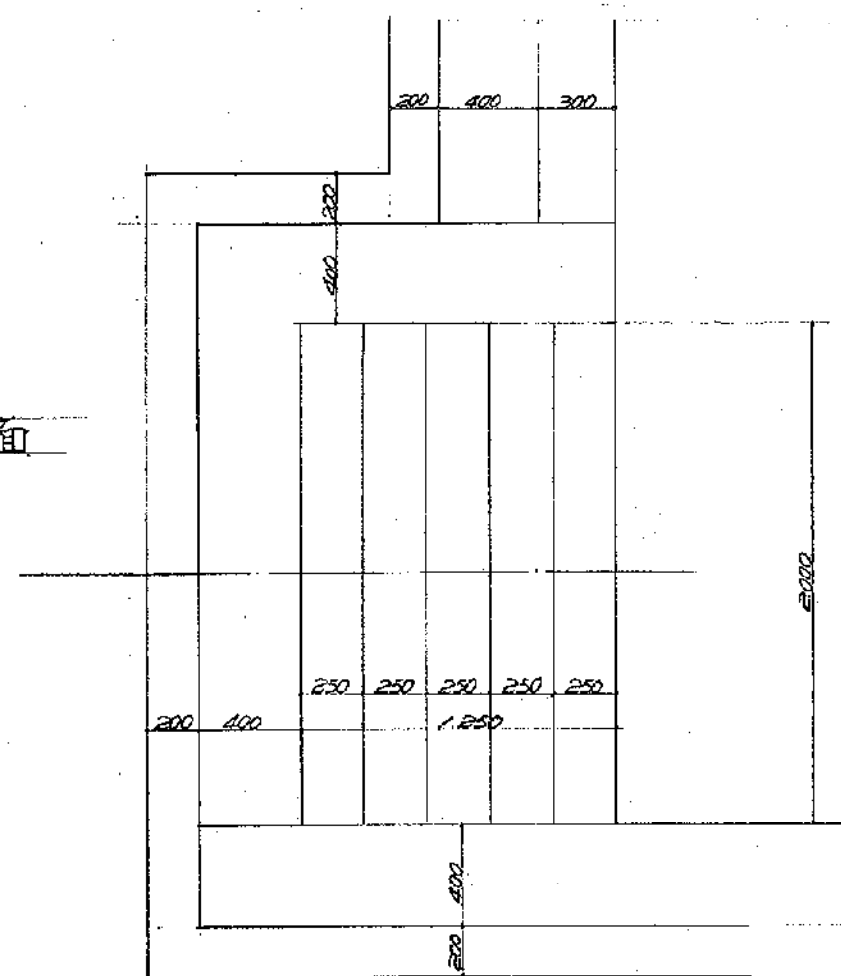


ラダー詳細図 S=1:30

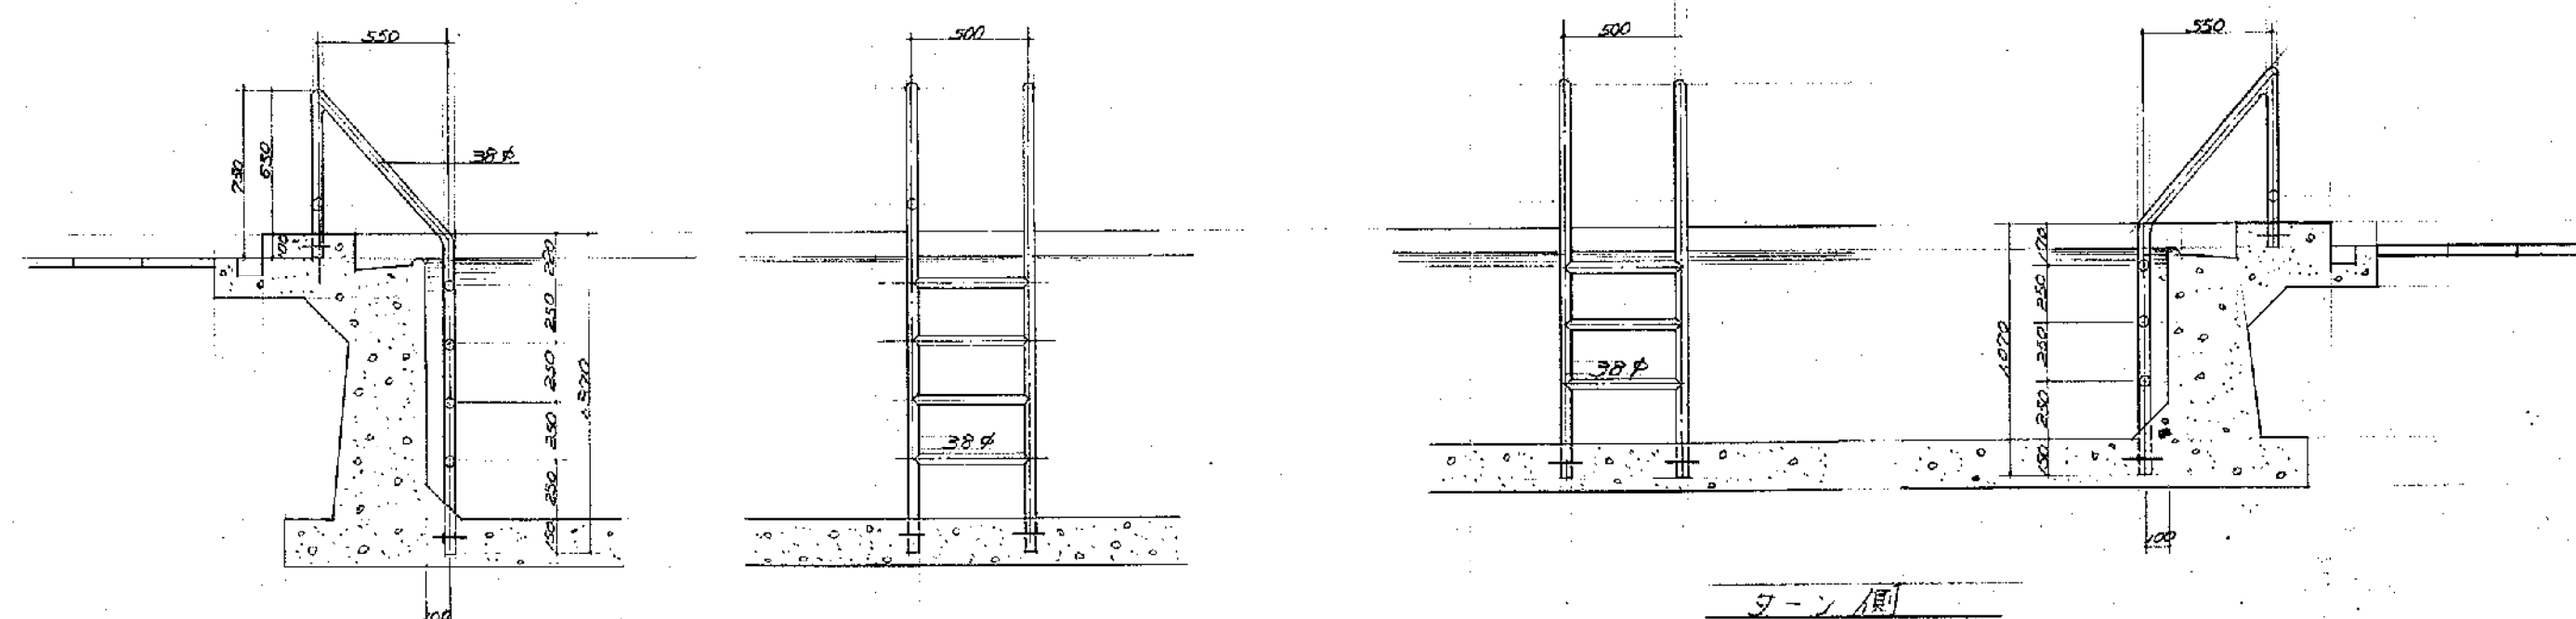

スタート側

ゴール側


スタート台詳細図 S=1:20

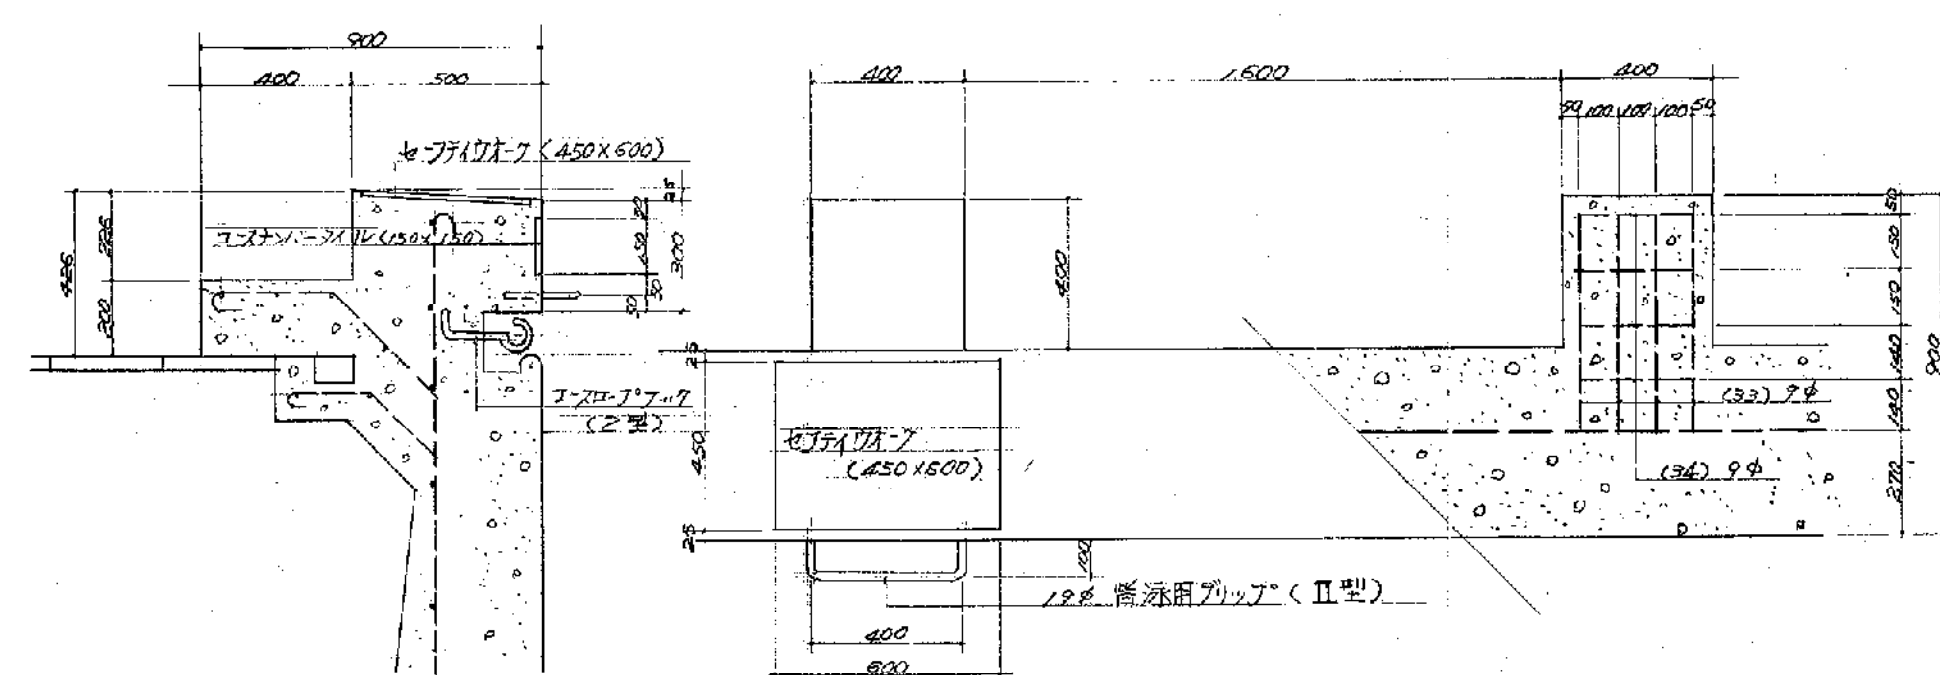


断面

平面


手摺詳細図 S=1:10

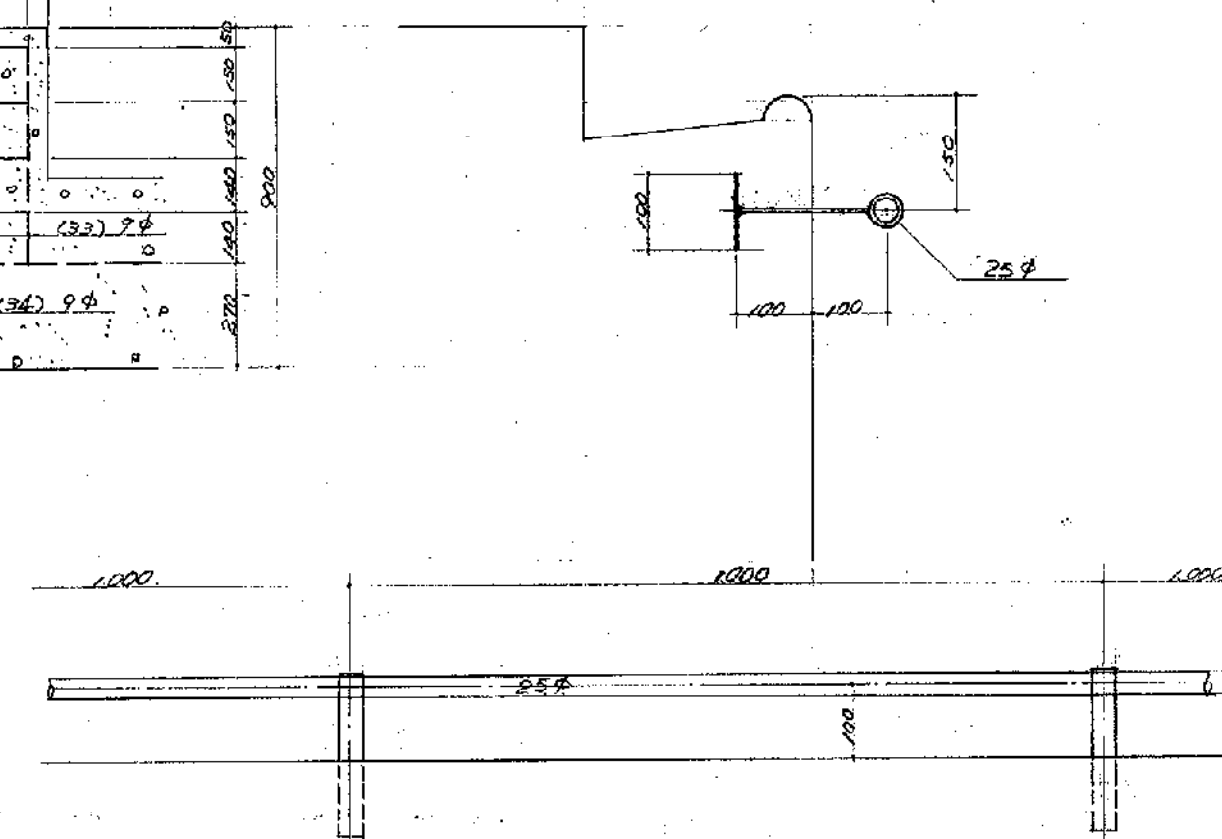

底面排水詳細図 S=1:30

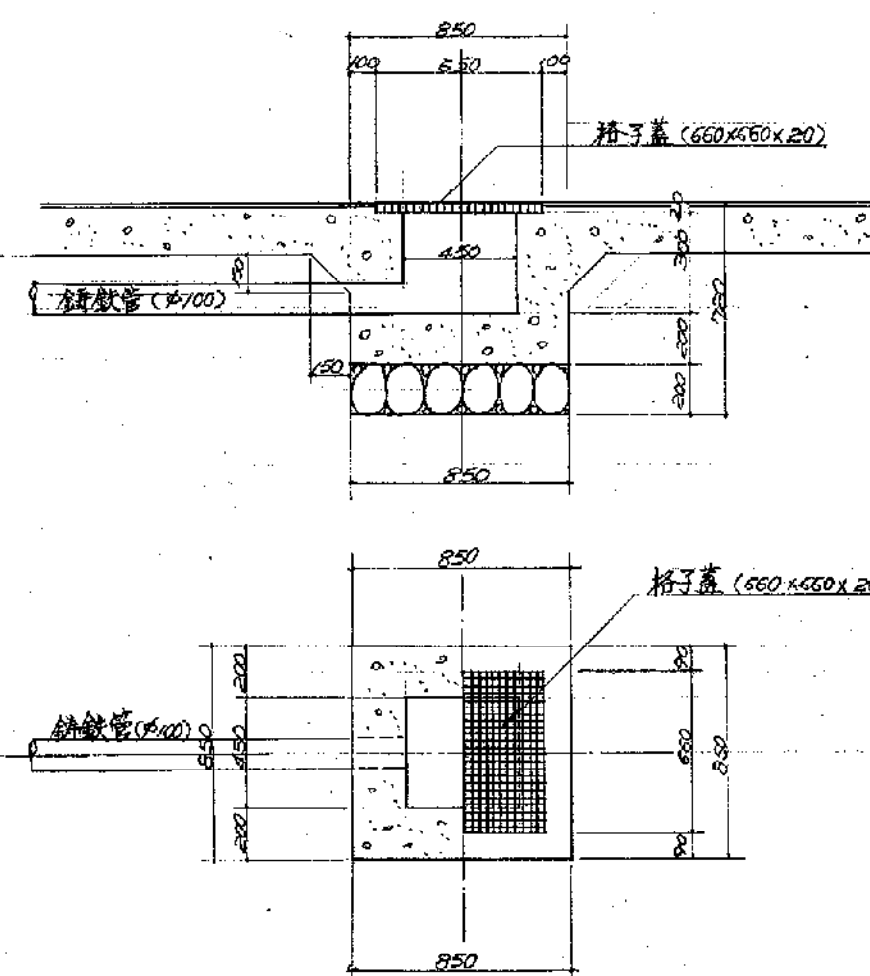


錆鉄管布設図 S=1:10

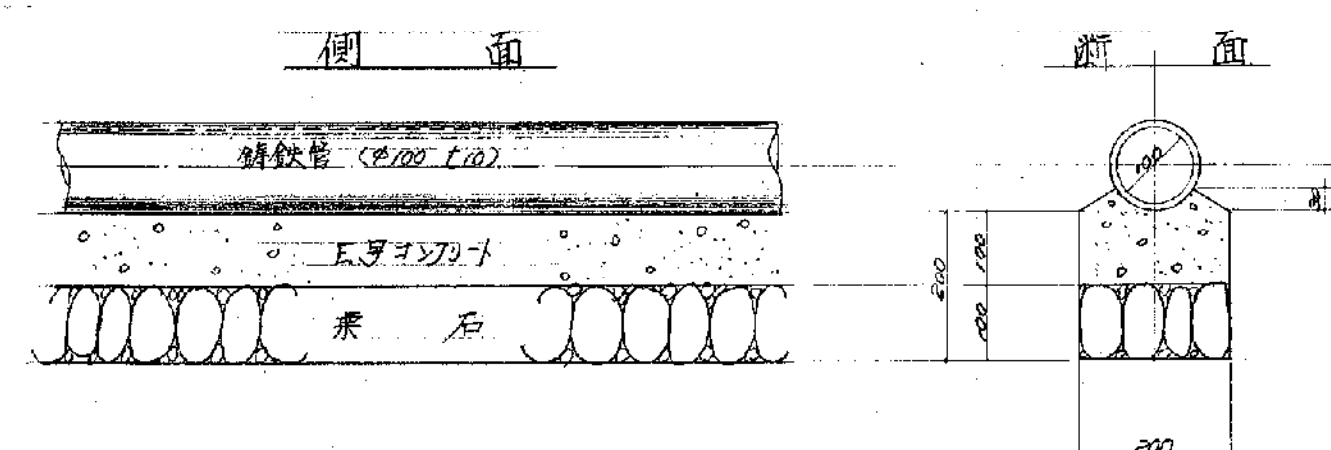


側面

断面

事業名	笹山小学校水泳プール工事			
工事名	詳細図	図番	7	
縮尺	1:10 1:20 1:30	単位	m	
町長	助役	課長	係長	係
事業主体 新潟県北蒲原郡豊栄町				

 
$$S = 1.30$$

 
$S = 1.30$




新潟県北蒲原郡豊栄町


シャワー場詳細図 S=1:30

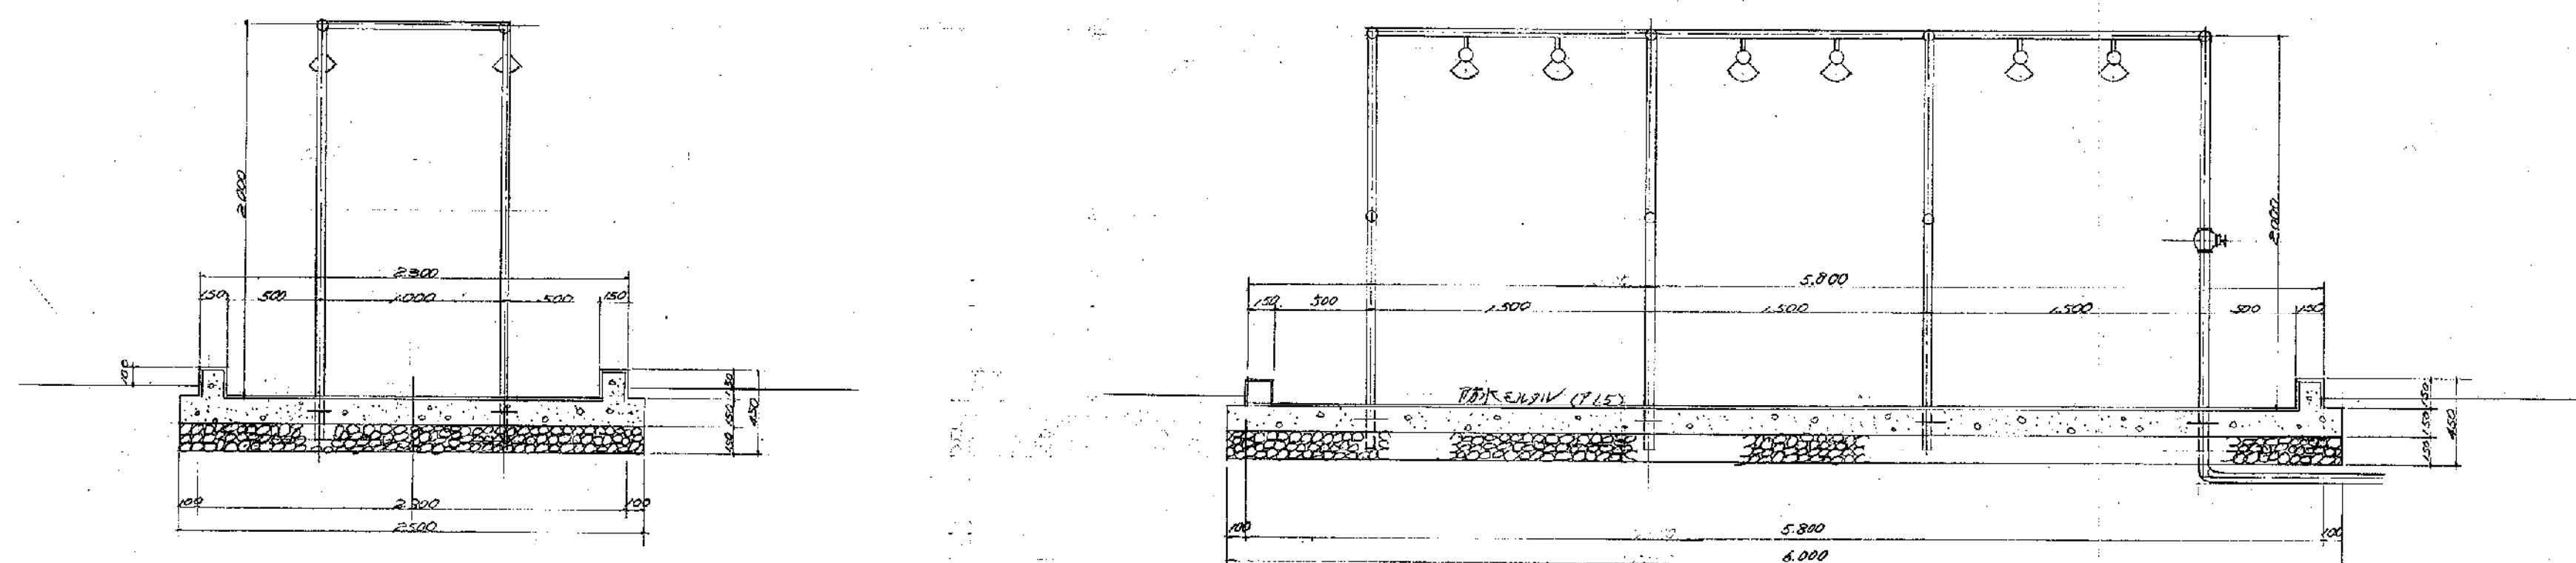

洗眼及口の水呑台詳細図 S=1:20


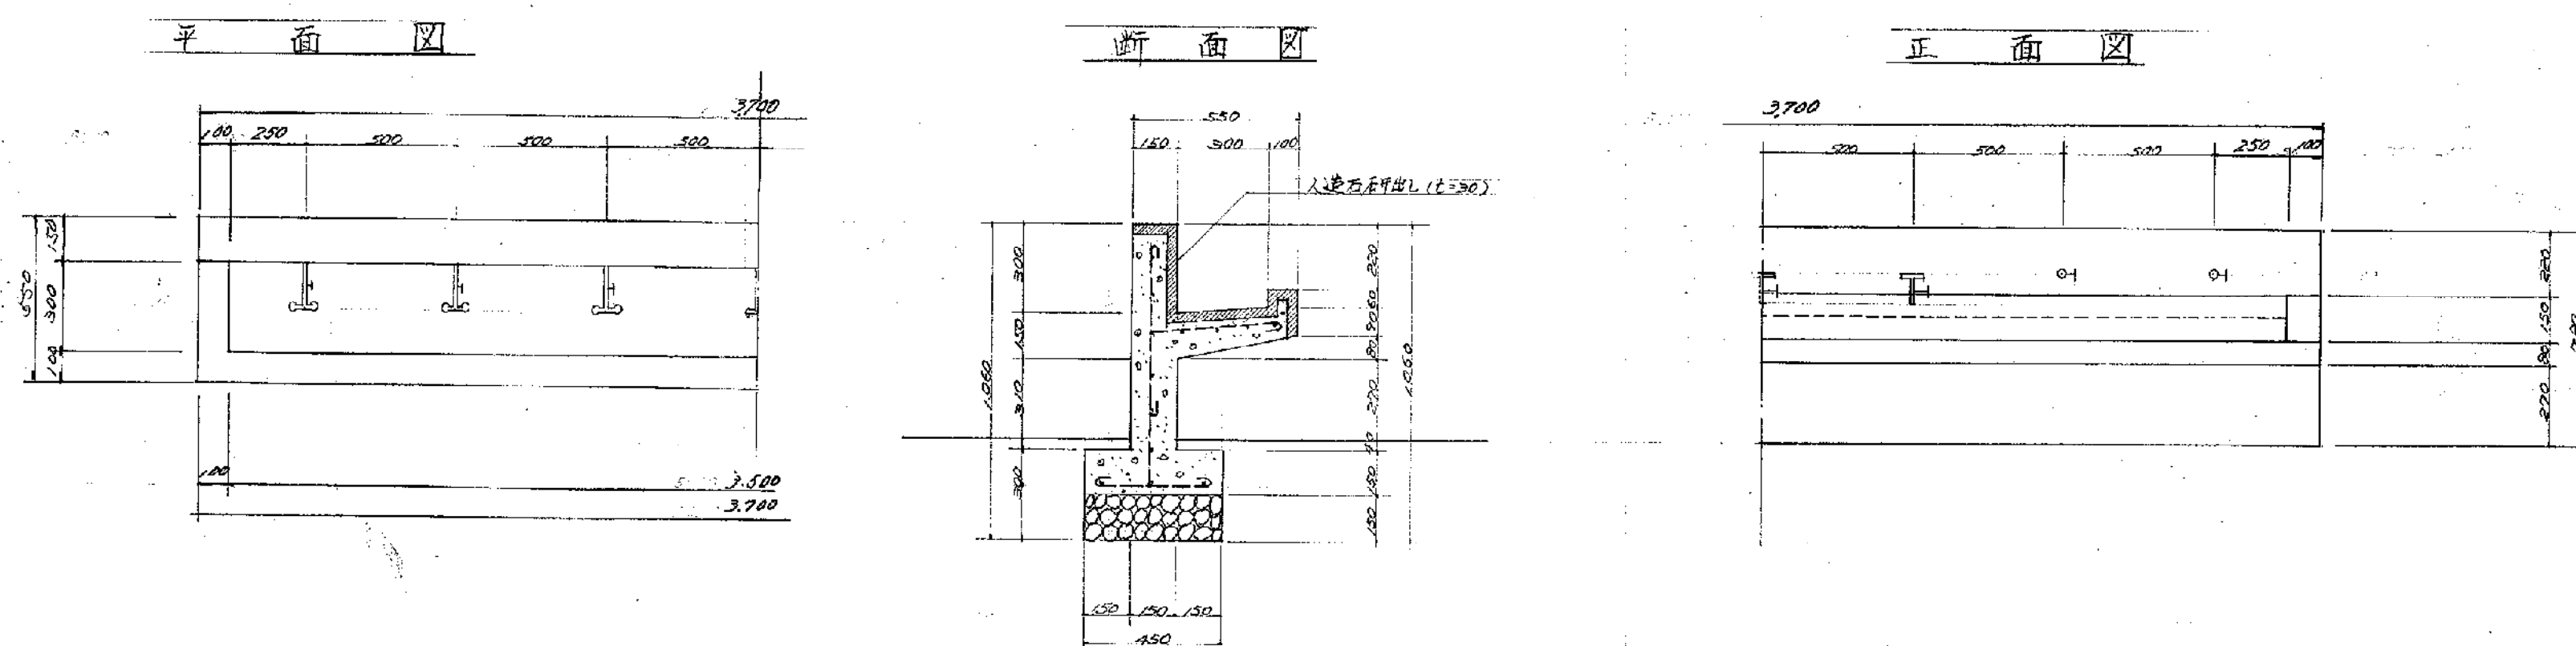


鉄筋図

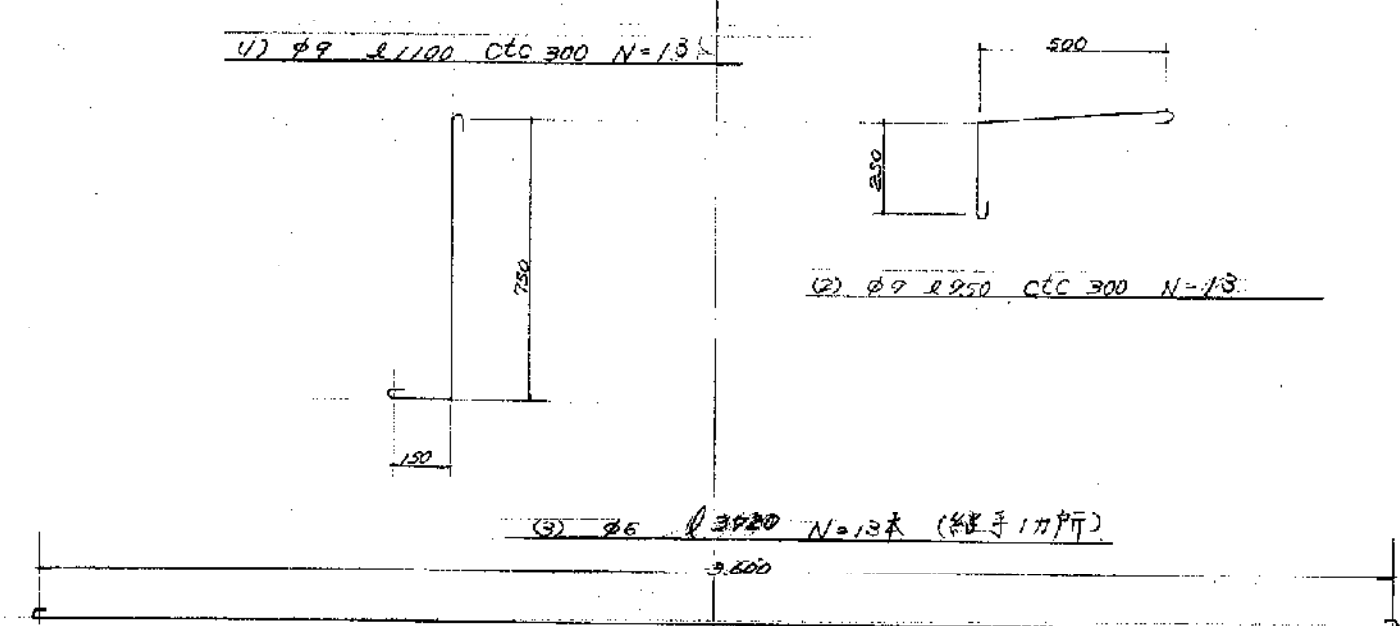


事業名							
工事名		笹山小学校水泳プール工事					
図名		詳細図		図面番号		9	
縮尺		1:20 ~ 1:30		単位		mm	
町長	助役		課長	係長		係	
事業主体		新潟県北蒲原郡豊栄町					


正面 (展开图)

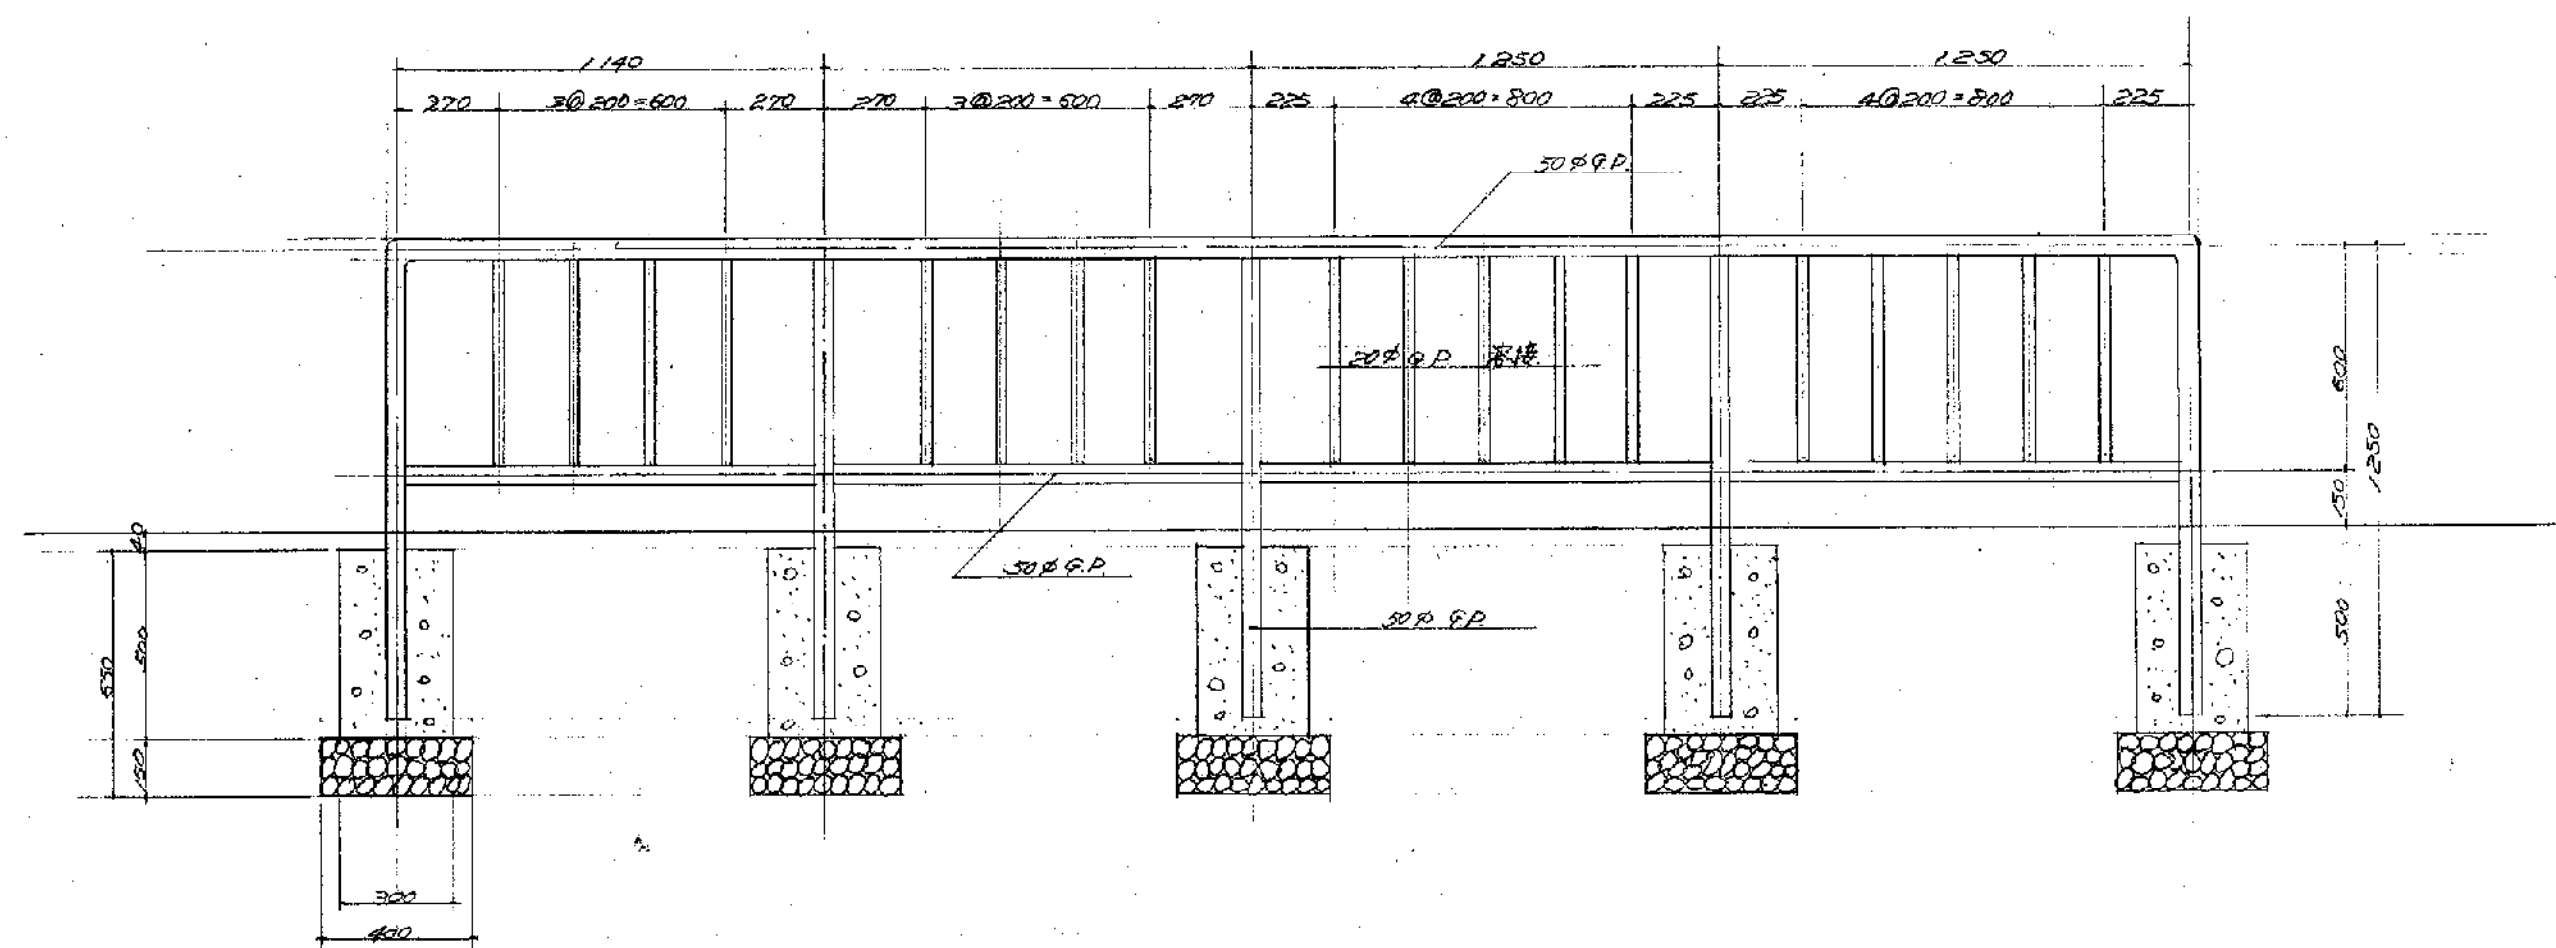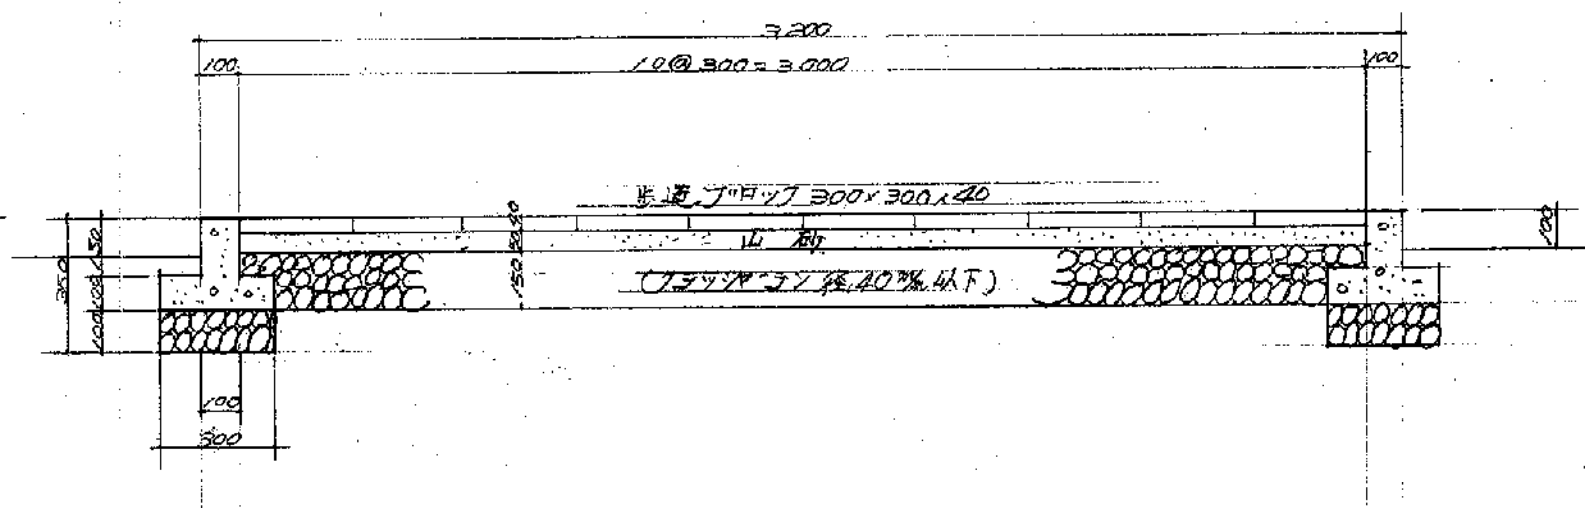渡り通路詳細図 $S=1:20$ 

排水管 (V.P 200φ) 伏設 図 S=1:20

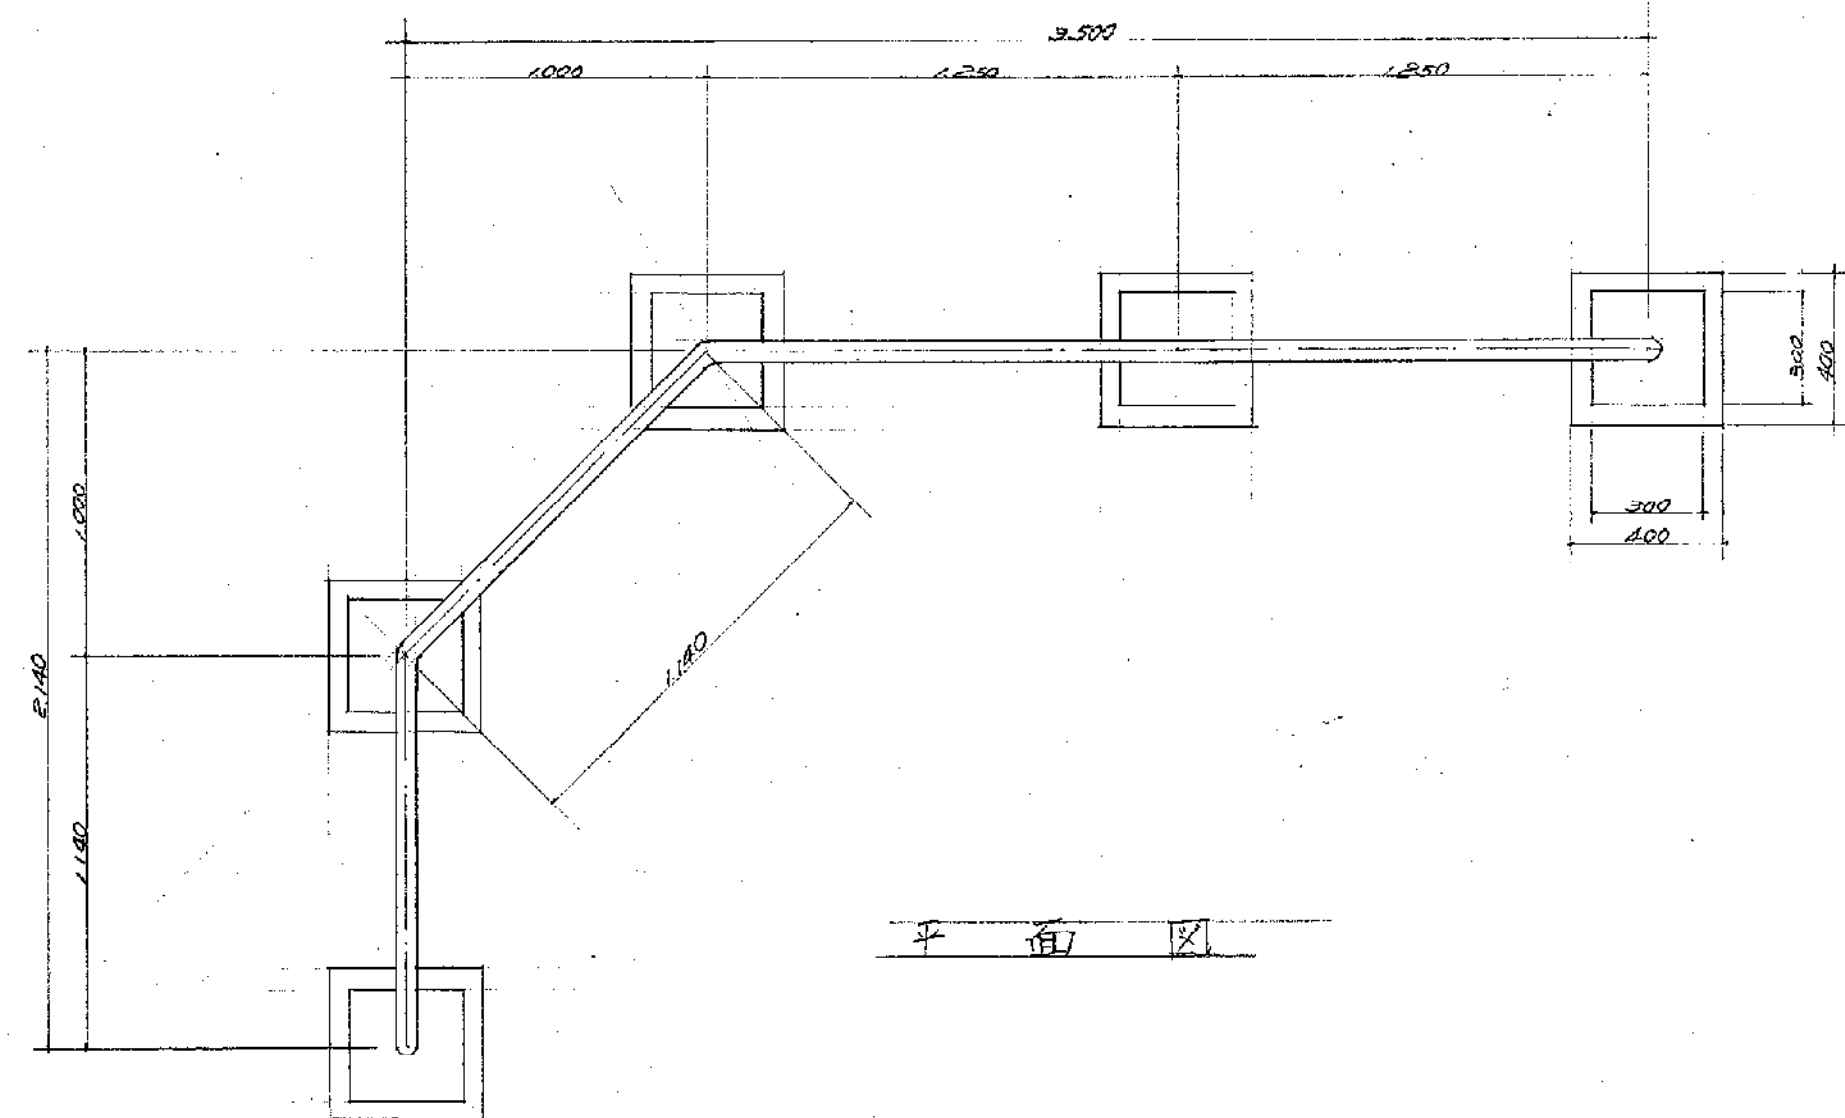


パイプ 柵 詳細 図 $S=1:20$

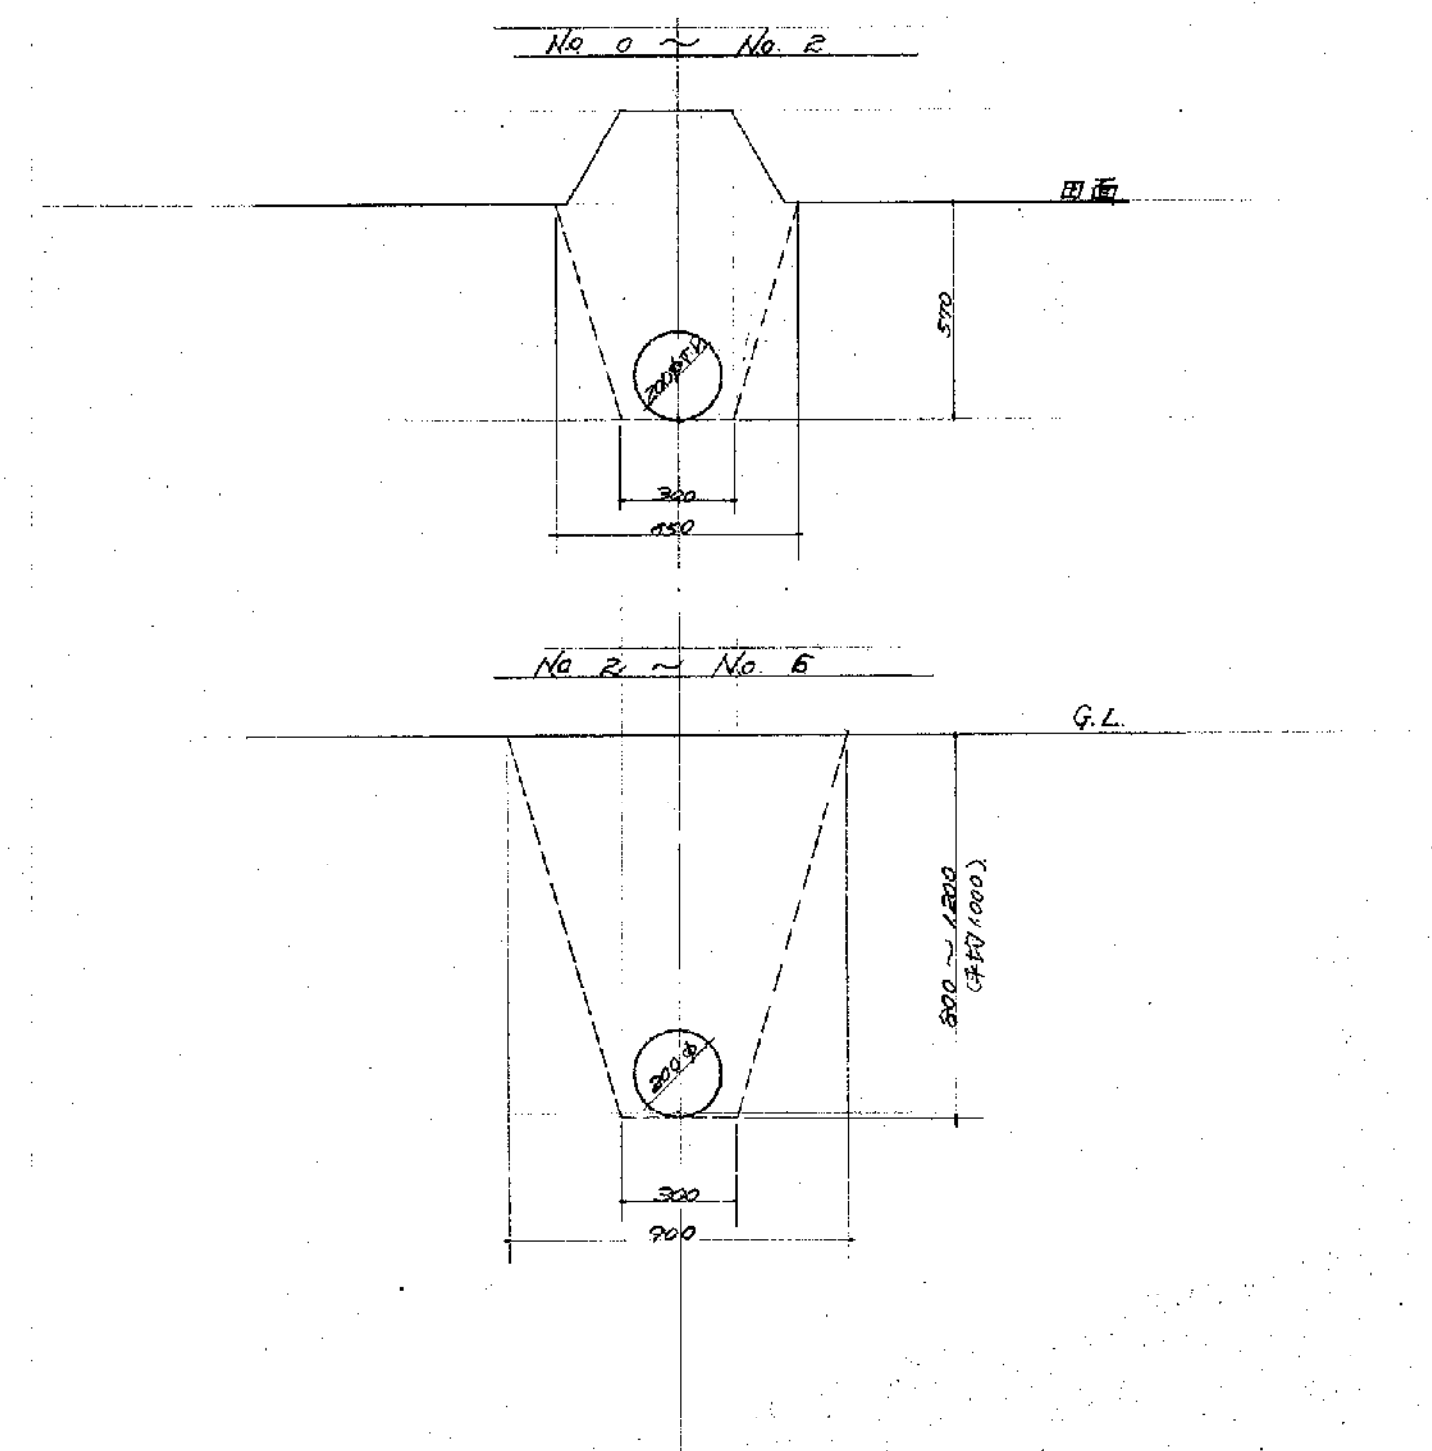


事業名											
工事名		笹山川学校水泳プール工事									
図名		詳細図				図番号		11			
縮尺		1 : 20						単位		mm	
町長	助役		課長		係長		係				
事業主体		新潟県北蒲原郡豊栄町									

排水口詳細図 S=1:30

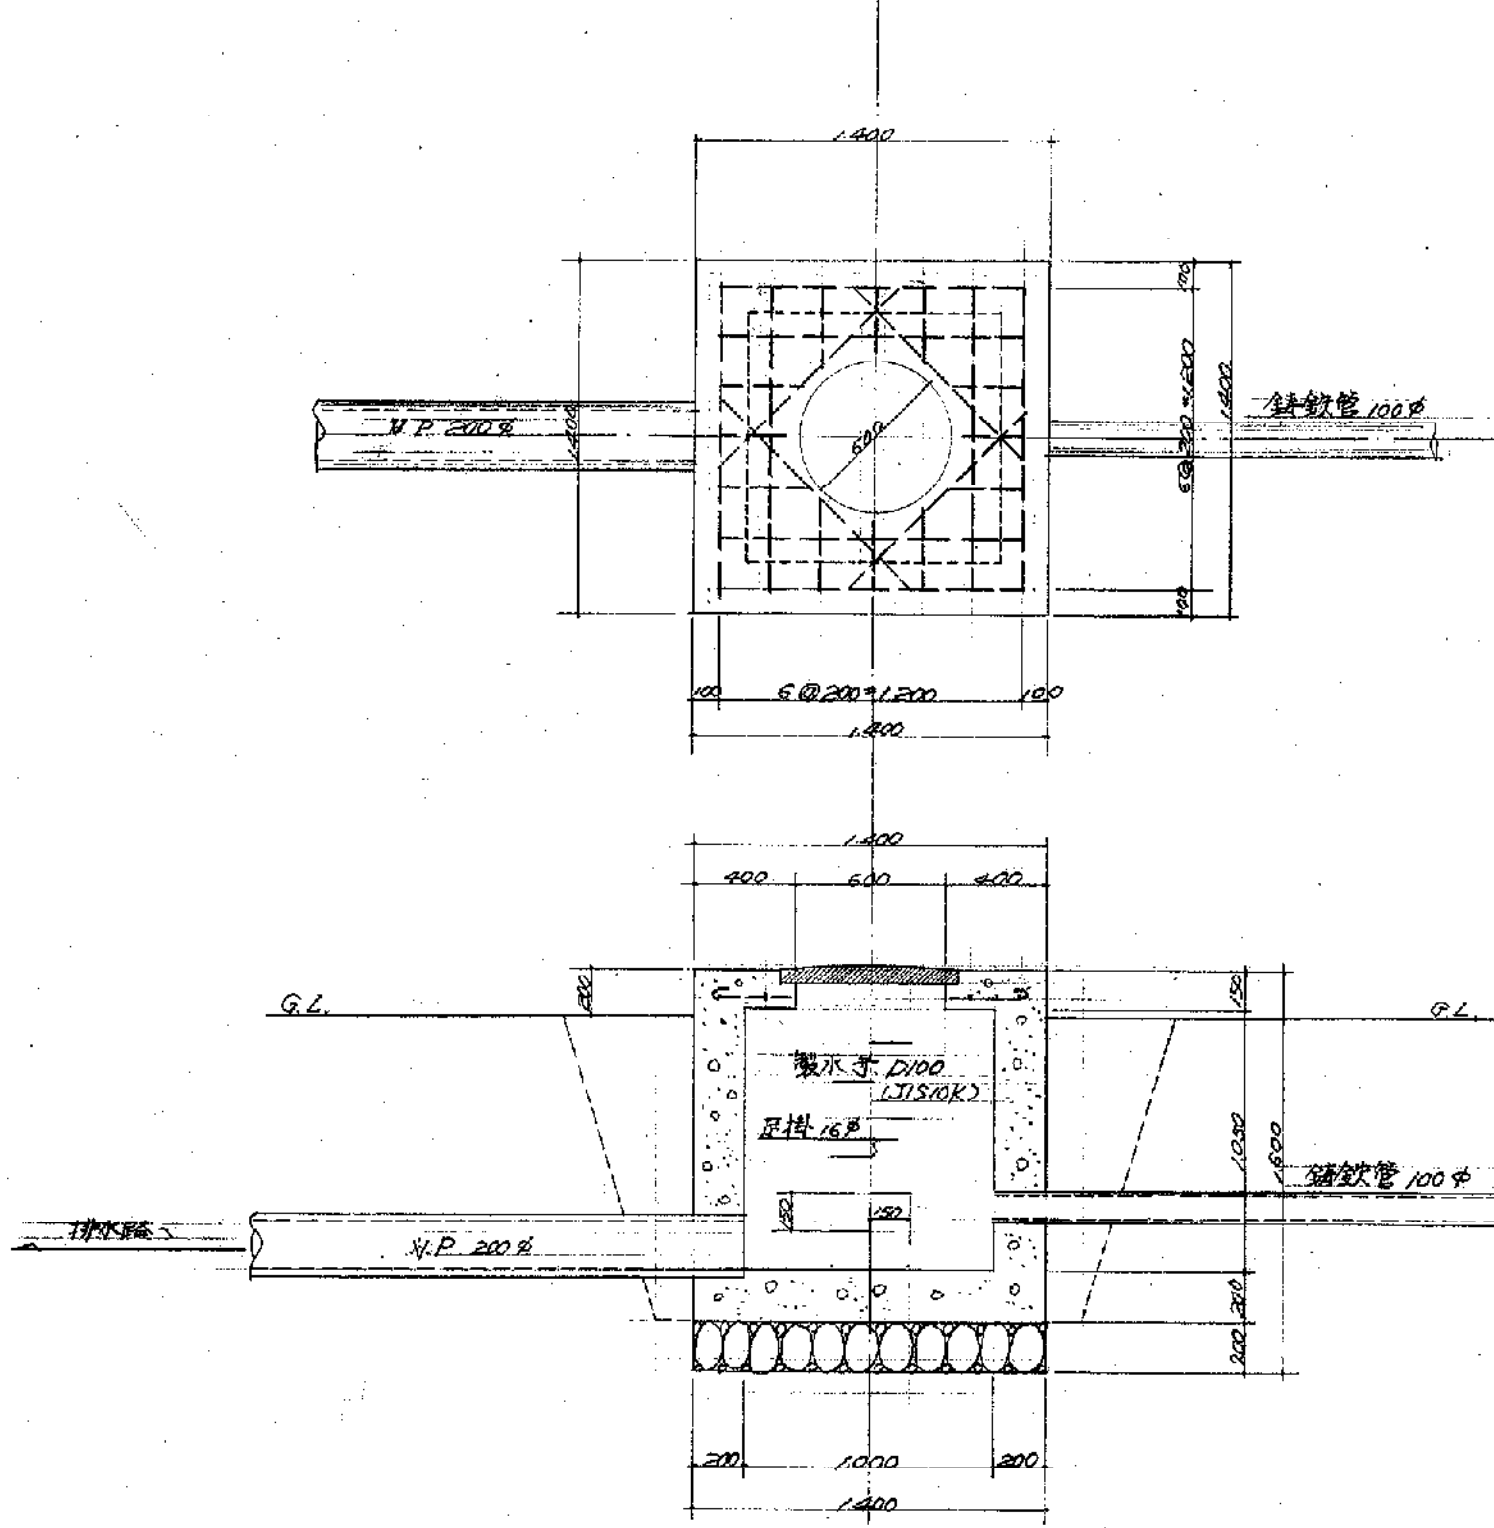


- (1) 49.8.1.400 N=8本
1,200
- (2) 49.8.1.300 N=4本
1,100
- (3) 49.8.500 N=2本
300
- (4) 49.8.450 N=2本
200

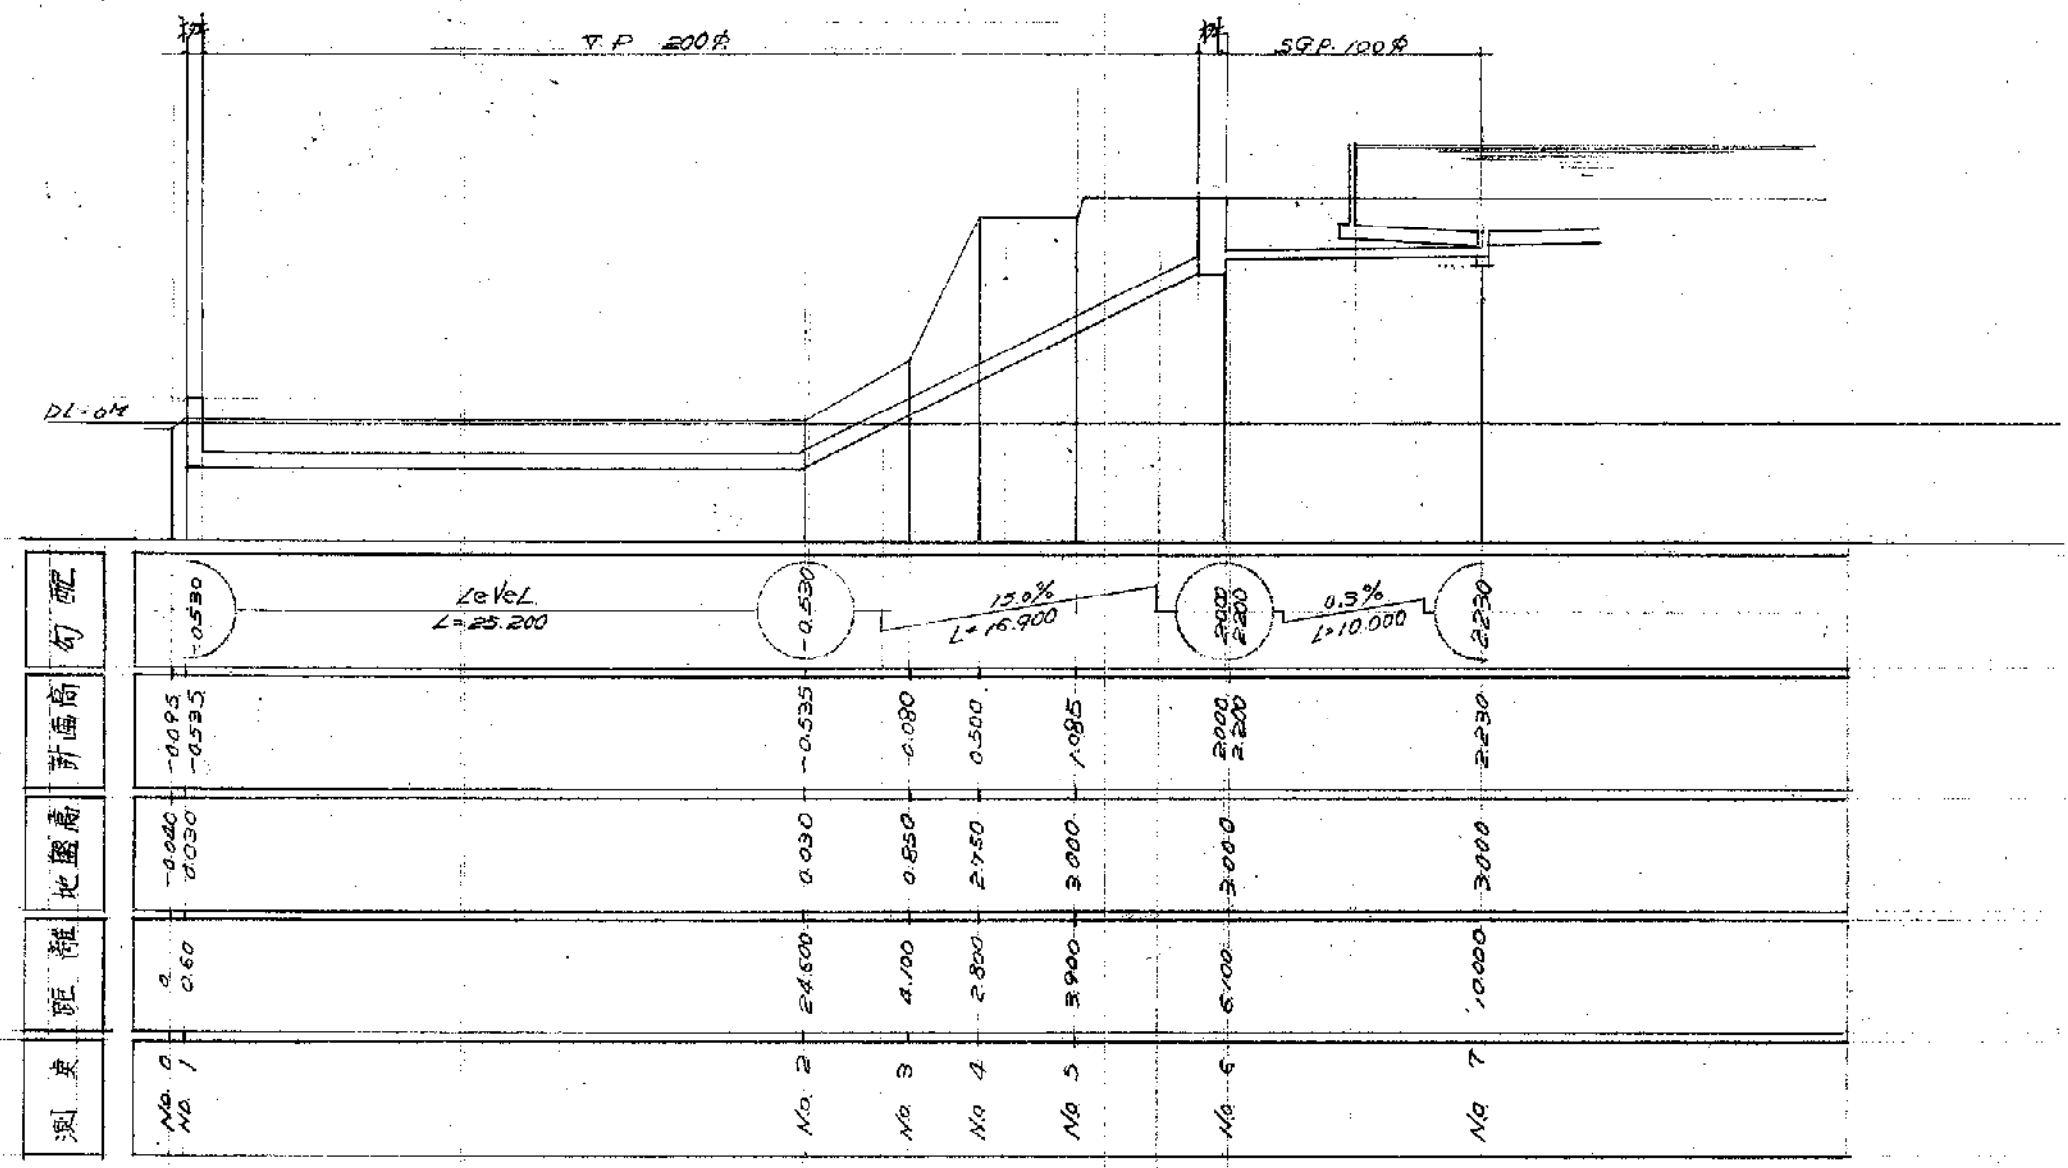


排水系統縦断面図 S=1:100
縦 1:100
横 1:300



吐出口詳細図 S=1:30

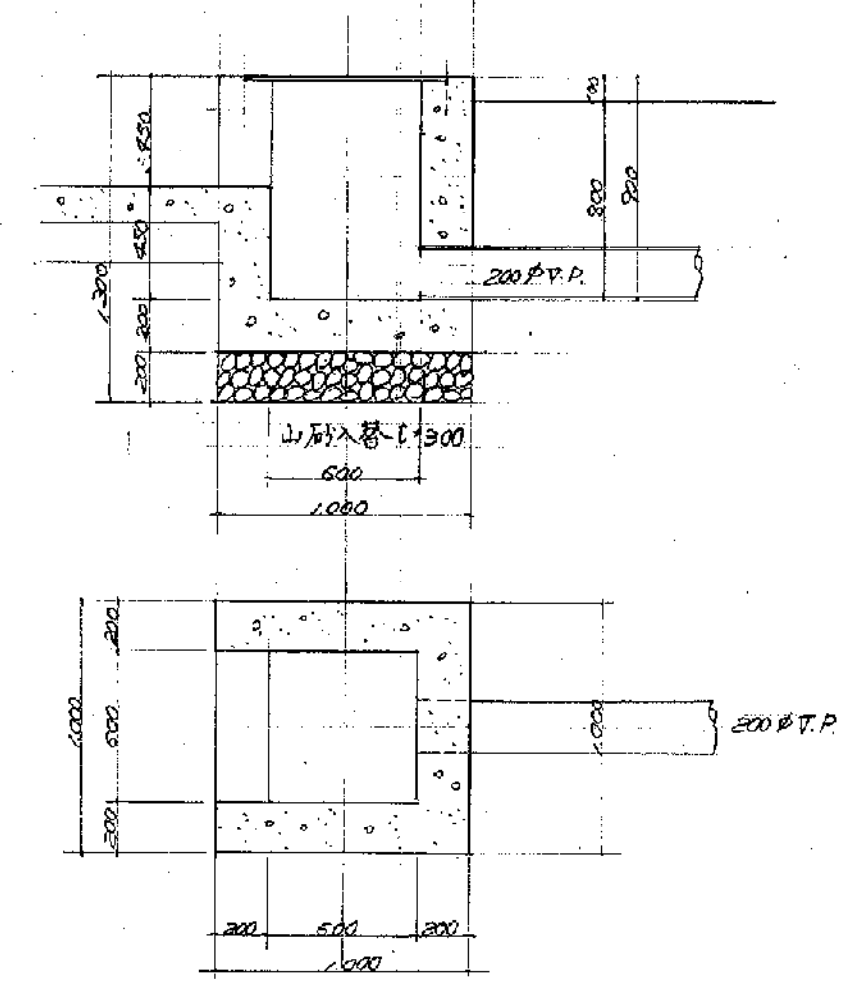

吐出口水路護岸詳細図 S=1:30

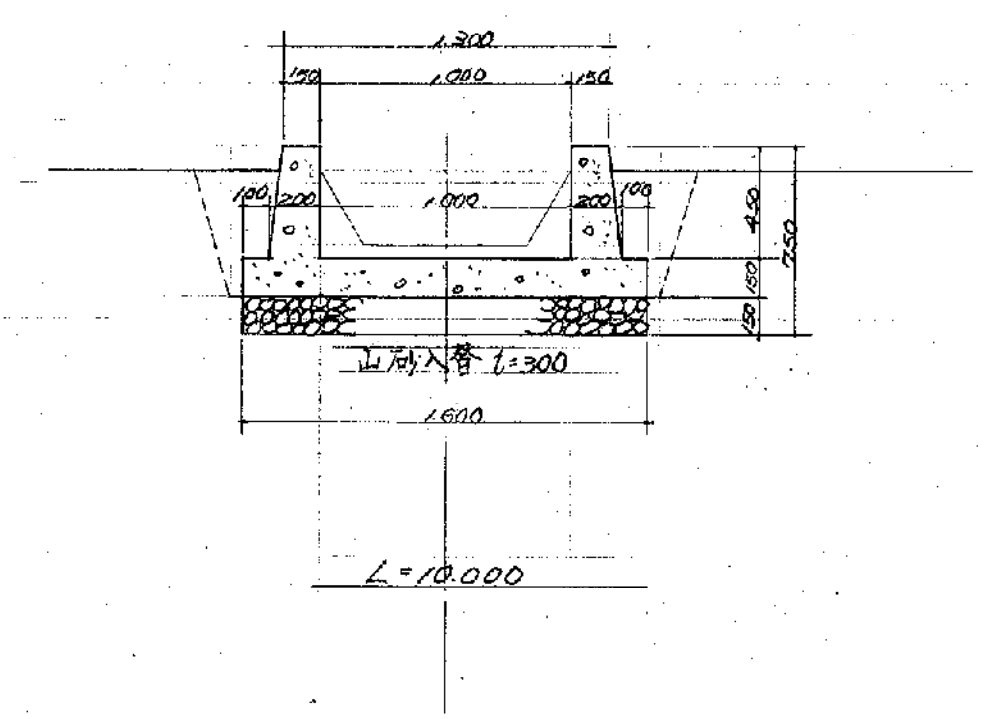

事業名	徳山小学校水泳プール工事		
工事名	詳細図	図面号	12.
縮尺	1:30 ~ 1:100	単位	m
町長	助役	課長	係長
事業主体 新潟県北蒲原郡豊栄町			

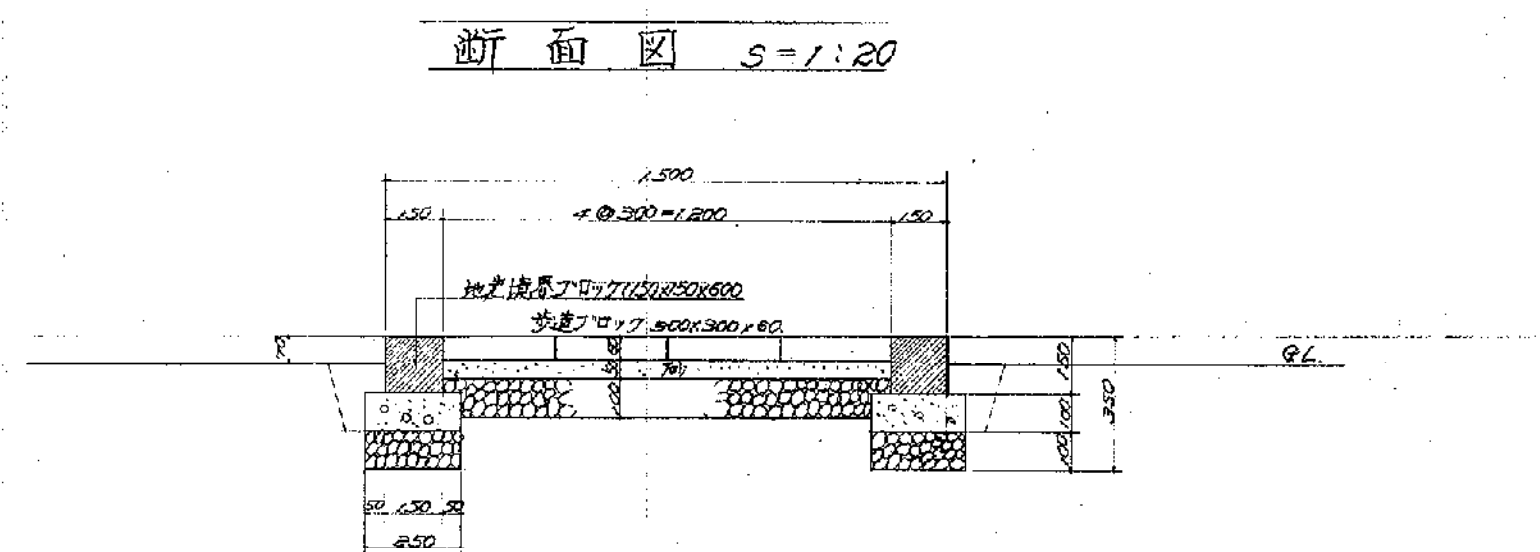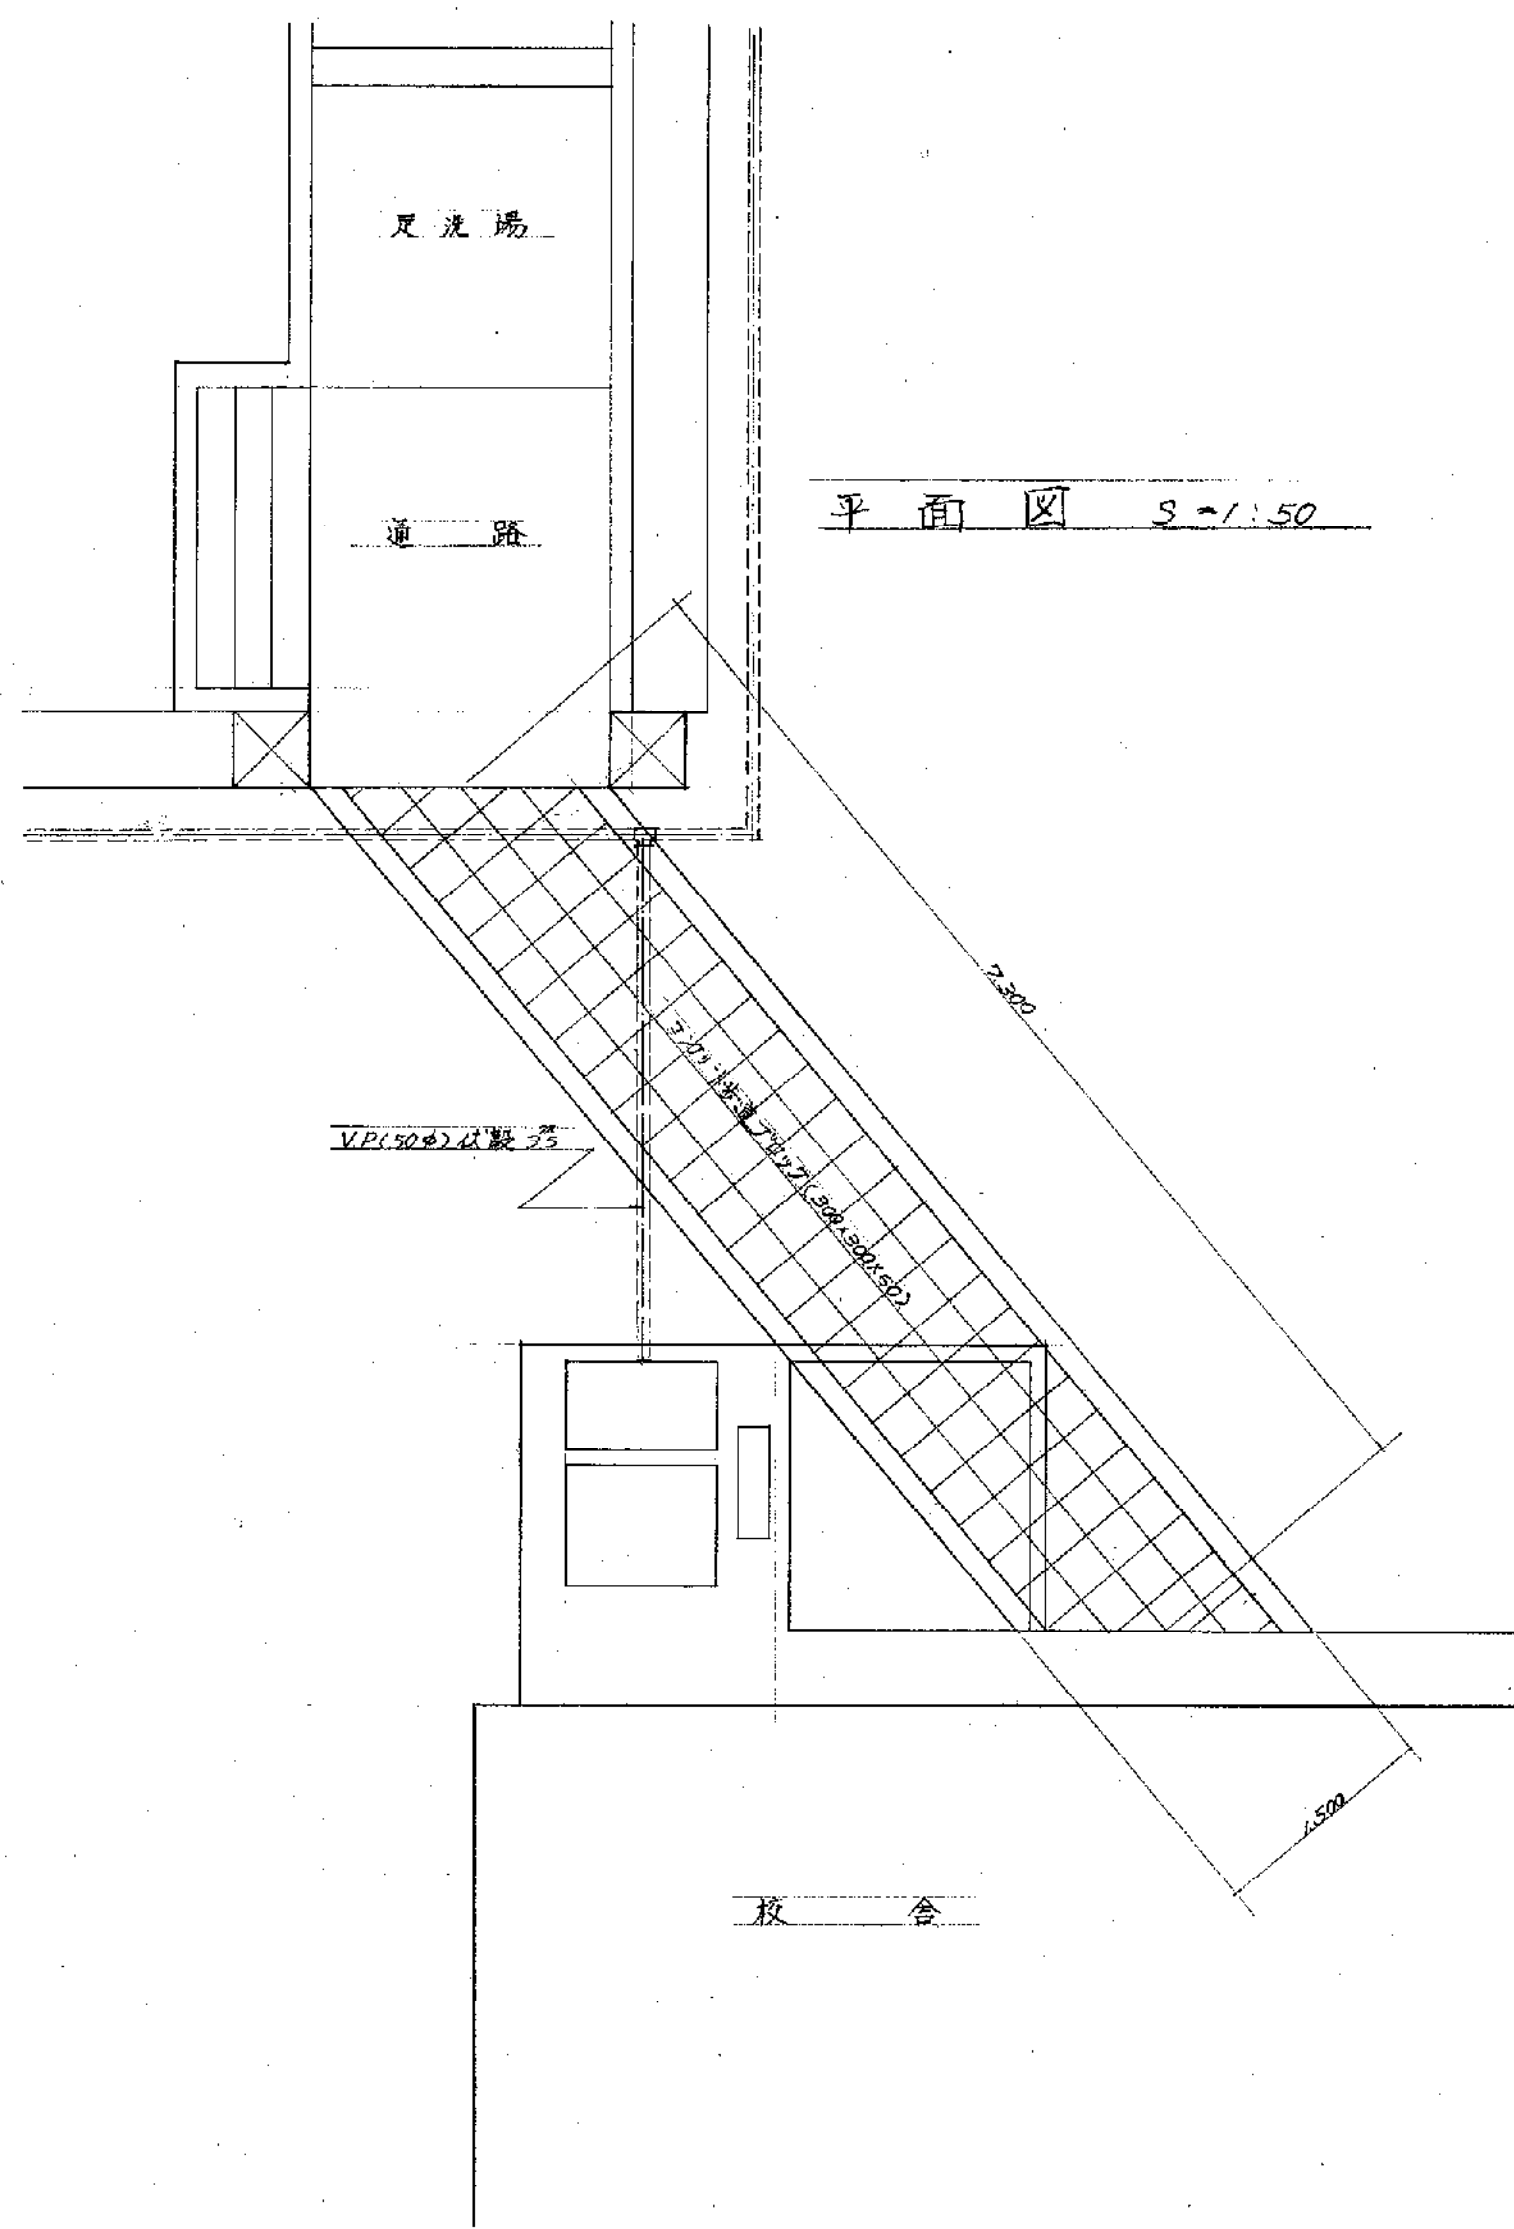

事業名	笹山小学校水泳プール建設事業			
工事名	排水路工事			
図名	平面图	断面図	図番	13
縮尺	1:20	1:50	単位	mm
町長	助役	課長	係長	係
事業主体	新潟県北蒲原郡豊栄町			