



事業名					
工事名	笠山小学校水泳プール建設水道工事				
図名	平面図	図号			
縮尺	1	300	単位		
作成	図取	課長	係長	角	
事業主体	新潟県北蒲原郡豊栄町				

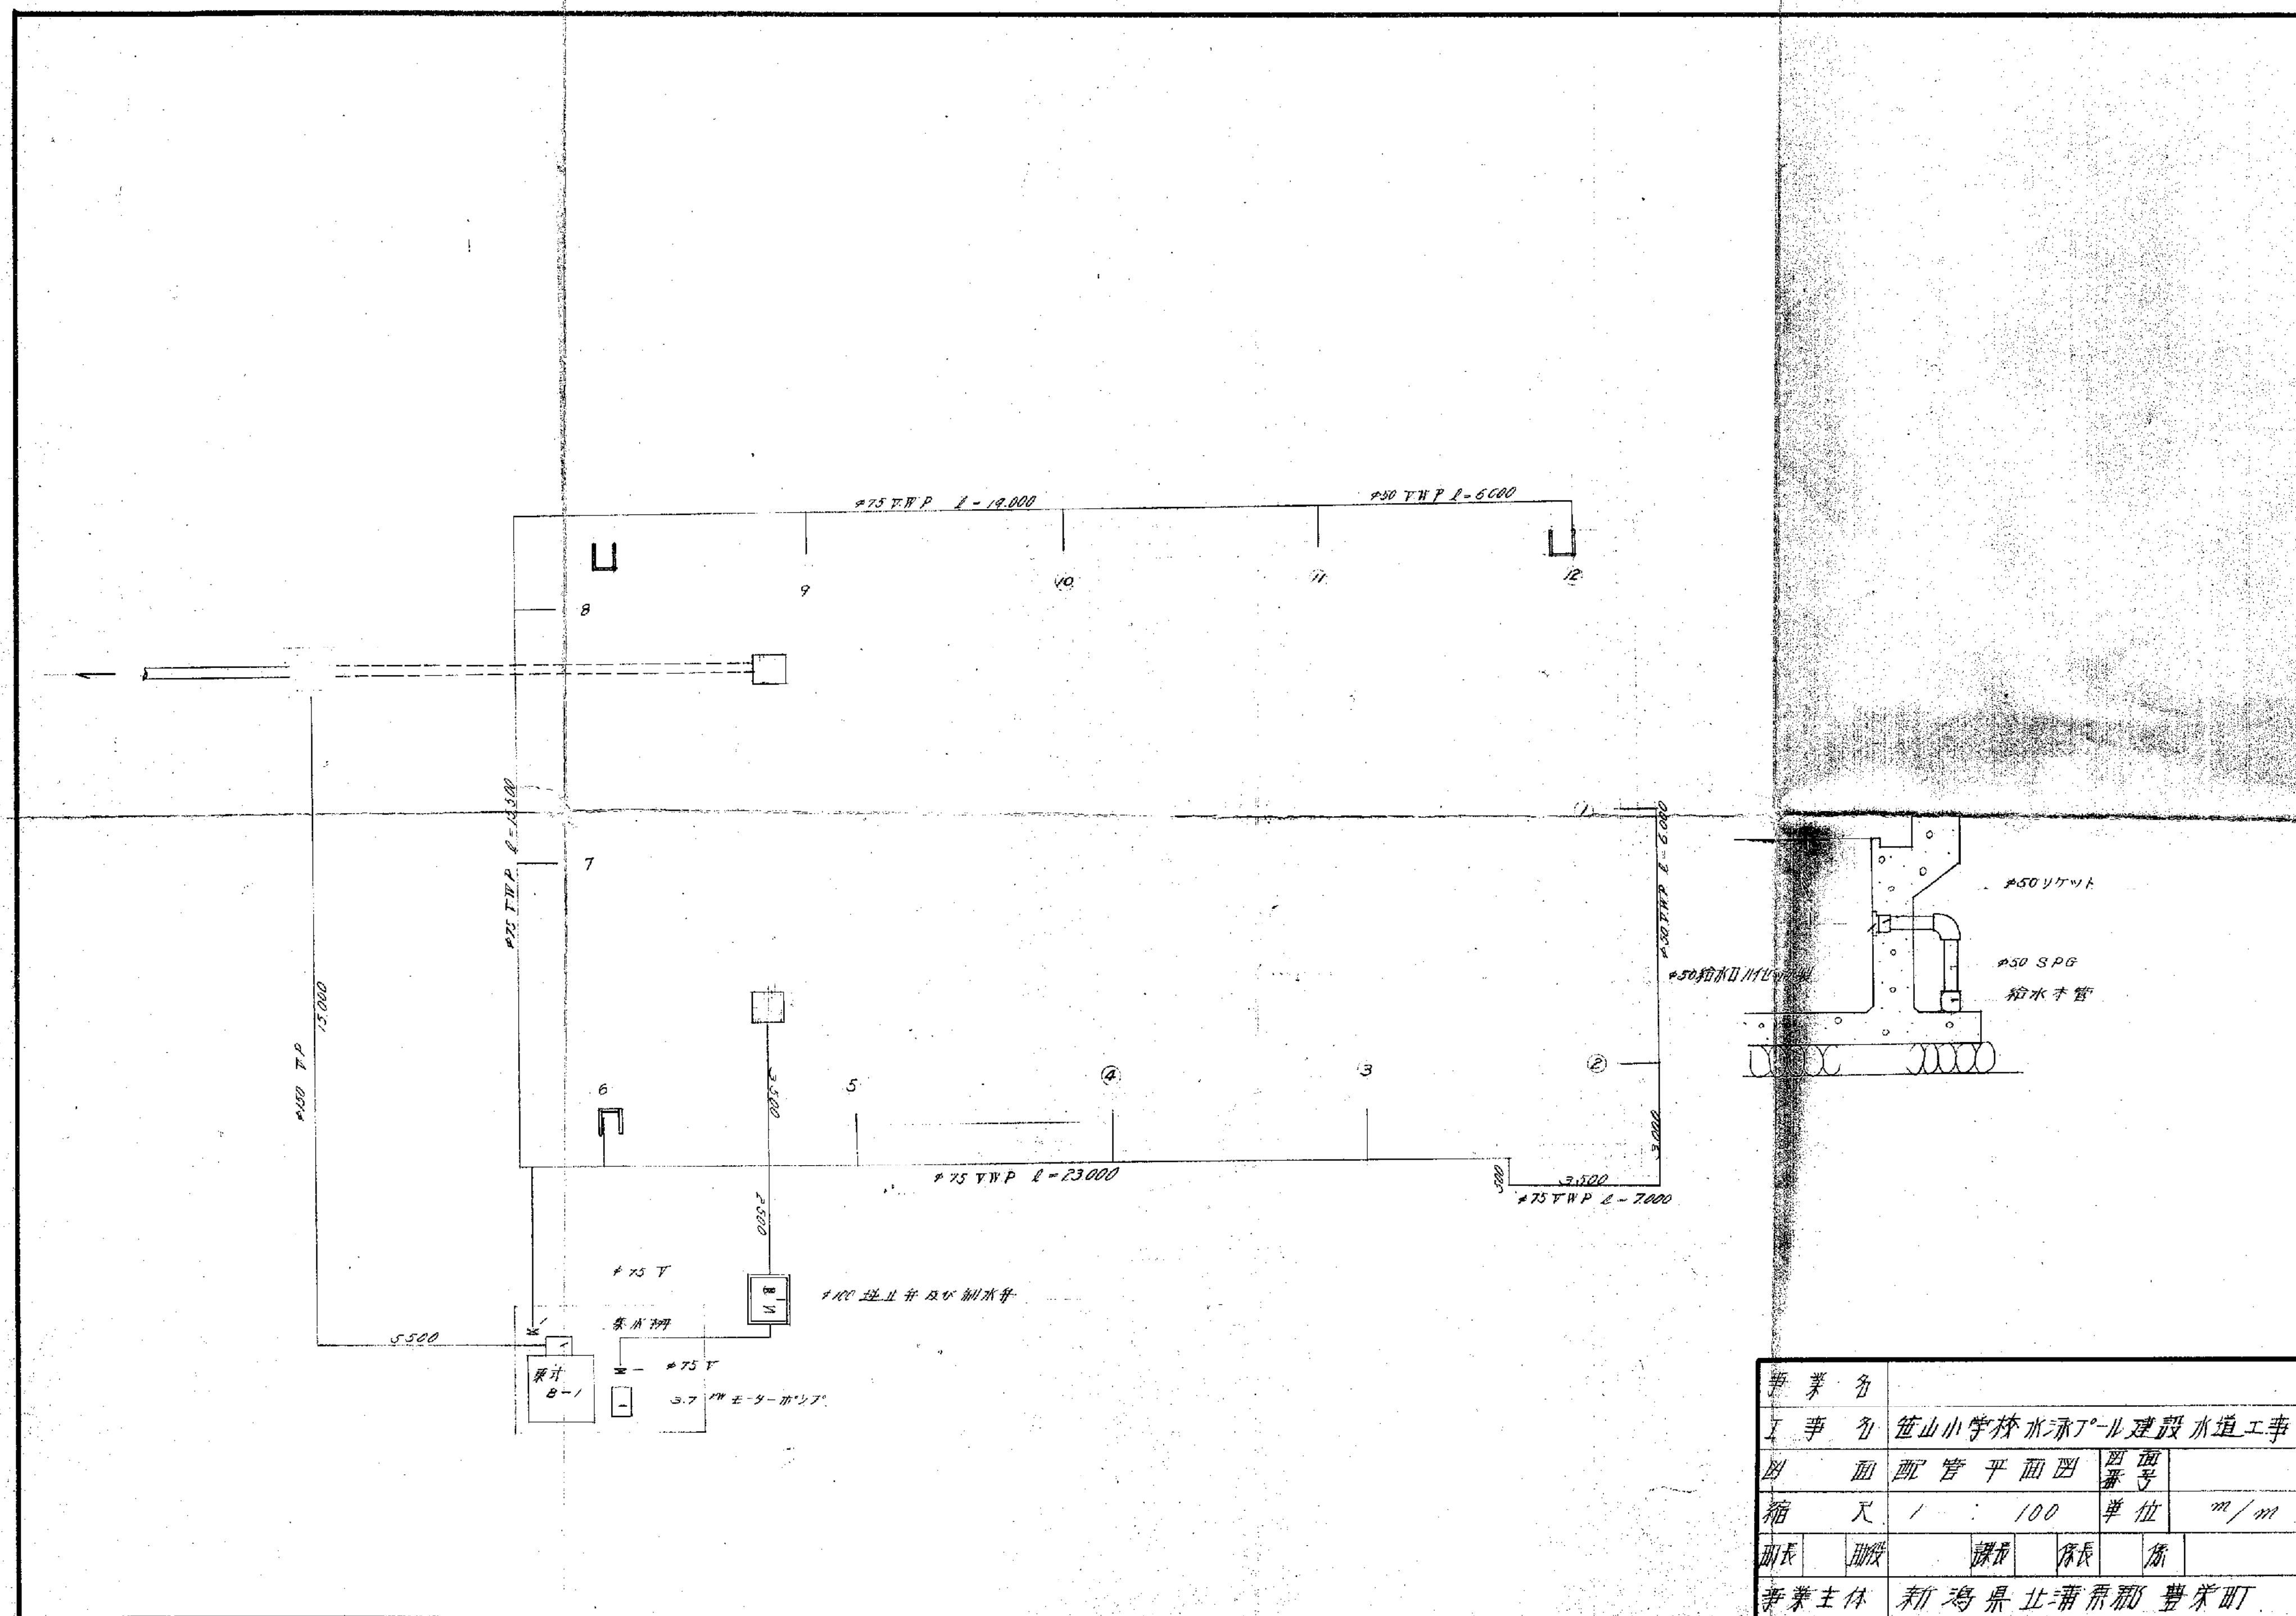


事業名	笠山小学校水泳プール建設水道工事				
工事名	笠山小学校水泳プール建設水道工事				
図面	配管平面図	図面	番	号	
箱	尺	1	100	単位	m/m
図表	図表	図表	図表	図表	
事業主	新潟県北蒲原郡 豊栄町				


基礎断面図

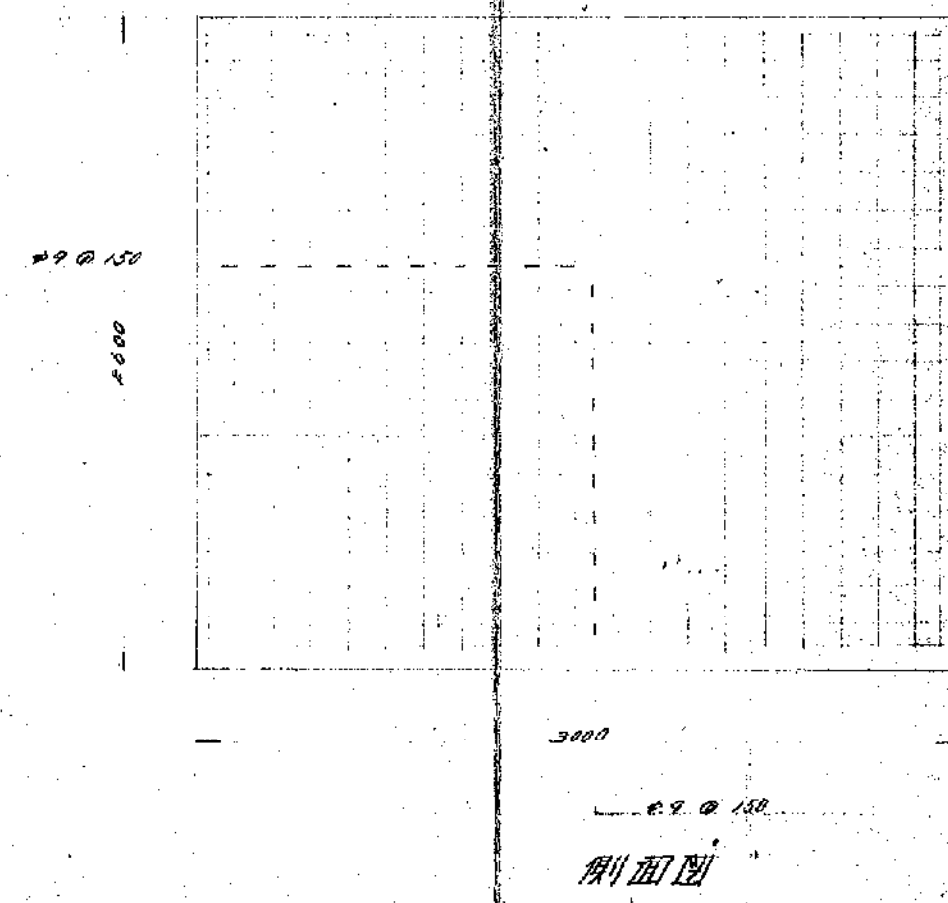


ホリノ小屋平面図

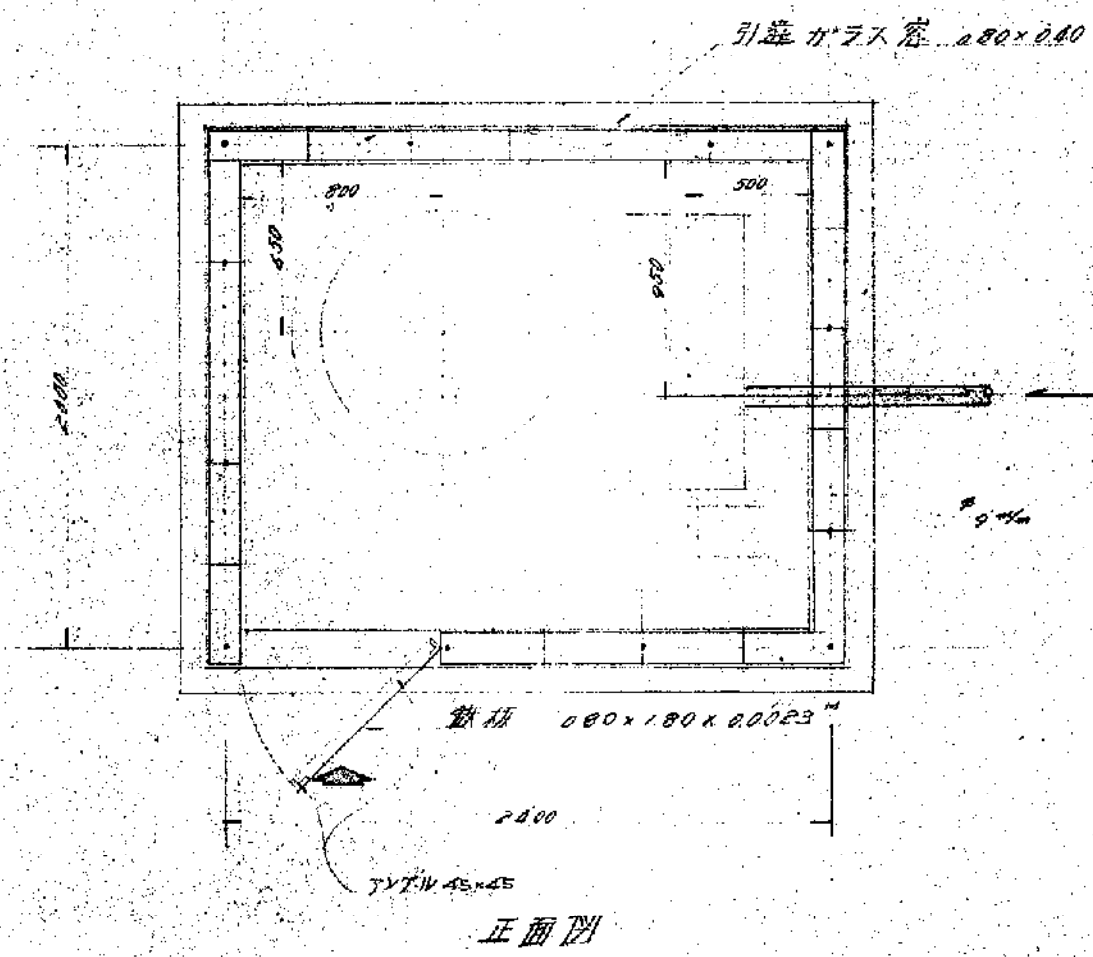



配管断面図

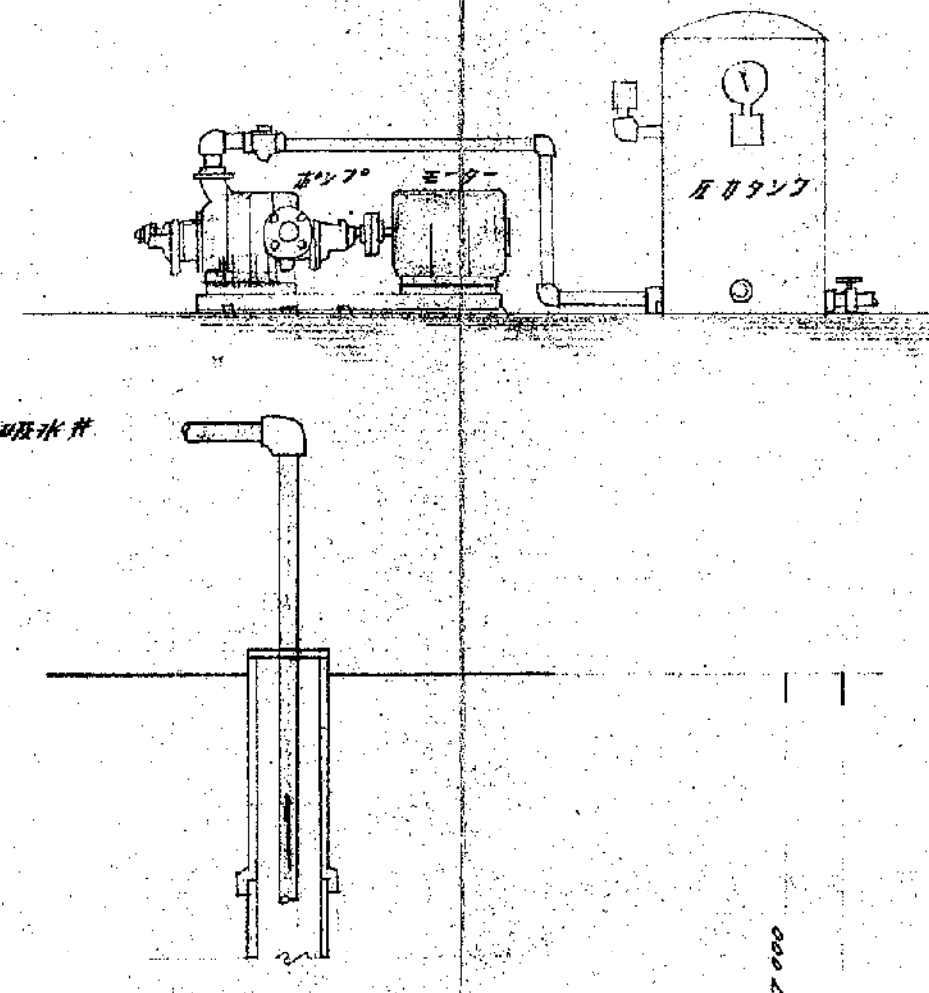

側面図


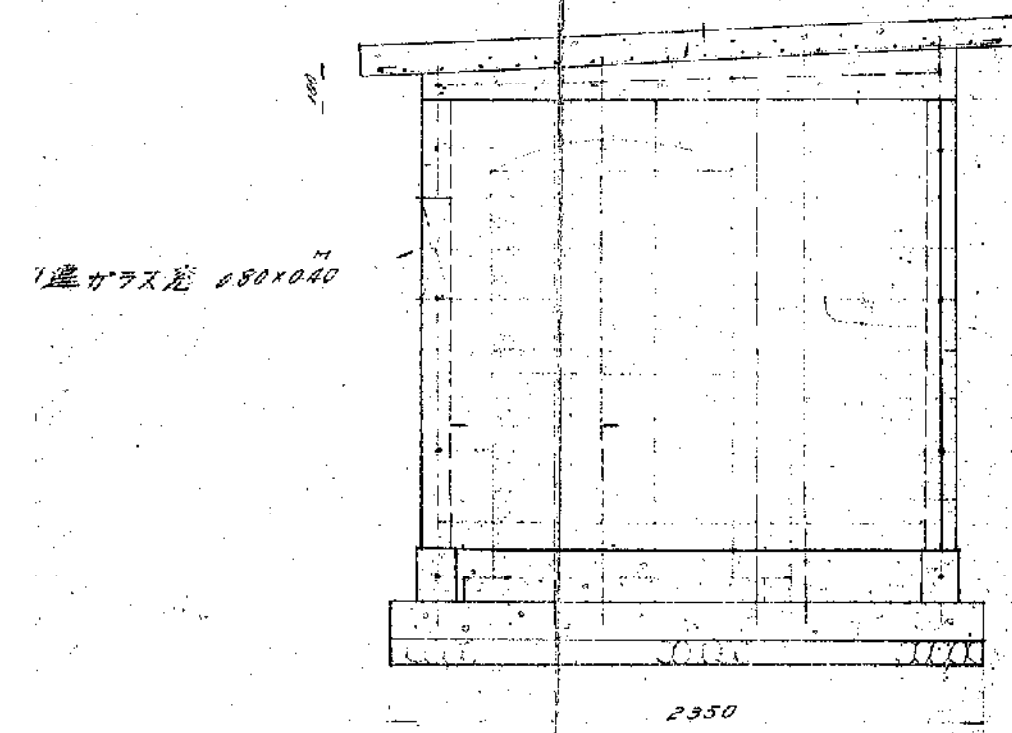


正面図

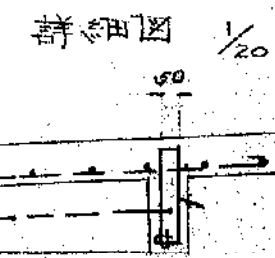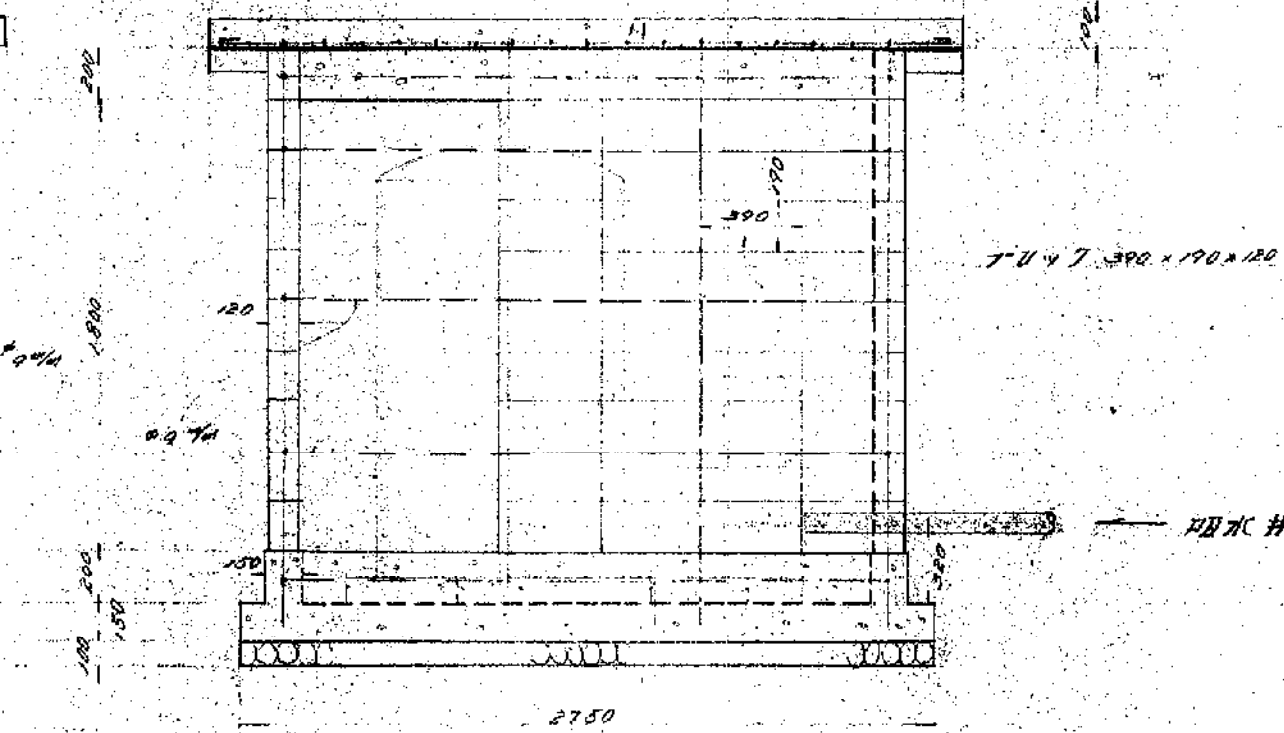

※ 900 1-180-0

事業名	
工事名	新山小学校
図号	
番	1

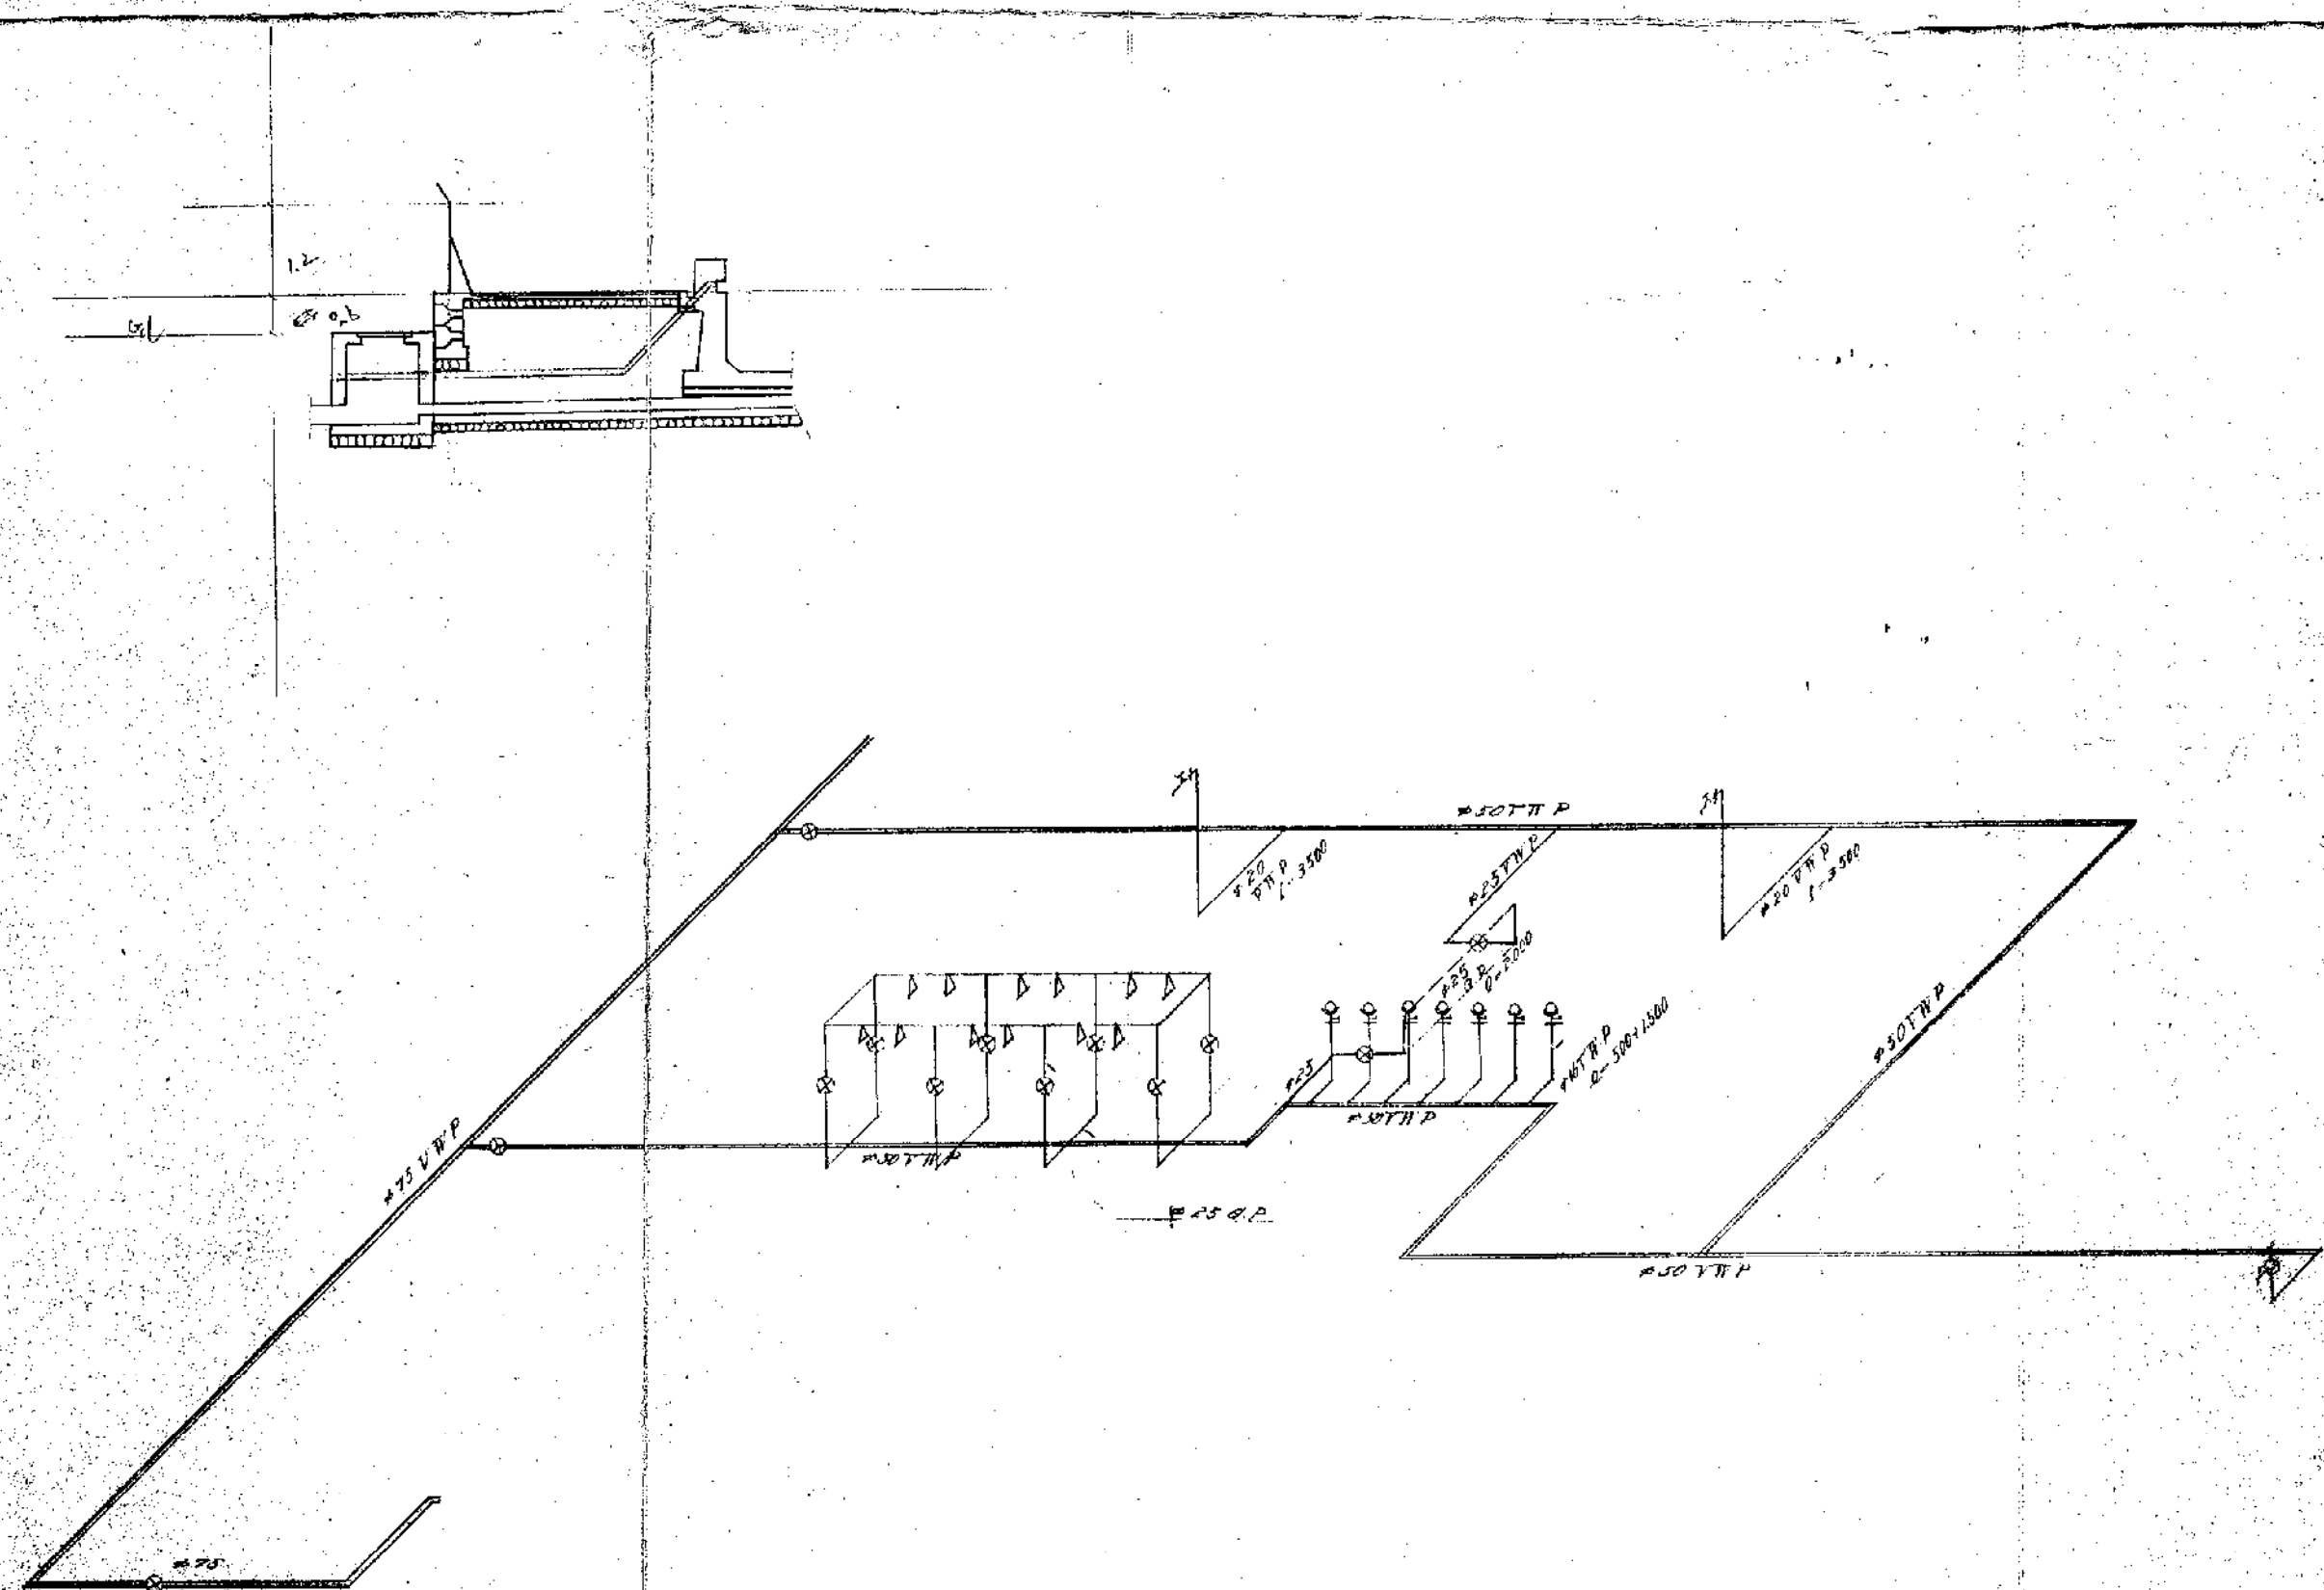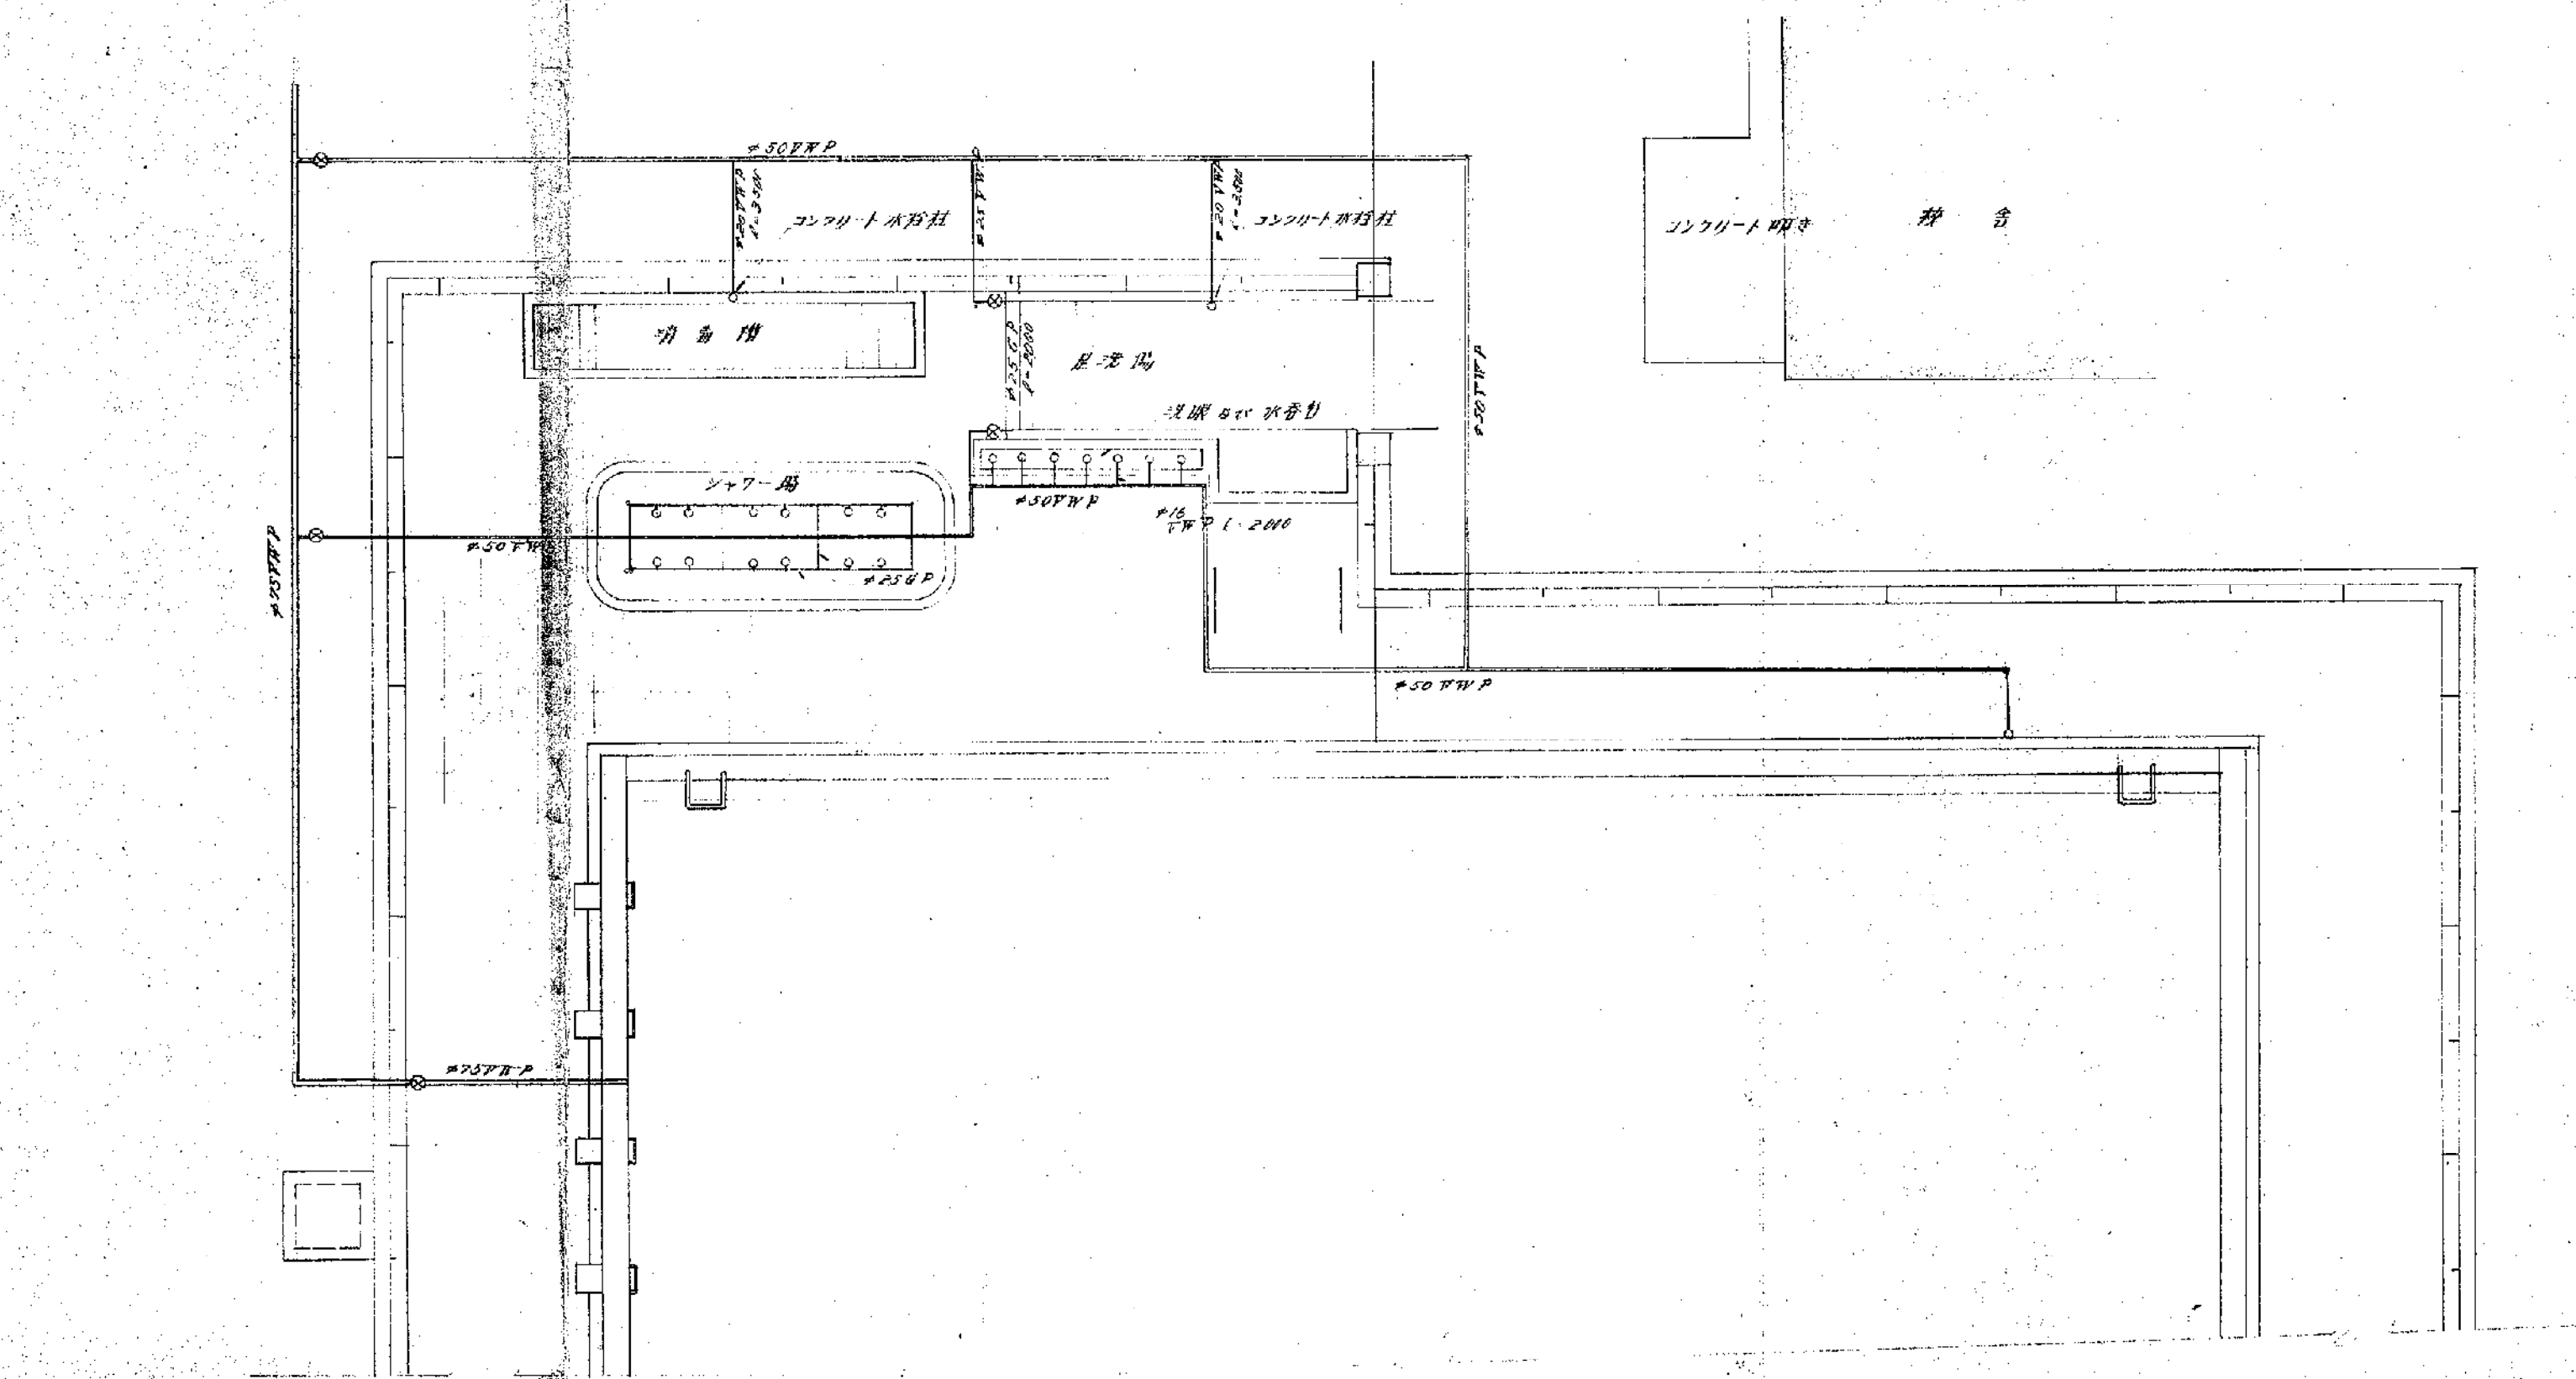

工事名	世山小学校水泳プール建設工事				
図名	平面図及び立面図	図号			
縮尺	1:100	単位	m		
訂式	訂式	訂式	訂式	訂式	訂式
事業主氏	新潟県北蒲原郡豊秋町				