

令和 6 年 2 月 19 日

新潟市建設工事入札参加者 各位

東 部 地 域 下 水 道 事 務 所
財 務 部 契 約 課

東下第 28 号 鳥屋野排水区雨水バイパス管 5 他下水道工事


の参考図面について（お知らせ）

令和 6 年 1 月 30 日公告の「東下第 28 号 鳥屋野排水区雨水バイパス管 5 他下水道工事」の参考図面についてお知らせいたします。

積算にあたってはご注意くださいよう、よろしく願いいたします。

推進管割付平面図（図面番号 参考-2）の記載を別紙のとおり訂正いたします。

推進管割付平面図

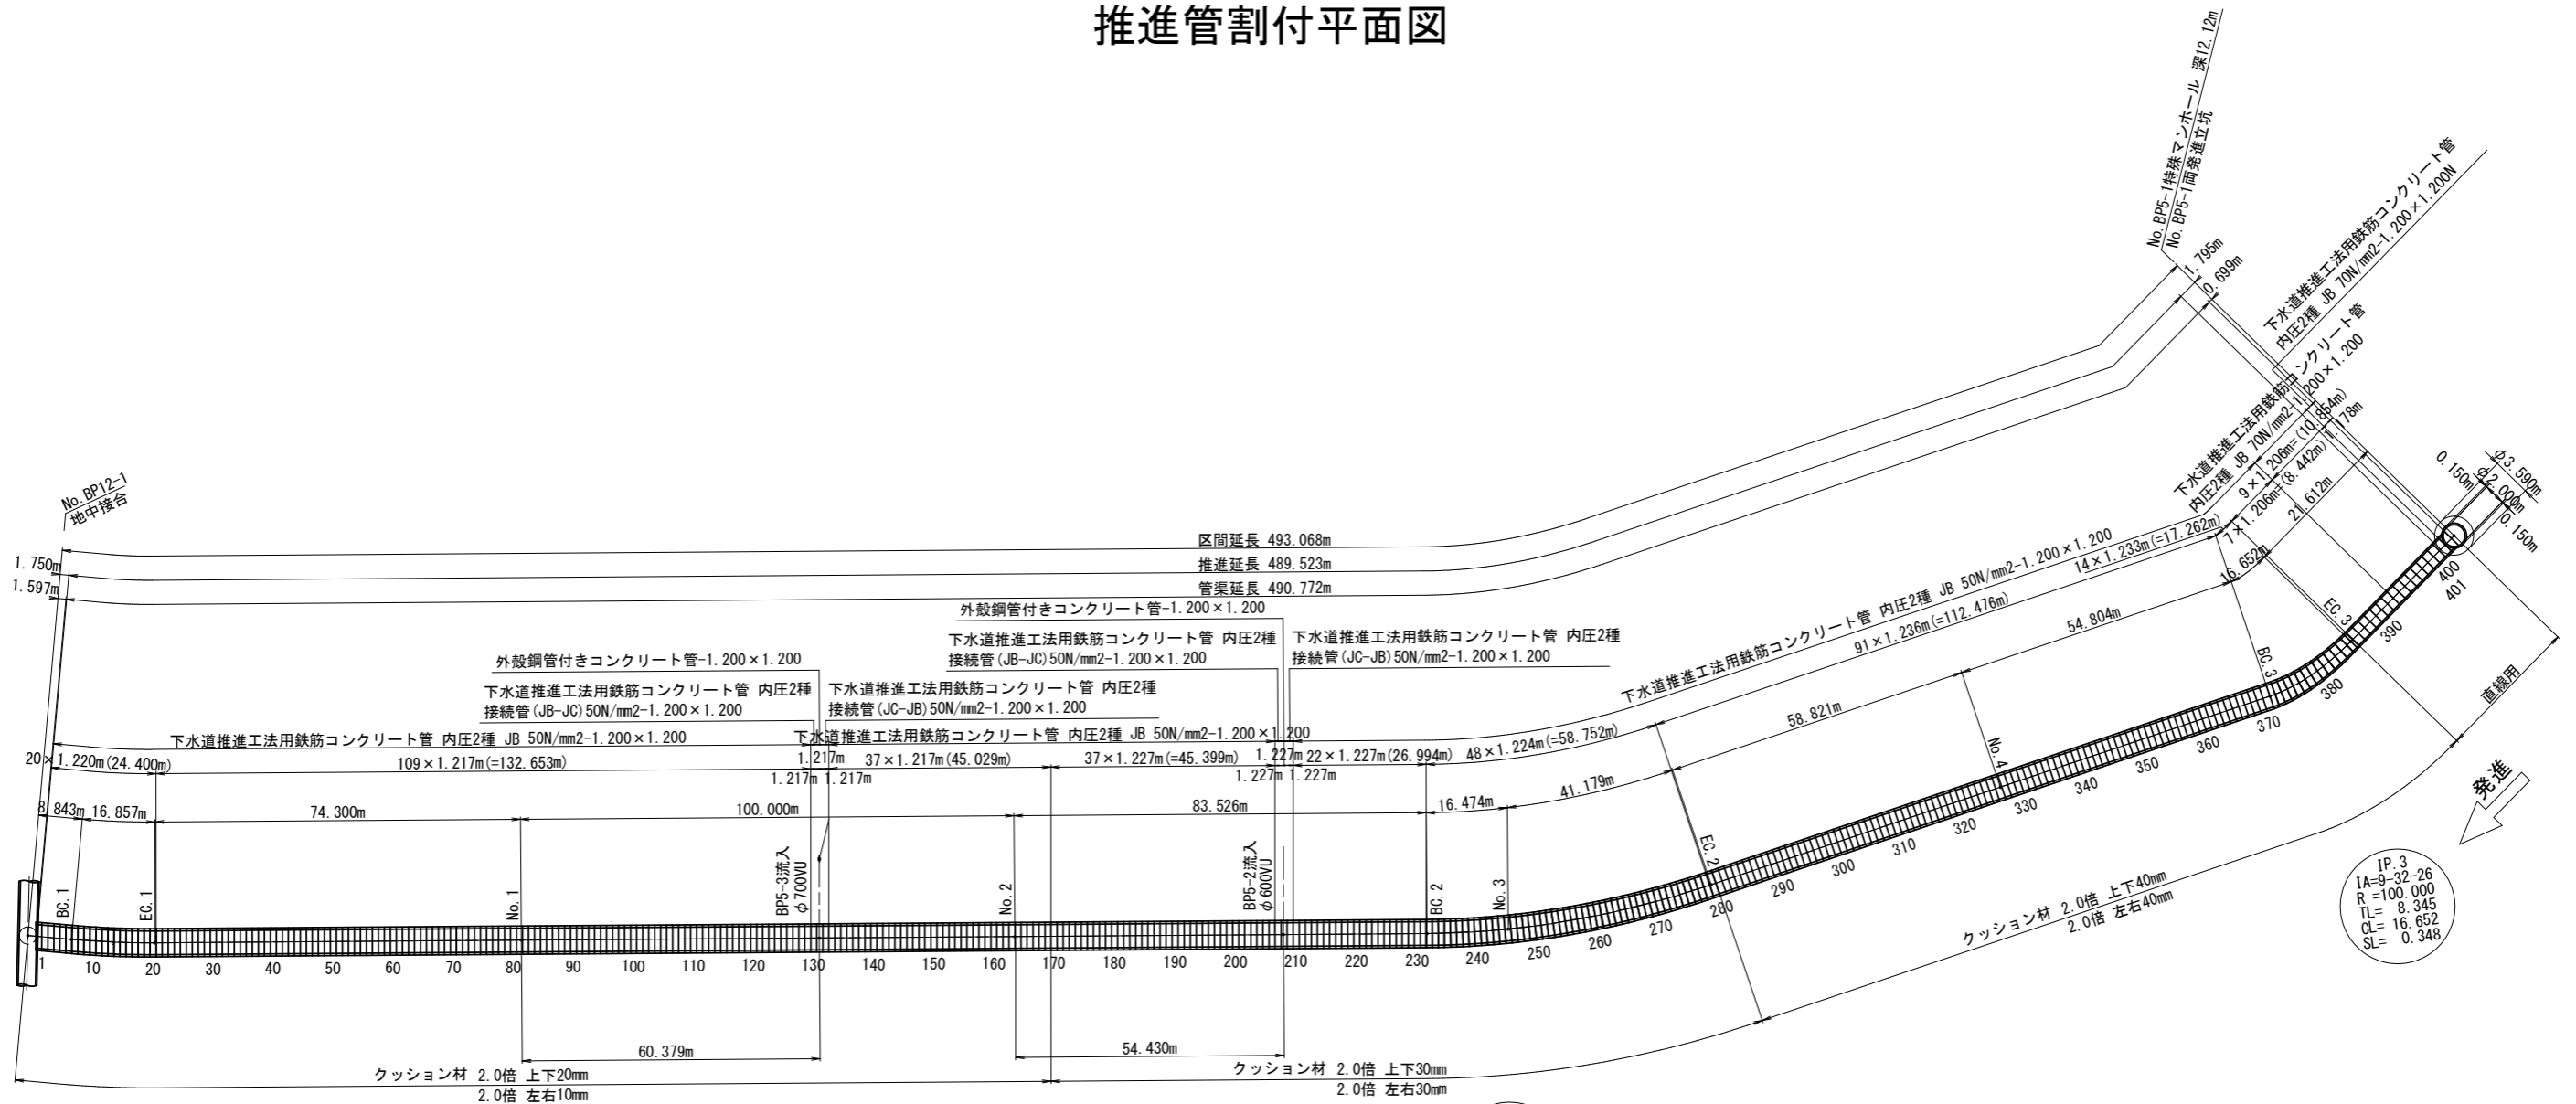

呼び名	数量	備考
下水道推進工法用鉄筋コンクリート管 外圧1種 JA 50N/mm ² -0.800×1.200	11	
下水道推進工法用鉄筋コンクリート管 外圧1種 JA 50N/mm ² -0.800×1.200	1	No.1 現場切断

クッション材数量内訳

管No	管本数	クッション材種類	取付け位置	必要条件			数量		合計 (組)	
				倍率 (倍)	厚さ (mm)	倍率 (倍)	取付け枚数	数量 (組)		
No. 1~No.169	169	曲線用	上下	2.0	20	2.0	10mm-2枚	169	曲線用 2.0倍	253.5
			左右	2.0	10	2.0	10mm-1枚	84.5		
No. 170~No.279	110	曲線用	上下	2.0	30	2.0	10mm-3枚	165	曲線用 2.0倍	330
			左右	2.0	30	2.0	10mm-3枚	165		
No. 280~No.384	105	曲線用	上下	2.0	40	2.0	10mm-4枚	210	曲線用 2.0倍	420.0
			左右	2.0	40	2.0	10mm-4枚	210		
No. 385~No.401	17	直線用	全周	-	-	-	1枚	17	直線用	17

訂正前

【参考図】

新潟市公共下水道

排水区名 鳥屋野排水区雨水バイパス管5他 下水道工事

工事名 鳥屋野排水区雨水バイパス管5他 下水道工事




図面名称 推進管割付平面図

縮尺 NONE 調年 月 日 令和 年 月 日

所長 補佐 係長 設計 図番 参考-2

新潟市下水道部東部地域下水道事務所

推進管割付平面図

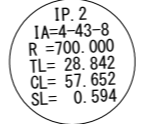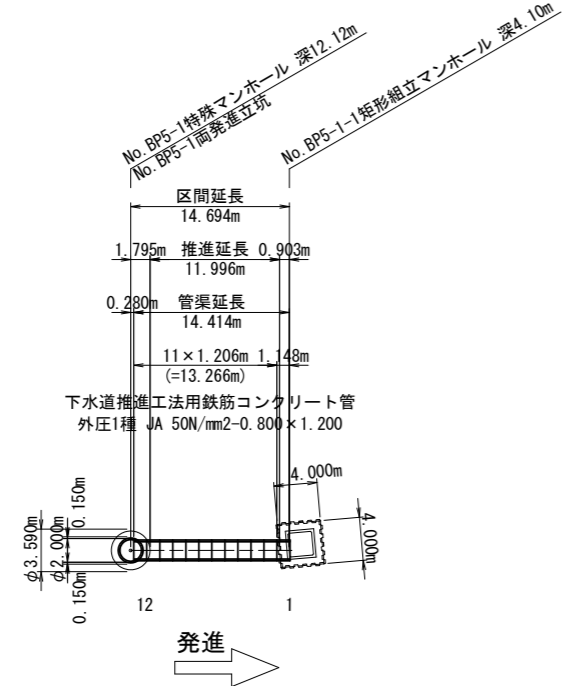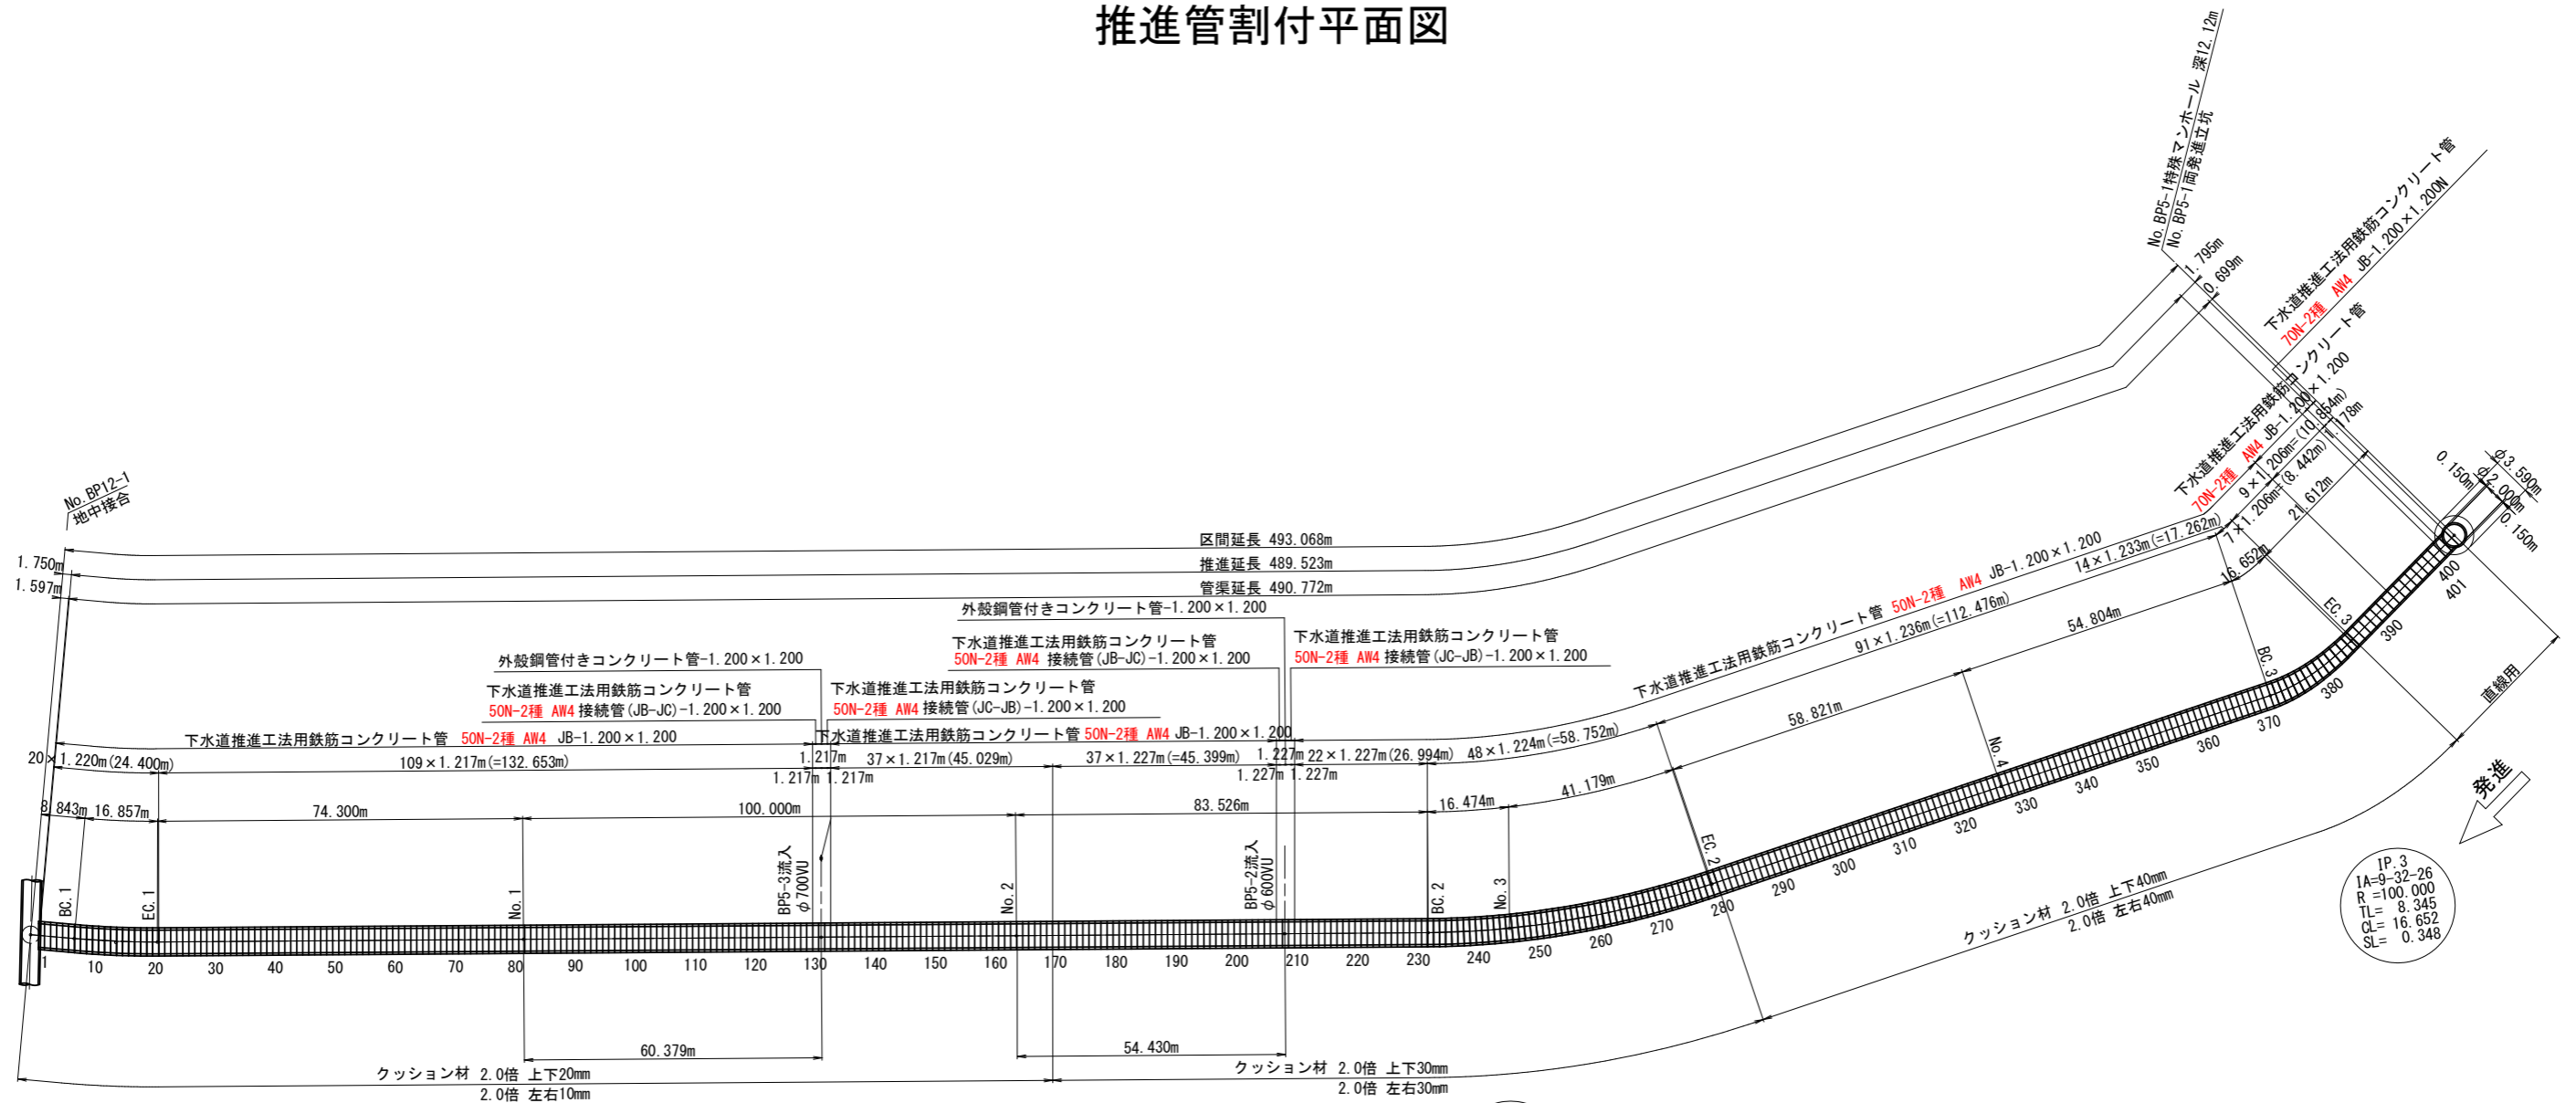

クッション材数量内訳

管No	管本数	クッション材種類	取付け位置	必要条件			数量		合計(組)	
				倍率(倍)	厚さ(mm)	倍率(倍)	取付け枚数	数量(組)		
No. 1~No. 169	169	曲線用	上下	2.0	20	2.0	10mm-2枚	169	曲線用 2.0倍	253.5
			左右	2.0	10	2.0	10mm-1枚	84.5		
No. 170~No. 279	110	曲線用	上下	2.0	30	2.0	10mm-3枚	165	曲線用 2.0倍	330
			左右	2.0	30	2.0	10mm-3枚	165		
No. 280~No. 384	105	曲線用	上下	2.0	40	2.0	10mm-4枚	210	曲線用 2.0倍	420.0
			左右	2.0	40	2.0	10mm-4枚	210		
No. 385~No. 401	17	直線用	全周	-	-	-	1枚	17	直線用	17

呼び名	数量	備考
下水道推進工用鉄筋コンクリート管 50N-2種 AW4 JB-1.200x1.200	385	
外殻鋼管付きコンクリート管-1.200x1.200	2	No. 131, 208 横孔加工
下水道推進工用鉄筋コンクリート管 50N-2種 AW4 接続管 (JB-JC) -1.200x1.200	2	No. 130, 207 接続管
下水道推進工用鉄筋コンクリート管 50N-2種 AW4 接続管 (JC-JB) -1.200x1.200	2	No. 132, 209 接続管
下水道推進工用鉄筋コンクリート管 70N-2種 AW4 JB-1.200x1.200	9	
下水道推進工用鉄筋コンクリート管 70N-2種 AW4 JB-1.200x1.200N	1	No. 401 現場切断

呼び名	数量	備考
下水道推進工用鉄筋コンクリート管 外圧1種 JA 50N/mm2-0.800x1.200	11	
下水道推進工用鉄筋コンクリート管 外圧1種 JA 50N/mm2-0.800x1.200	1	No. 1 現場切断

訂正後

【参考図】

新潟市公共下水道

排水区名 鳥屋野排水区雨水バイパス管5他 下水道工事

工事名 鳥屋野排水区雨水バイパス管5他 下水道工事

図面名称 推進管割付平面図

縮尺 NONE 調 年 月 日 令和 年 月 日

所 補 係 設 図 参
長 佐 長 計 番 号
面 号 参考-2

新潟市下水道部東部地域下水道事務所